


Xo - oprawa modułowa, świetlowna WYDZIAŁ MATEMATYKI I INFORMATYKI
montowana w sufitach podwieszanych (3 szt)


gn - gniazdo wtykowe hermetyczne (szt. 1)

Wo - wtygarnik oświetlenia cęgi tarczowej

TBO-5 - istniejąca tablica rozdzielcza do wykonania
instalacji oświetlenia i gniazd podłączyć
do tablicy TBO-5 (parter)

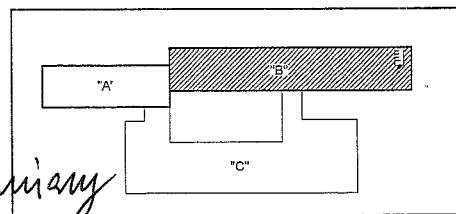

1

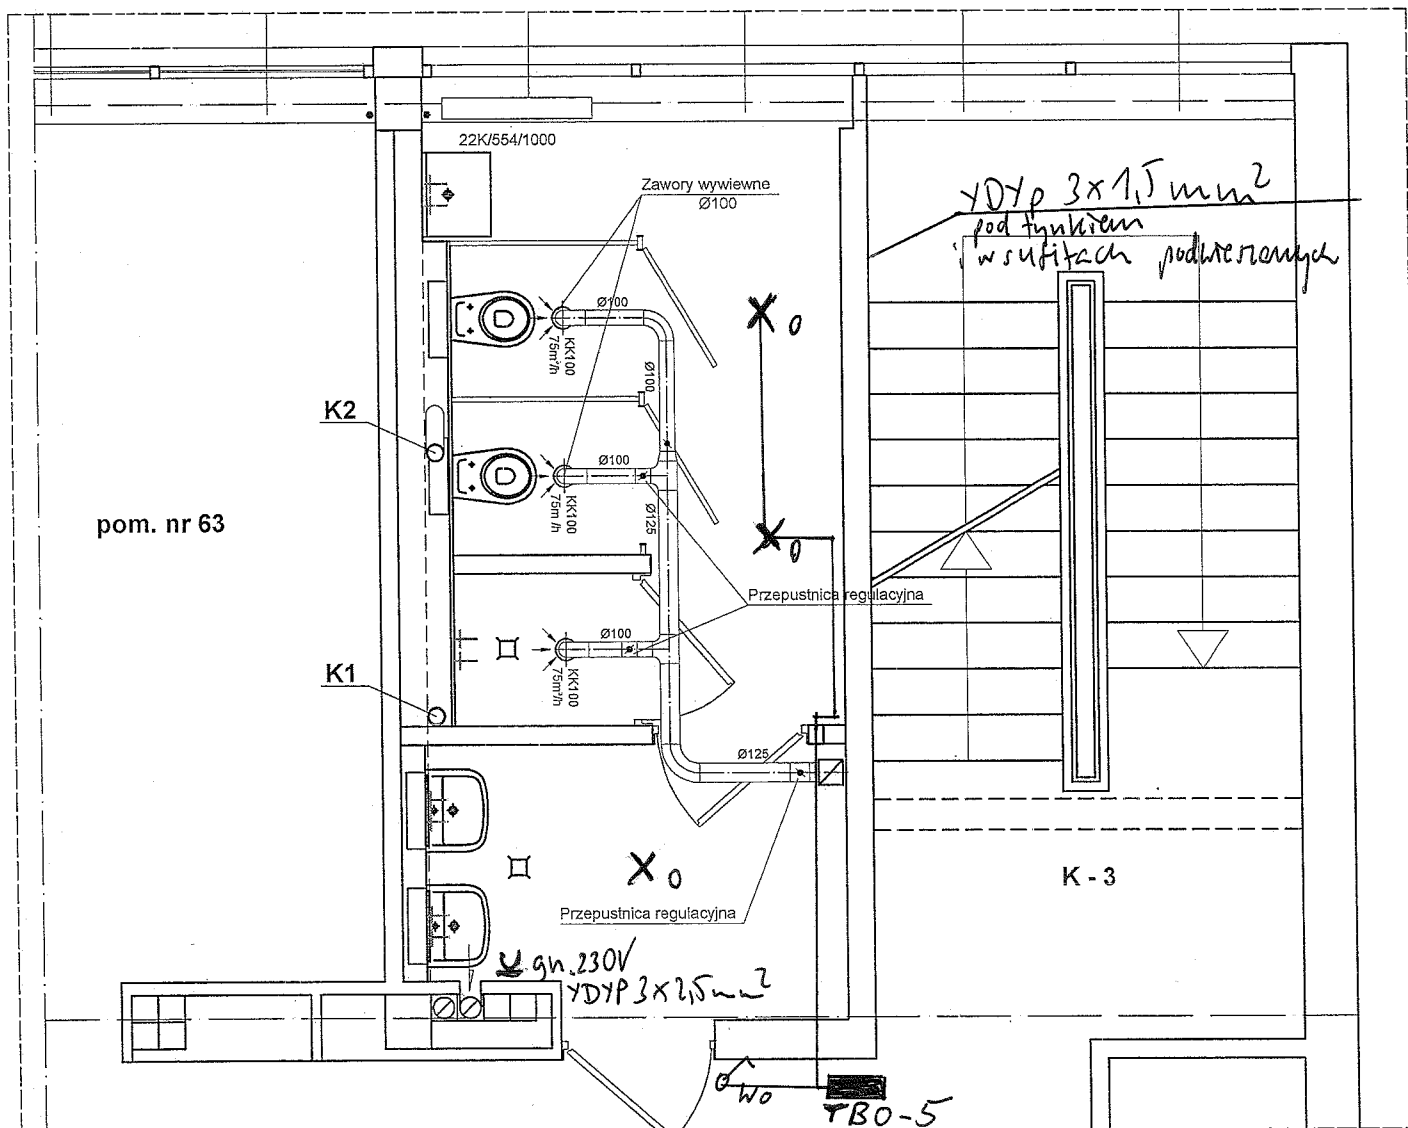

INSTALACJA OŚWIETLENIA I GNIAZD

UWAGA

w pom. nr 63 zamontować:

- 1) regulator transformatorowy REU
- 2) zegar sterujący

miejsce montażu uzgodnić
z Użytkownikiem

Inspektor Nadzoru Inwestorskiego
Uniwersytetu Gdańskiego
branża elektrycznej
Tadeusz Niemczak
nr upr. GD/3114/87

UNIwersYTET GDAŃSKI DZIAŁ INWESTYCJI I ROZWOJU ul. BAZAŃSKIEGO 1a 80-952 GDAŃSK		INWESTOR UNIwersYTET GDAŃSKI UL. BAZAŃSKIEGO 1a 80-952 GDAŃSK	
NAZWA PROJEKTU PROJEKT BUDOWLANO - WYKONAWCZY REMONTU PIONU WĘZŁÓW WC BUDYNEK B		OBIEKT WYDZIAŁ MATEMATYKI, FIZYKI I INFORMATYKI GDAŃSK, UL. WITA STWOSZA 57	
NAZWA RYSUNKU PROJEKT WENTYLACJI MECHANICZNEJ parter + elektryczna			
PROJEKTANT mgr inż. PIOTR MUSZ upr. bud nr 486/01/DUW	PODPIS 	BRANŻA SANITARNA	NR RYS W-1 Pr.
PROJEKTANT		SKALA 1:50	DATA 04.2011

X₀ - oprawa modułowa, świetlowna montowana w sufitach podciąganych (str. 3)



gn - gniazdo wtykowe hermetyczne (str. 1)

wo - wyłącznik oświetlenia całej klatki

TBO-13 - istniejąca tablica rozdzielcza doprowadzająca instalację oświetlenia i gniazd podłączonych do tablicy TBO-13 (I piętro)

WYDZIAŁ MATEMATYKI I INFORMATYKI

2

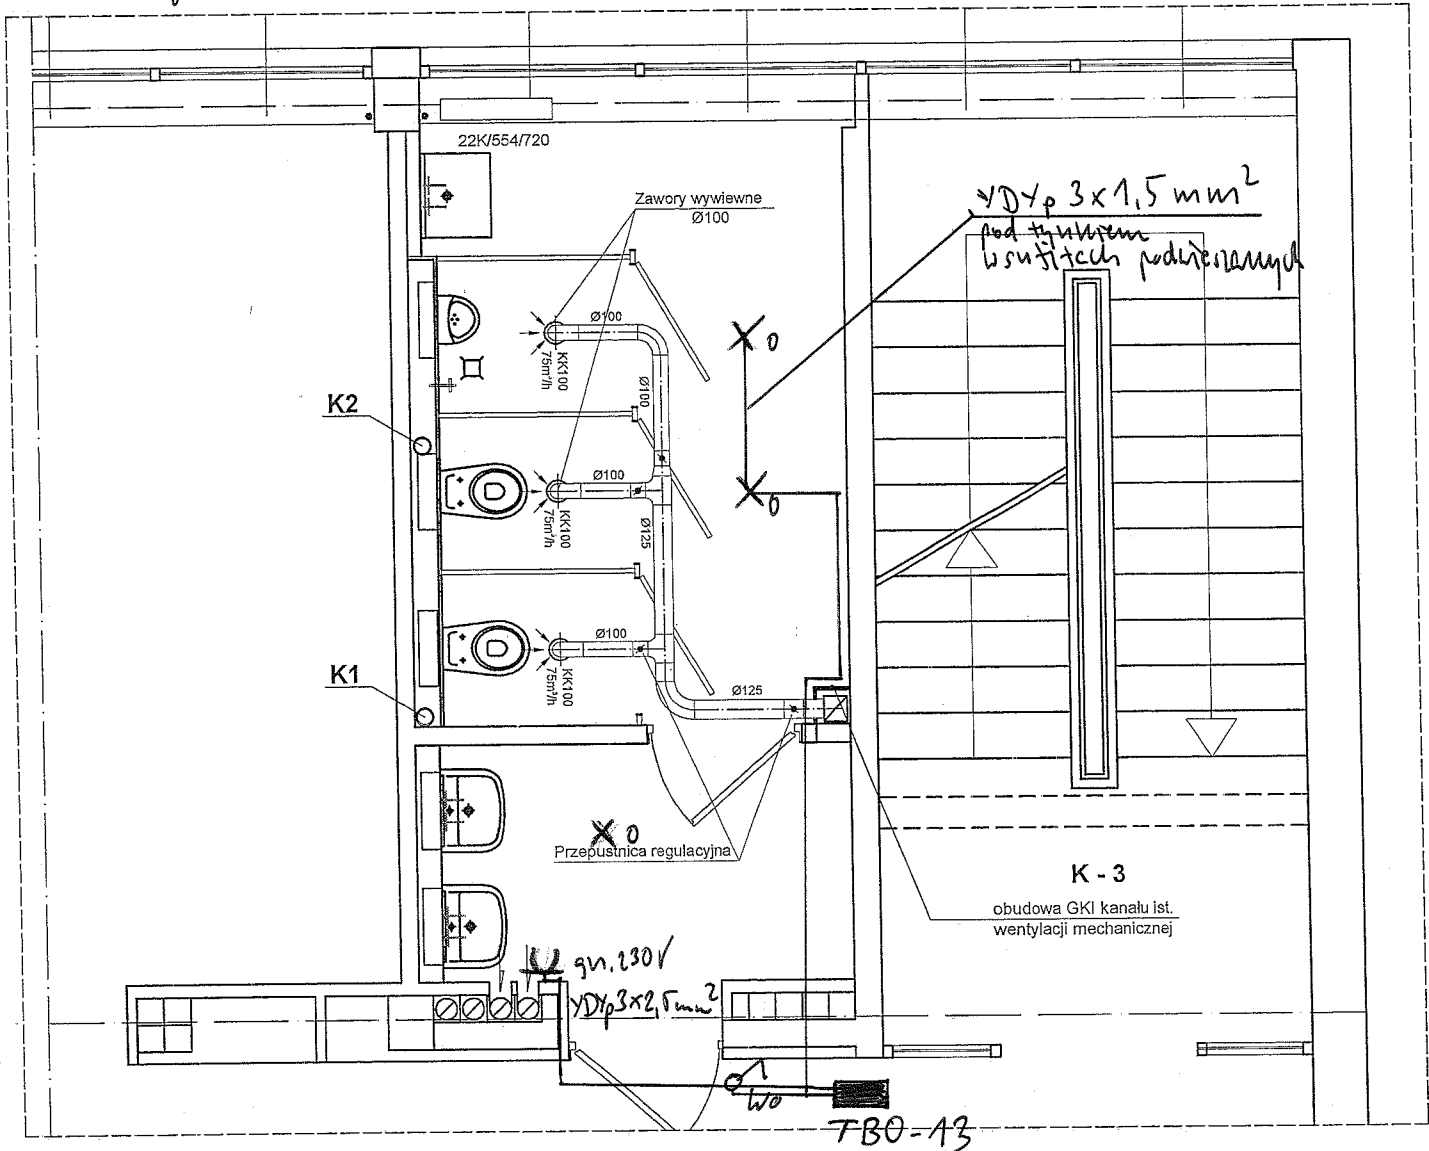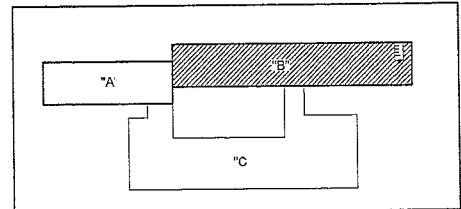

INSTALACJA OŚWIETLENIA I GNIAZD



Inspektor Nadzoru Inwestorskiego
Uniwersytetu Gdańskiego
branża elektrycznej
Tadeusz Niemczak
nr upr. GD/3114/87

UNIwersYTET Gdański DZIAŁ INWESTYCJI I ROZWOJU ul. BAZYŃSKIEGO 1a 80-952 Gdańsk		INWESTOR UNIwersYTET Gdański UL. BAZYŃSKIEGO 1a 80-952 Gdańsk	
NAZWA PROJEKTU PROJEKT BUDOWLANO - WYKONAWCZY REMONTU PIONU WĘZŁÓW WC BUDYNEK B		OBIEKT WYDZIAŁ MATEMATYKI, FIZYKI I INFORMATYKI Gdańsk, ul. Wita Stwosza 57	
NAZWA RYSUNKU PROJEKT WENTYLACJI MECHANICZNEJ I piętro + <u>elektryczne</u>			
PROJEKTANT mgr inż. PIOTR MUSZ upr. bud nr 486/01/DUW	PODPIS 	BRANŻA SANITARNA	
PROJEKTANT		SKALA 1:50 DATA 04.2011	NR RYS W- 2 Pr.

X0 - oprawy modułowa świetlne WYDZIAŁ MATEMATYKI I INFORMATYKI
montowane w sufitach podkierowniczych (str. 3)

gn. - gniazda wtykowe hermetyczne (str. 1)

W0 - wyczerpnik oświetlenia całej klatki
TBO-21 - instalacja tablice rozdzielcza (porostaje)
instalacja oświetlenia i gniazd podgrypi
do tablicy TBO-21 (II piętro)

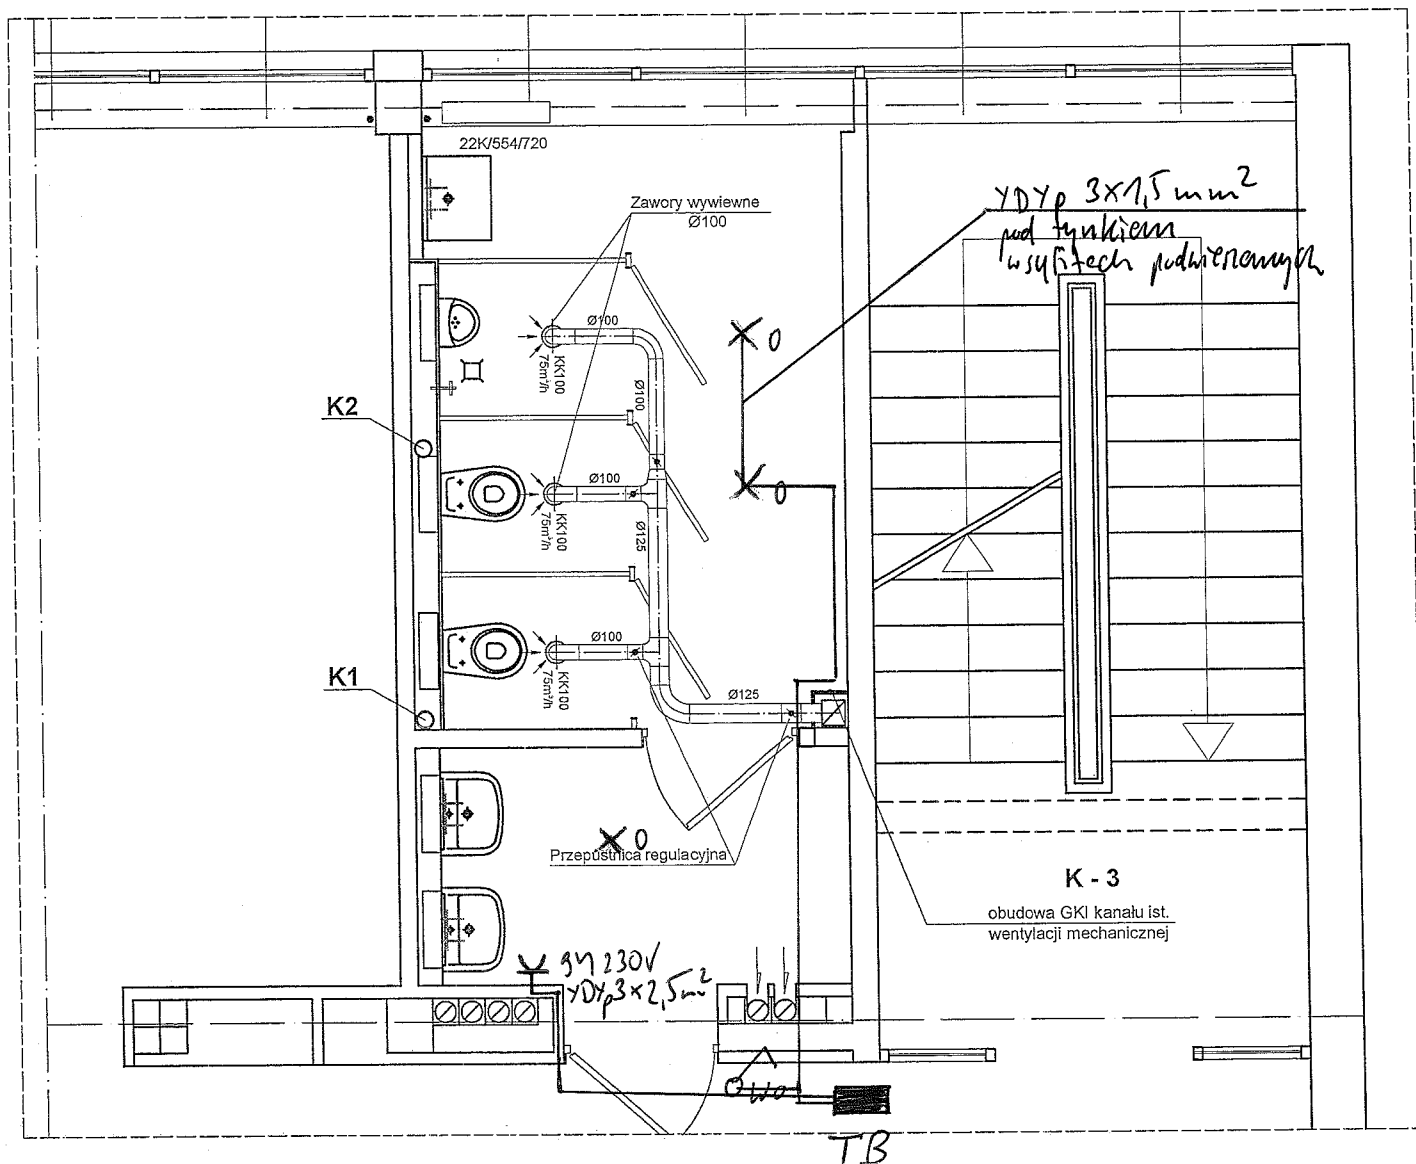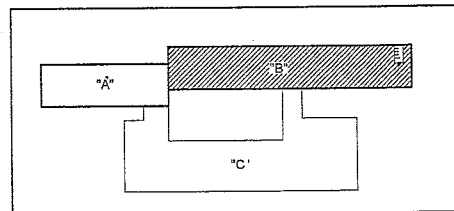

INSTALACJA OŚWIETLENIA I GNIĄZD

Inspektor Nadzoru Inwestorskiego
Uniwersytetu Gdańskiego
branża elektrycznej
Tadeusz Niemczak
nr upr. GD/3114/87




UNIwersytet Gdański DZIAŁ INWESTYCJI I ROZWOJU ul. BAZYŃSKIEGO 1a 80-952 GDAŃSK		INWESTOR UNIwersytet Gdański UL. BAZYŃSKIEGO 1a 80-952 GDAŃSK	
NAZWA PROJEKTU PROJEKT BUDOWLANO - WYKONAWCZY REMONTU PIONU WĘZŁÓW WC BUDYNEK B		OBIEKT WYDZIAŁ MATEMATYKI, FIZYKI I INFORMATYKI GDAŃSK, UL. WITA STWOSZA 57	
NAZWA RYSUNKU PROJEKT WENTYLACJI MECHANICZNEJ II piętro + elektryczne			
PROJEKTANT mgr inż. PIOTR MUSZ upr. bud nr 486/01/DUW	PODPIS 	BRANŻA SANITARNA	
PROJEKTANT		SKALA 1:50	NR RYS. W-3 Pr.
		DATA 04.2011	

Xo - oprawa modułowa świetlna
montowana w sufitach podwieszonych (str. 3)

gn. - gniazdo wtykowe hermetyczne

Wb - wyłącznik oświetlenia całej tarasówki

 TBO-29 - istniejąca tablica rozdzielcza - doprowadzić instalacje oświetlenia i gniazd podłączając do tablicy TBO-29 (III piętro)

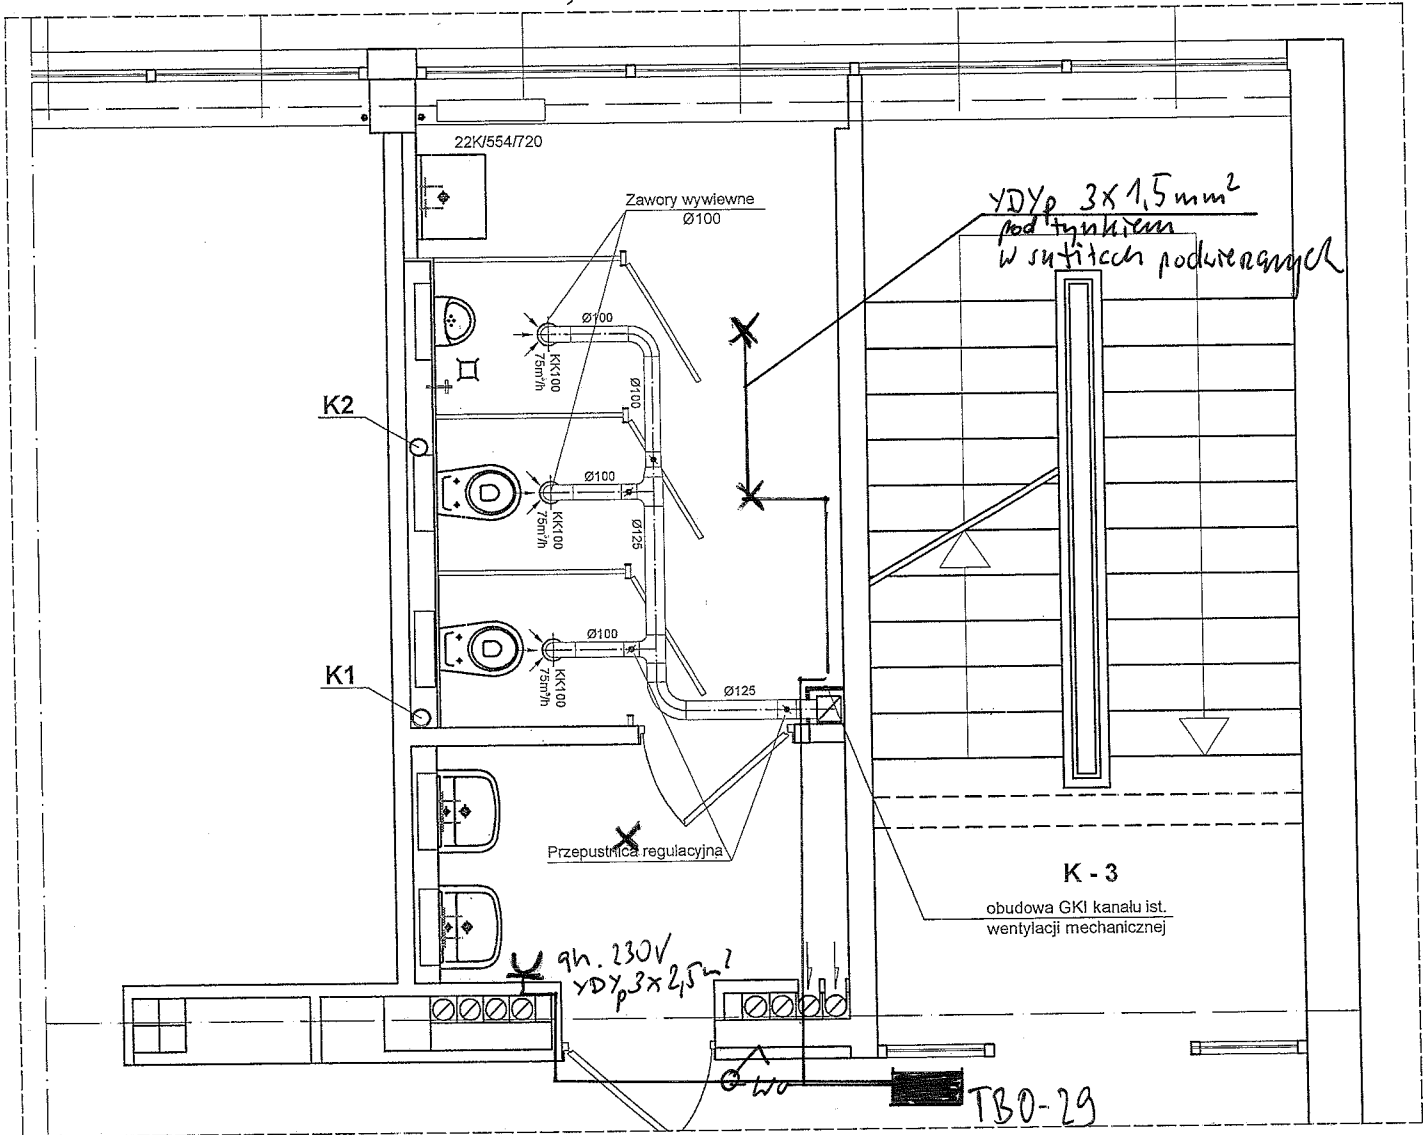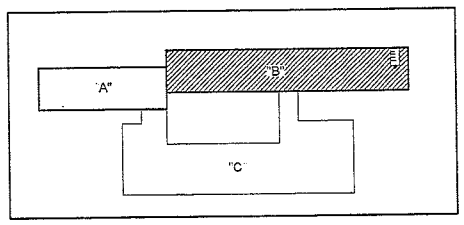

INSTALACJA OŚWIETLENIA I GNIAZD

UWAGA

nad kondygnacją III piętra
w nadbudowie technicznej
zamontować wentylator do kanałów
okrągłych typu K200L

montaż nowego wentylatora
w miejscu dotychczasowego

inspektor Nadzoru Inwestorskiego
Uniwersytetu Gdańskiego
branża elektrycznej
Tadeusz Niemczak
nr opr. GD/3114/87

UNIwersyTET GDAŃSKI DZIAŁ INWESTYCJI I ROZWOJU ul.BAŻYŃSKIEGO 1a 80-952 GDAŃSK		INWESTOR UNIwersyTET GDAŃSKI UL. BAŻYŃSKIEGO 1a 80-952 GDAŃSK	
NAZWA PROJEKTU PROJEKT BUDOWLANO - WYKONAWCZY REMONTU PIONU WĘZŁÓW WC BUDYNEK B		OBIEKT WYDZIAŁ MATEMATYKI, FIZYKI I INFORMATYKI GDAŃSK, UL. WITA STWOSZA 57	
NAZWA RYSUNKU PROJEKT WENTYLACJI MECHANICZNEJ III piętro + elektryczne			
PROJEKTANT mgr inż. PIOTR MUSZ upr. bud nr 486/01/DUW		PODPIS BRANŻA SANITARNA	
PROJEKTANT		SKALA 1:50	
		DATA 04.2011	
		NR RYS W- 4 Pr.	



inspektor Nadzoru Inwestorskiego
Uniwersytetu Gdańskiego
branży Elektrycznej

Tadeusz Niemczak
nr upr. GD/3114/87

Tabl. Rordr. na IIP. - TBO-21 - pozostałe