
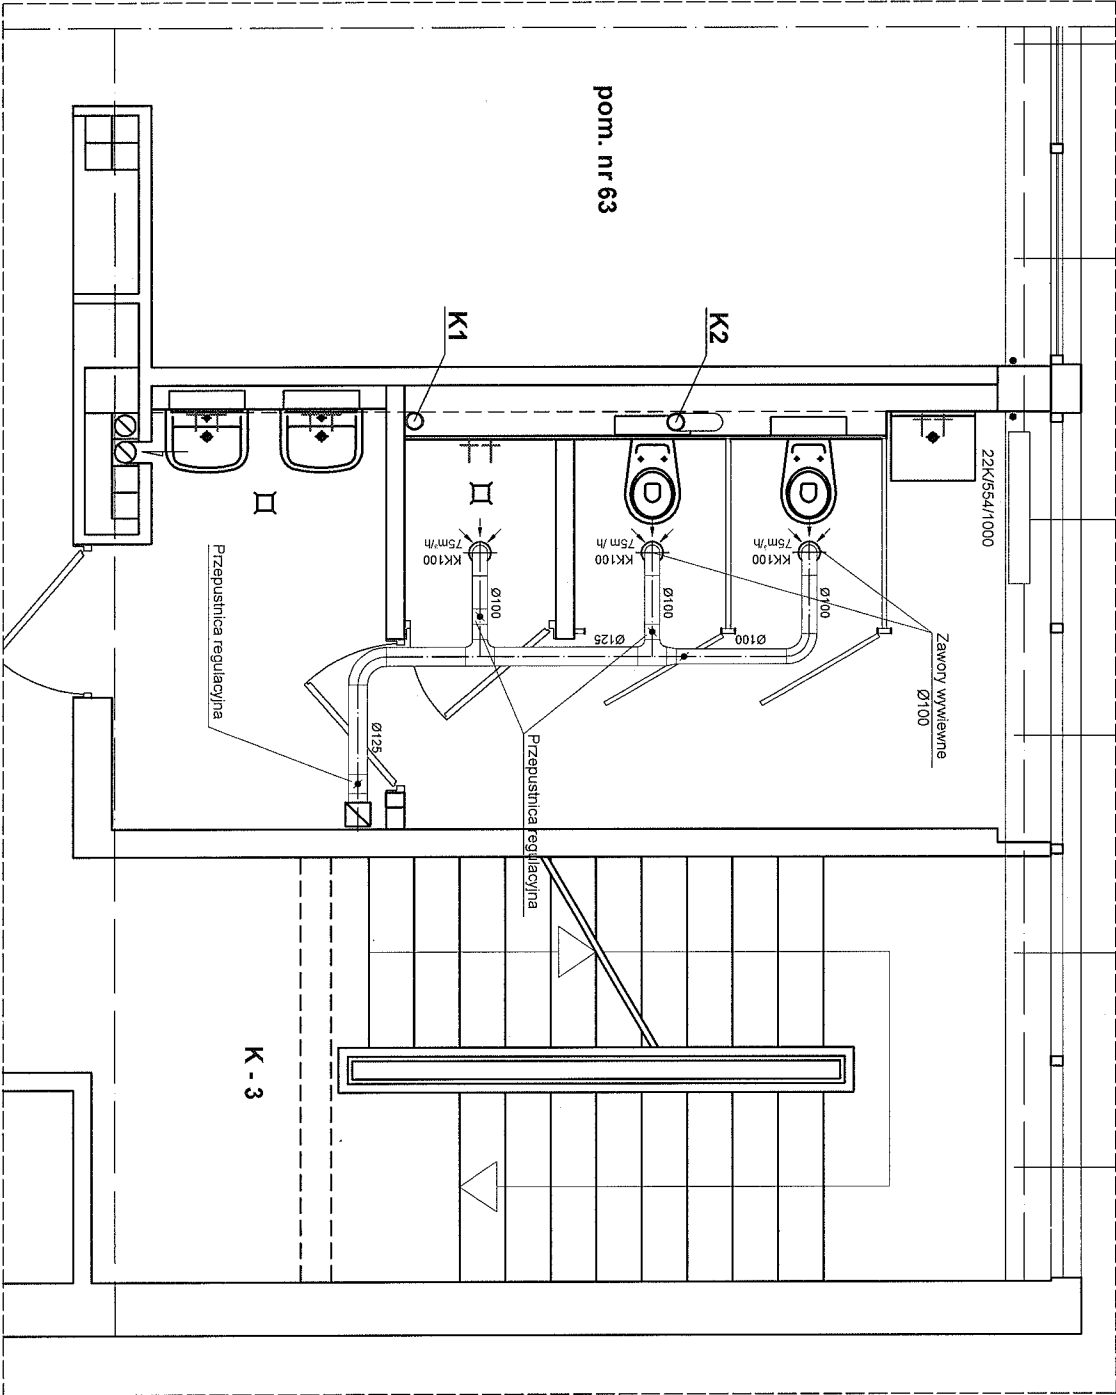


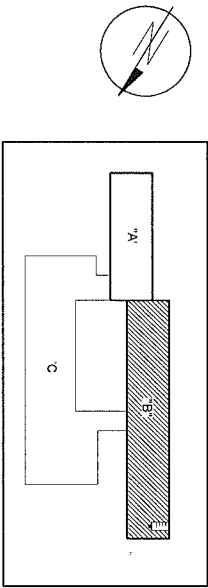



UWAGA

w pom. nr 63 zamontować:

- 1) regulator transformatorowy REU
- 2) zegar sterujący



miejsce montażu uzgodnić z Użytkownikiem

UNIWERSYTET GDAŃSKI DZIAŁ INWESTYCJI I ROZWOJU ul. BAZYŃSKIEGO 1a 80-952 GDAŃSK		INWESTOR UNIWERSYTET GDAŃSKI UL. BAZŃSKIEGO 1a 80-952 GDAŃSK	
NAZWA PROJEKTU PROJEKT BUDOWLANO - WYKONAWCZY REMONTU PIONU WĘZŁÓW WC BUDYNEK B		OBJEKT WYDZIAŁ MATEMATYKI, FIZYKI I INFORMATYKI GDAŃSK, UL. WITA STWOSZA 57	
NAZWA RYSUNKU PROJEKT WENTYLACJI MECHANICZNEJ parter			
PROJEKTANT mgr inż. PIOTR MUSZ upr. bud nr 48801DUW	PODRS 	BRANŻA SANITARNA	NR RYS W-1 Pr.
PROJEKTANT		SKALA 1:50	DATA 04.2011

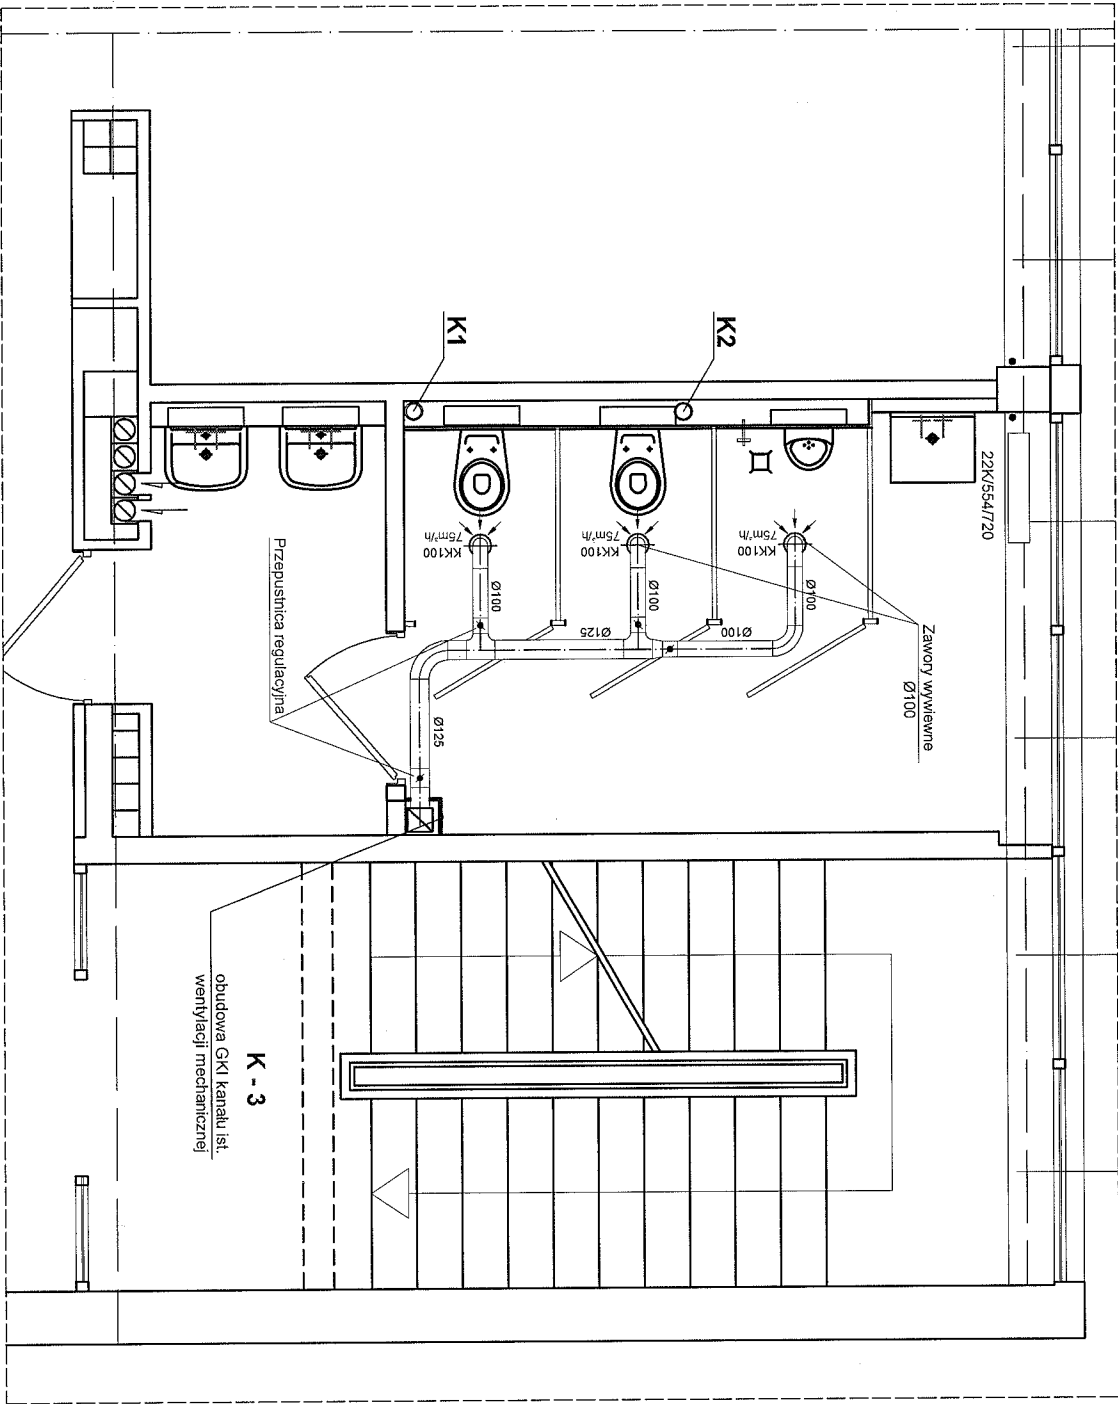
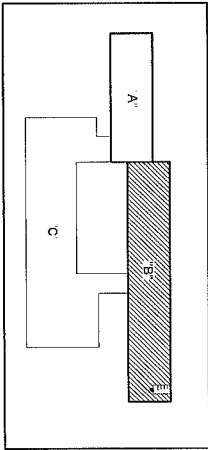


INWESTOR UNIWERSYTET GDAŃSKI UL. BAŻYŃSKIEGO 1a 80-952 GDAŃSK		UNIWERSYTET GDAŃSKI DZIAŁ INWESTYCJI I ROZWOJU ul. Bażyńskiego 1a 80-952 Gdańsk	
OBJEKT WYDZIAŁ MATEMATYKI, FIZYKI I INFORMATYKI GDAŃSK, UL. WITA STWOSZA 57		NAZWA PROJEKTU PROJEKT BUDOWLANO - WYKONAWCZY REMONTU PIONU WĘZŁÓW WC BUDYNEK B	
NAZWA RYSUNKU PROJEKT WENTYLACJI MECHANICZNEJ I piętro		PROJEKTANT mgr inż. PIOTR MŁYSZ upr. bud inż 488/01/DUW	
BRANŻA SANITARNA		PODPIS 	
SKALA 1:50		PROJEKTANT	
NR RYS. W-2 Pr.		DATA 04.2011	

WYDZIAŁ MATEMATYKI I INFORMATYKI

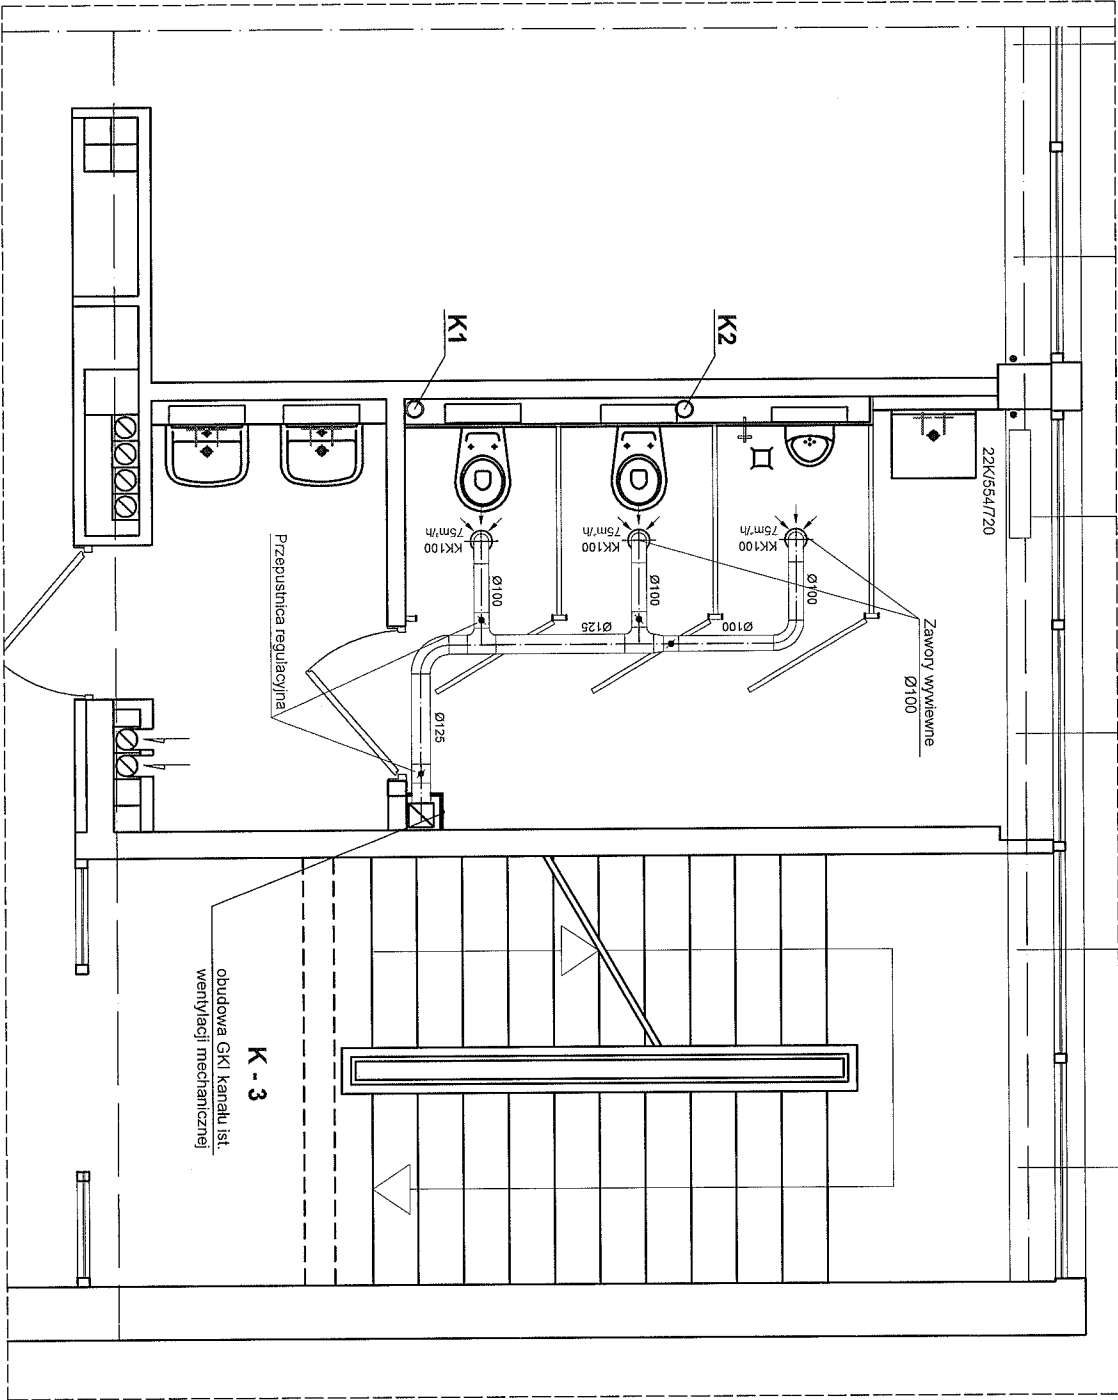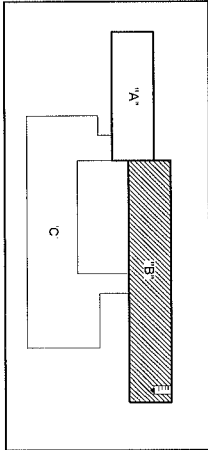

INWESTOR UNIWERSYTET GDAŃSKI UL. BAZAŃSKIEGO 1a 80-952 GDAŃSK		PROJEKTANT mgr inż. PIOTR MUSZ upr. bud nr 488/01/DJW PROJEKTANT	
NAZWA PROJEKTU UNIWERSYTET GDAŃSKI DZIAŁ INWESTYCJI I ROZWOJU 80-952 GDAŃSK		PODPIS 	
PROJEKT BUDOWLANO - WYKONAWCZY REMONTU PIONU WĘZŁÓW WC BUDYNEK B		BRANŻA SANITARNA	
OBJEKT WYDZIAŁ MATEMATYKI, FIZYKI I INFORMATYKI GDAŃSK, UL. WITA STWOSZA 57		SKALA 1:50 NR RIS W-3 Pr.	
NAZWA RYSUNKU PROJEKT WENTYLACJI MECHANICZNEJ II piętro		DATA 04.2011	

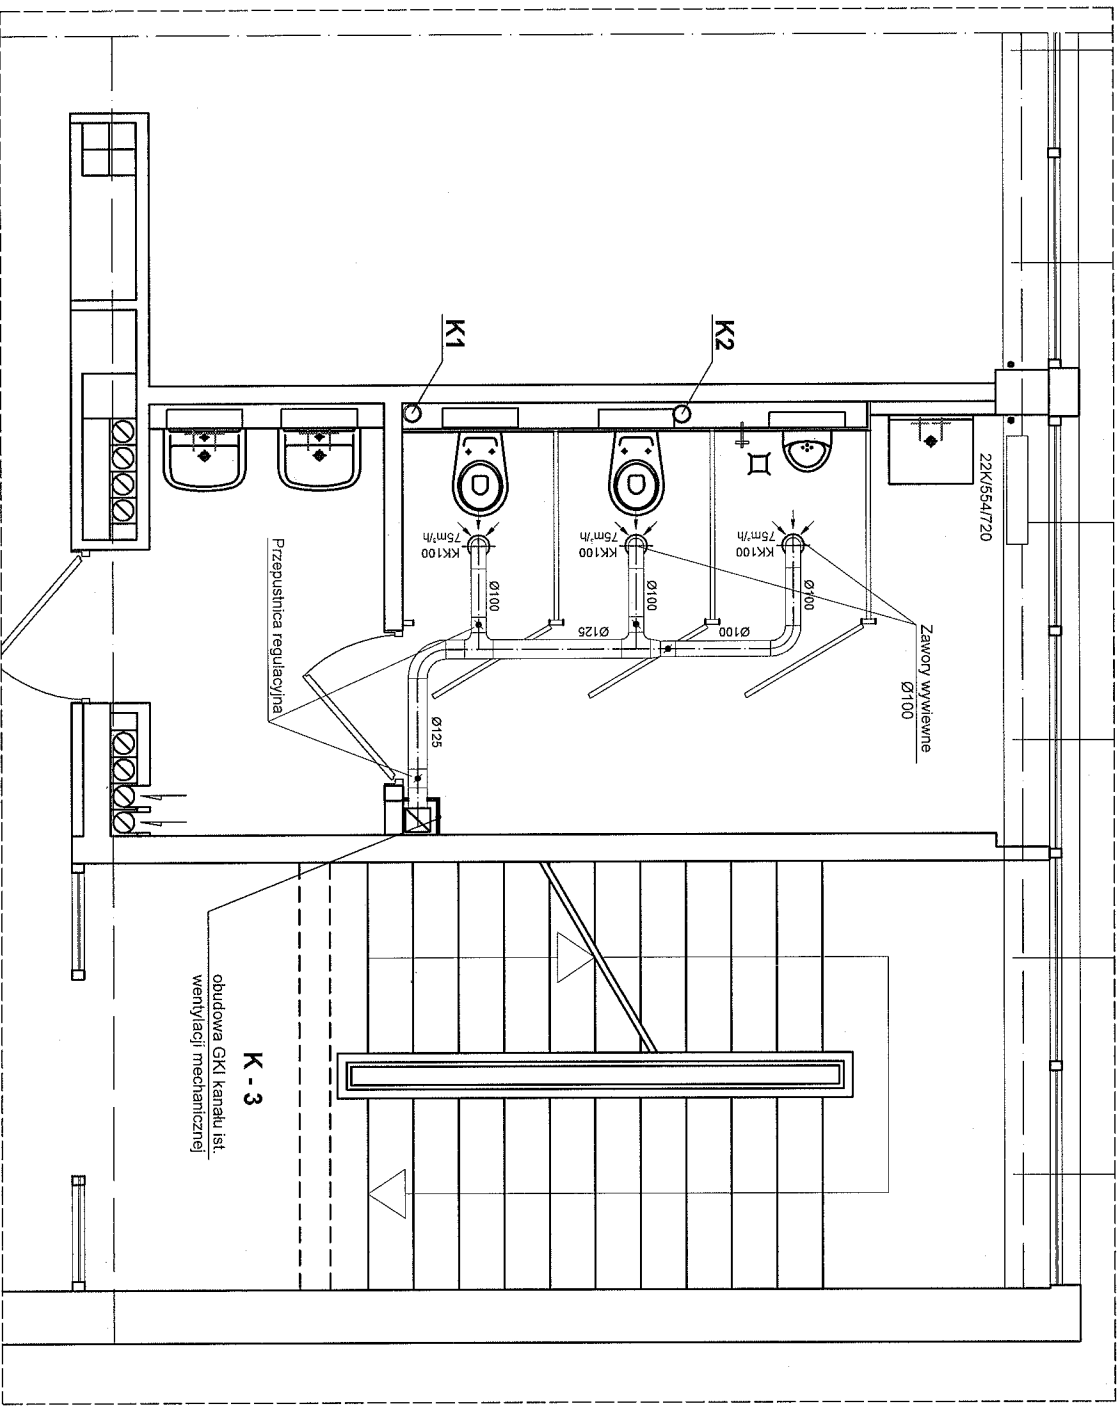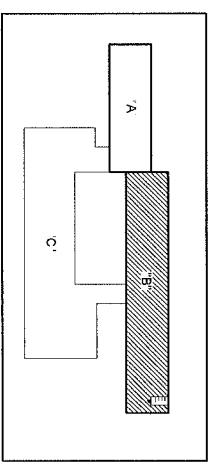

UWAGA

nad kondygnacją III piętra
w nadbudowie technicznej
zamontować wentylator do kanałów
okrągłych typu K200L

montaż nowego wentylatora
w miejscu dotychczasowego

UNIWERSYTET GDAŃSKI DZIAŁ INWESTYCJI I ROZWOJU ul. BAŻYŃSKIEGO 1a 80-952 GDAŃSK		INWESTOR UNIWERSYTET GDAŃSKI ul. BAŻYŃSKIEGO 1a 80-952 GDAŃSK	
NAZWA PROJEKTU PROJEKT BUDOWLANO - WYKONAWCZY REMONTU PIONU WĘZŁÓW WC BUDYNEK B		OBIEKT WYDZIAŁ MATEMATYKI, FIZYKI I INFORMATYKI GDAŃSK, ul. WITA STWOSZA 57	
NAZWA RYSUNKU PROJEKT WENTYLACJI MECHANICZNEJ III piętro			
PROJEKTANT mgr inż. PIOTR MUSZ upr. bud nr 48801/DUW PROJEKTANT	PODPIS 	BRANŻA SANITARNA	NR RYS. W-4 Pr.
SKALA 1:50	DATA 04.2011		