

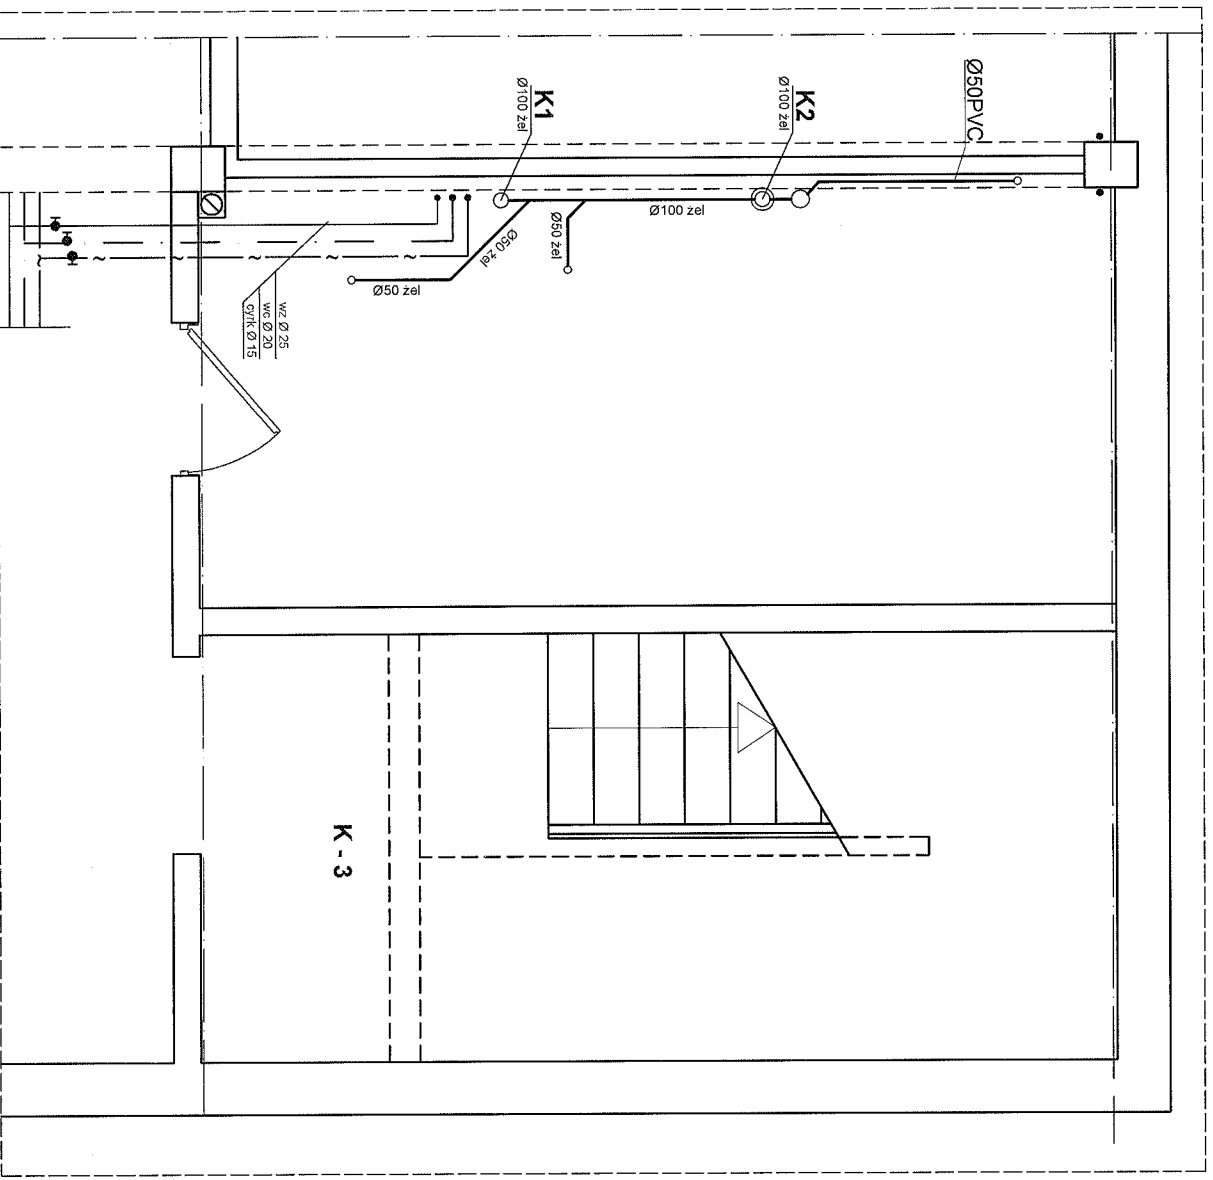
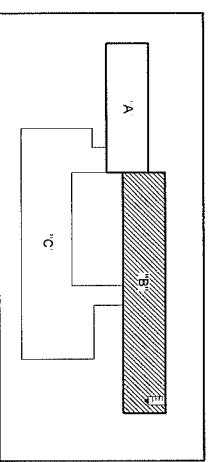



WYDZIAŁ MATEMATYKI I INFORMATYKI

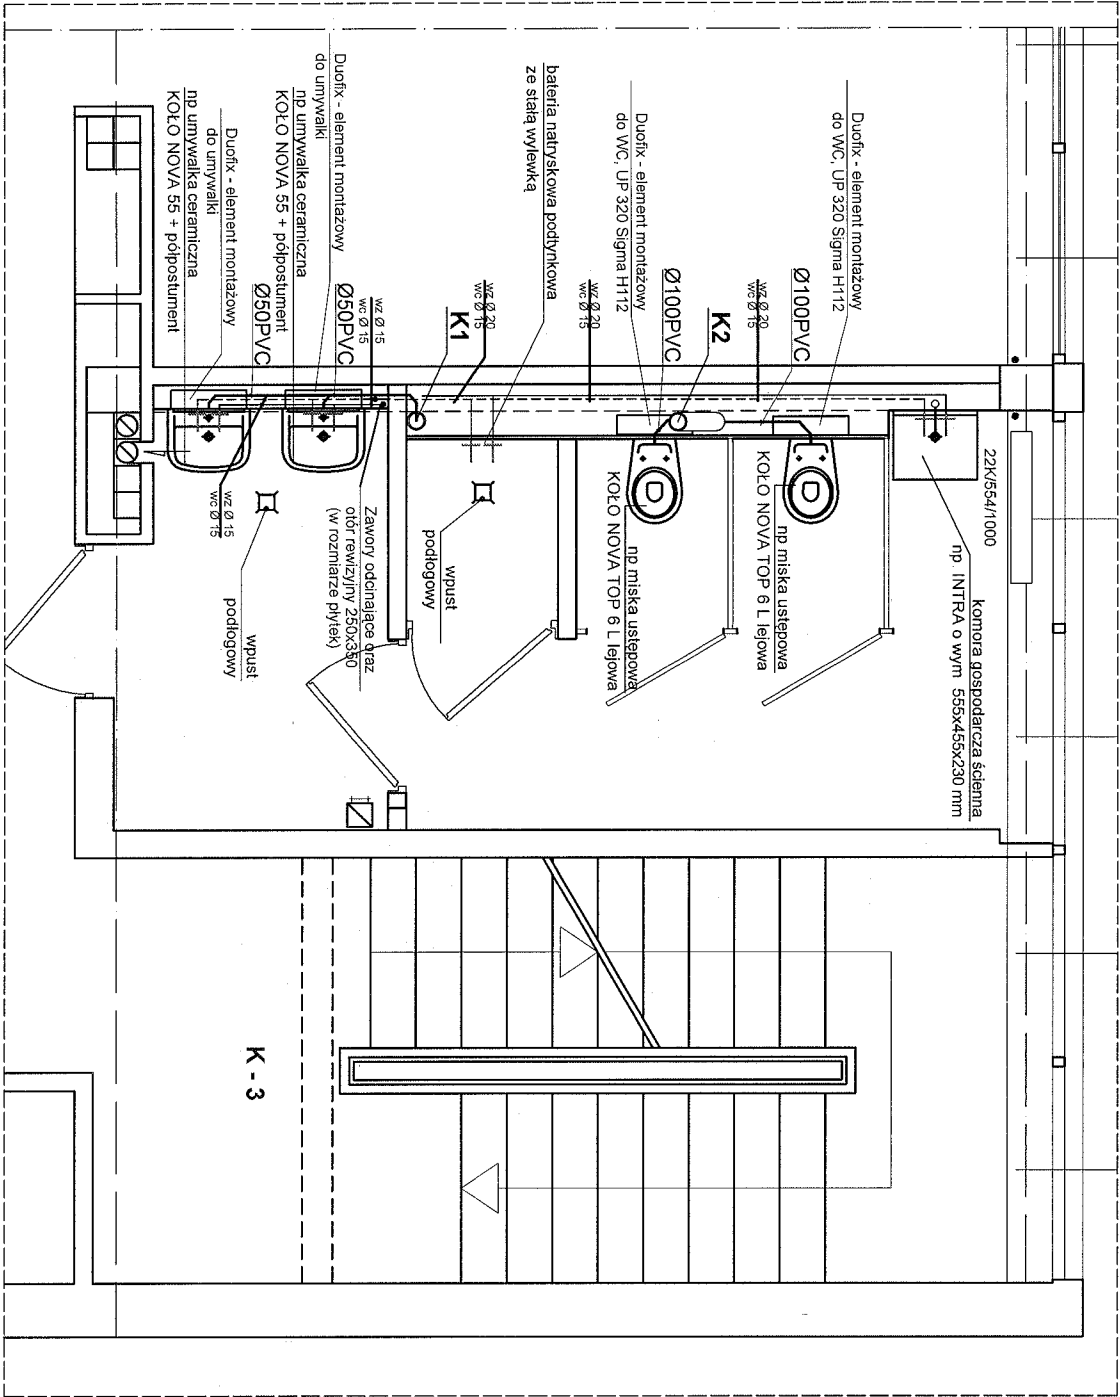


UNIWERSYTET GDAŃSKI DZIAŁ INWESTYCJI I ROZWOJU ul. BAŻYŃSKIEGO 1a 80-952 GDAŃSK		INWESTOR UNIWERSYTET GDAŃSKI UL. BAŻYŃSKIEGO 1a 80-952 GDAŃSK	
NAZWA PROJEKTU PROJEKT BUDOWLANO - WYKONAWCZY REMONTU PIŁONU WĘZŁÓW WC BUDYNIEK B		OBJEKT WYDZIAŁ MATEMATYKI, FIZYKI I INFORMATYKI GDAŃSK, UL. WITA STWOSZA 57	
NAZWA RYSUNKU PROJEKT INSTALACJI WOD-KAN, GRZEWCZA piwnica			
PROJEKTANT mgr inż. PIOTR MUSZ upr. bud. nr 4860/10/UW		BRANŻA SANITARNA	
PODPIS 		SKALA 1:50	
PROJEKTANT		DATA 04.2011	
		NR RYS. S-1 Pr.	

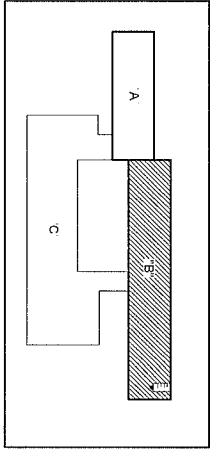



UNIVERSYTET GDAŃSKI DZIAŁ INWESTYCJI I ROZWOJU ul. BAZYŃSKIEGO 1a 80-952 GDAŃSK		INWESTOR UNIVERSYTET GDAŃSKI ul. BAZYŃSKIEGO 1a 80-952 GDAŃSK	
NAZWA PROJEKTU PROJEKT BUDOWLANO - WYKONAWCZY REMONTU PIONU WĘZŁÓW WC BUDYNEK B		OBJEKT WYDZIAŁ MATEMATYKI, FIZYKI I INFORMATYKI GDAŃSK, UL. WITA STWOSZA 57	
NAZWA RYSUNKU PROJEKT INSTALACJI WOD-KAN, GRZEWICZA parter			
PROJEKTANT mgr inż. PIOTR MUSZ upr. bud nr 48601/DUW	PODPIS 	BRANŻA SANITARNA	NR RYS. S-2 Pr.
PROJEKTANT		SKALA 1:50	DATA 04.2011

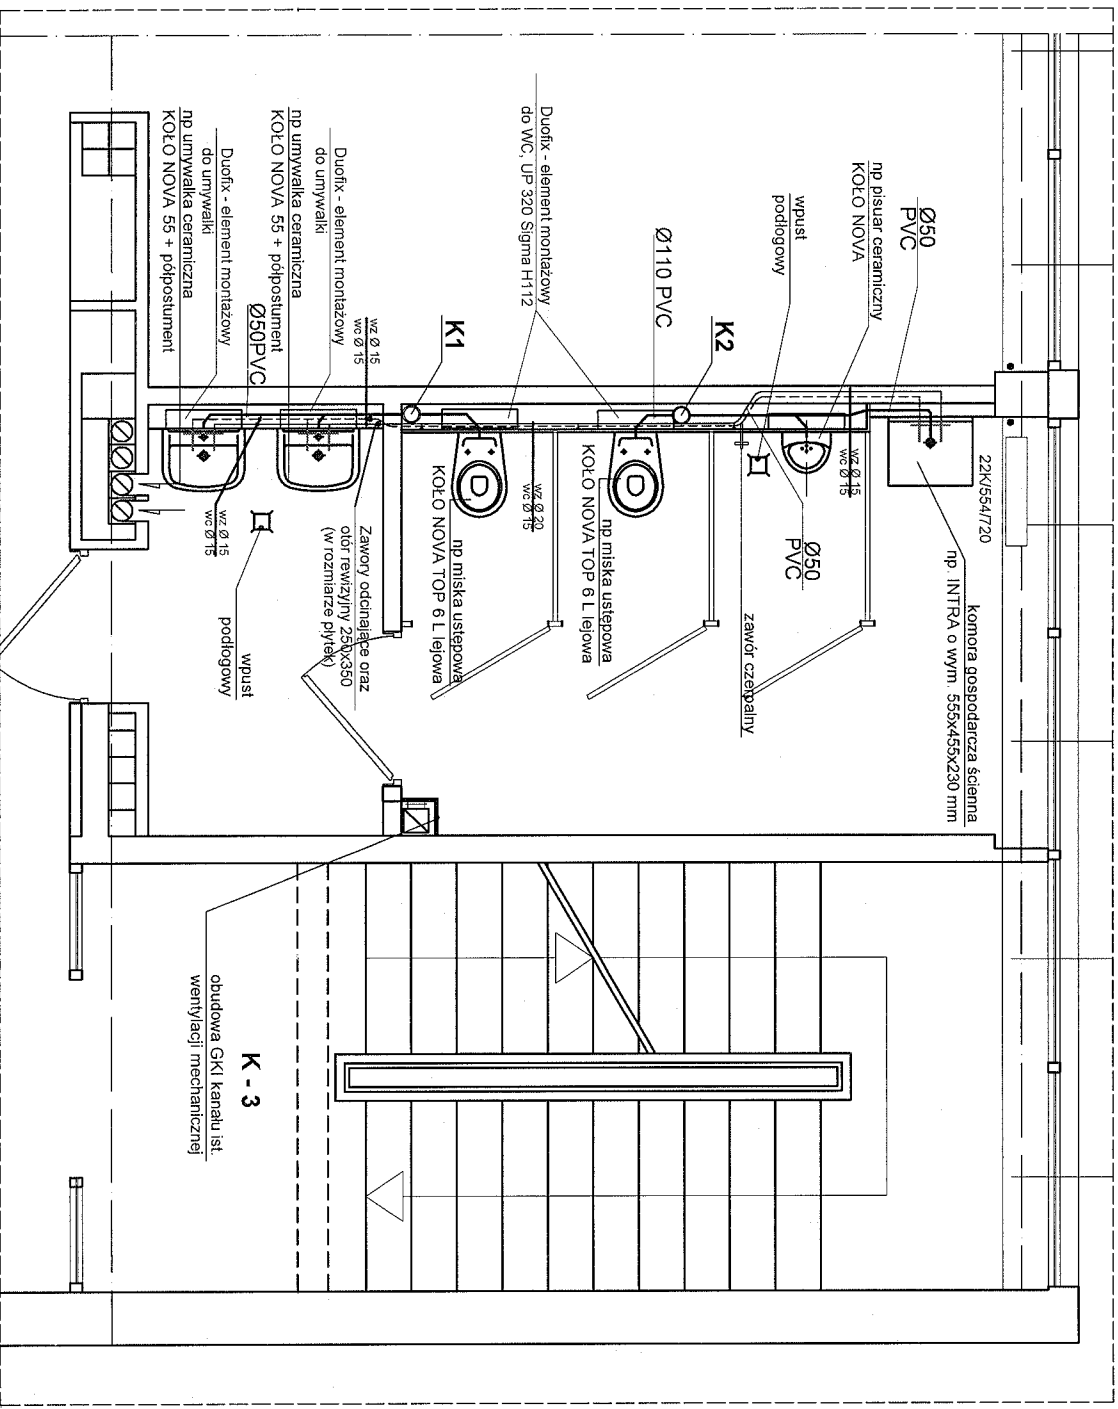


UNIWERSYTET GDAŃSKI DZIAŁ INWESTYCJI I ROZWOJU ul. BAŻNOŚCIEGO 1a 80-952 GDAŃSK		INWESTOR UNIWERSYTET GDAŃSKI ul. BAŻNOŚCIEGO 1a 80-952 GDAŃSK
NAZWA PROJEKTU PROJEKT BUDOWLANO - WYKONAWCZY REMONTU PIONU WZŁÓW WC BUDYNEK B		OBJEKT WYDZIAŁ MATEMATYKI, FIZYKI I INFORMATYKI GDAŃSK, ul. WITA STWOSZA 57
NAZWA RYSUNKU PROJEKT INSTALACJI WOD-KAN, GRZEWCZA I pietro		
PROJEKTANT mgr inż. PIOTR MUSZ upr. bud.in 488071/DUW	PODSZ 	BRANŻA SANITARNA
PROJEKTANT	SKALA 1:50	NR RYS. S-3 Pr.
	DATA 04.2011	

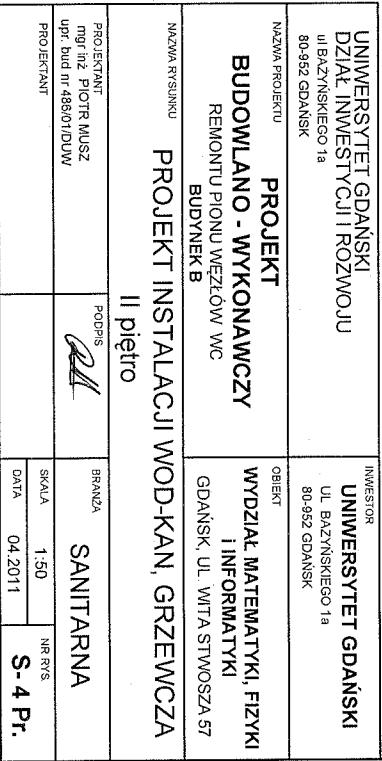

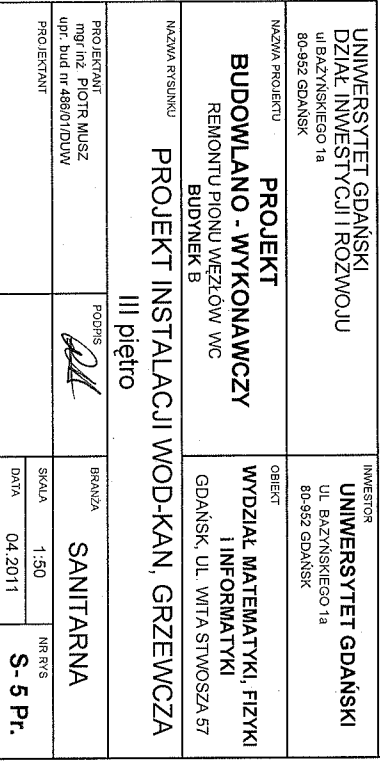

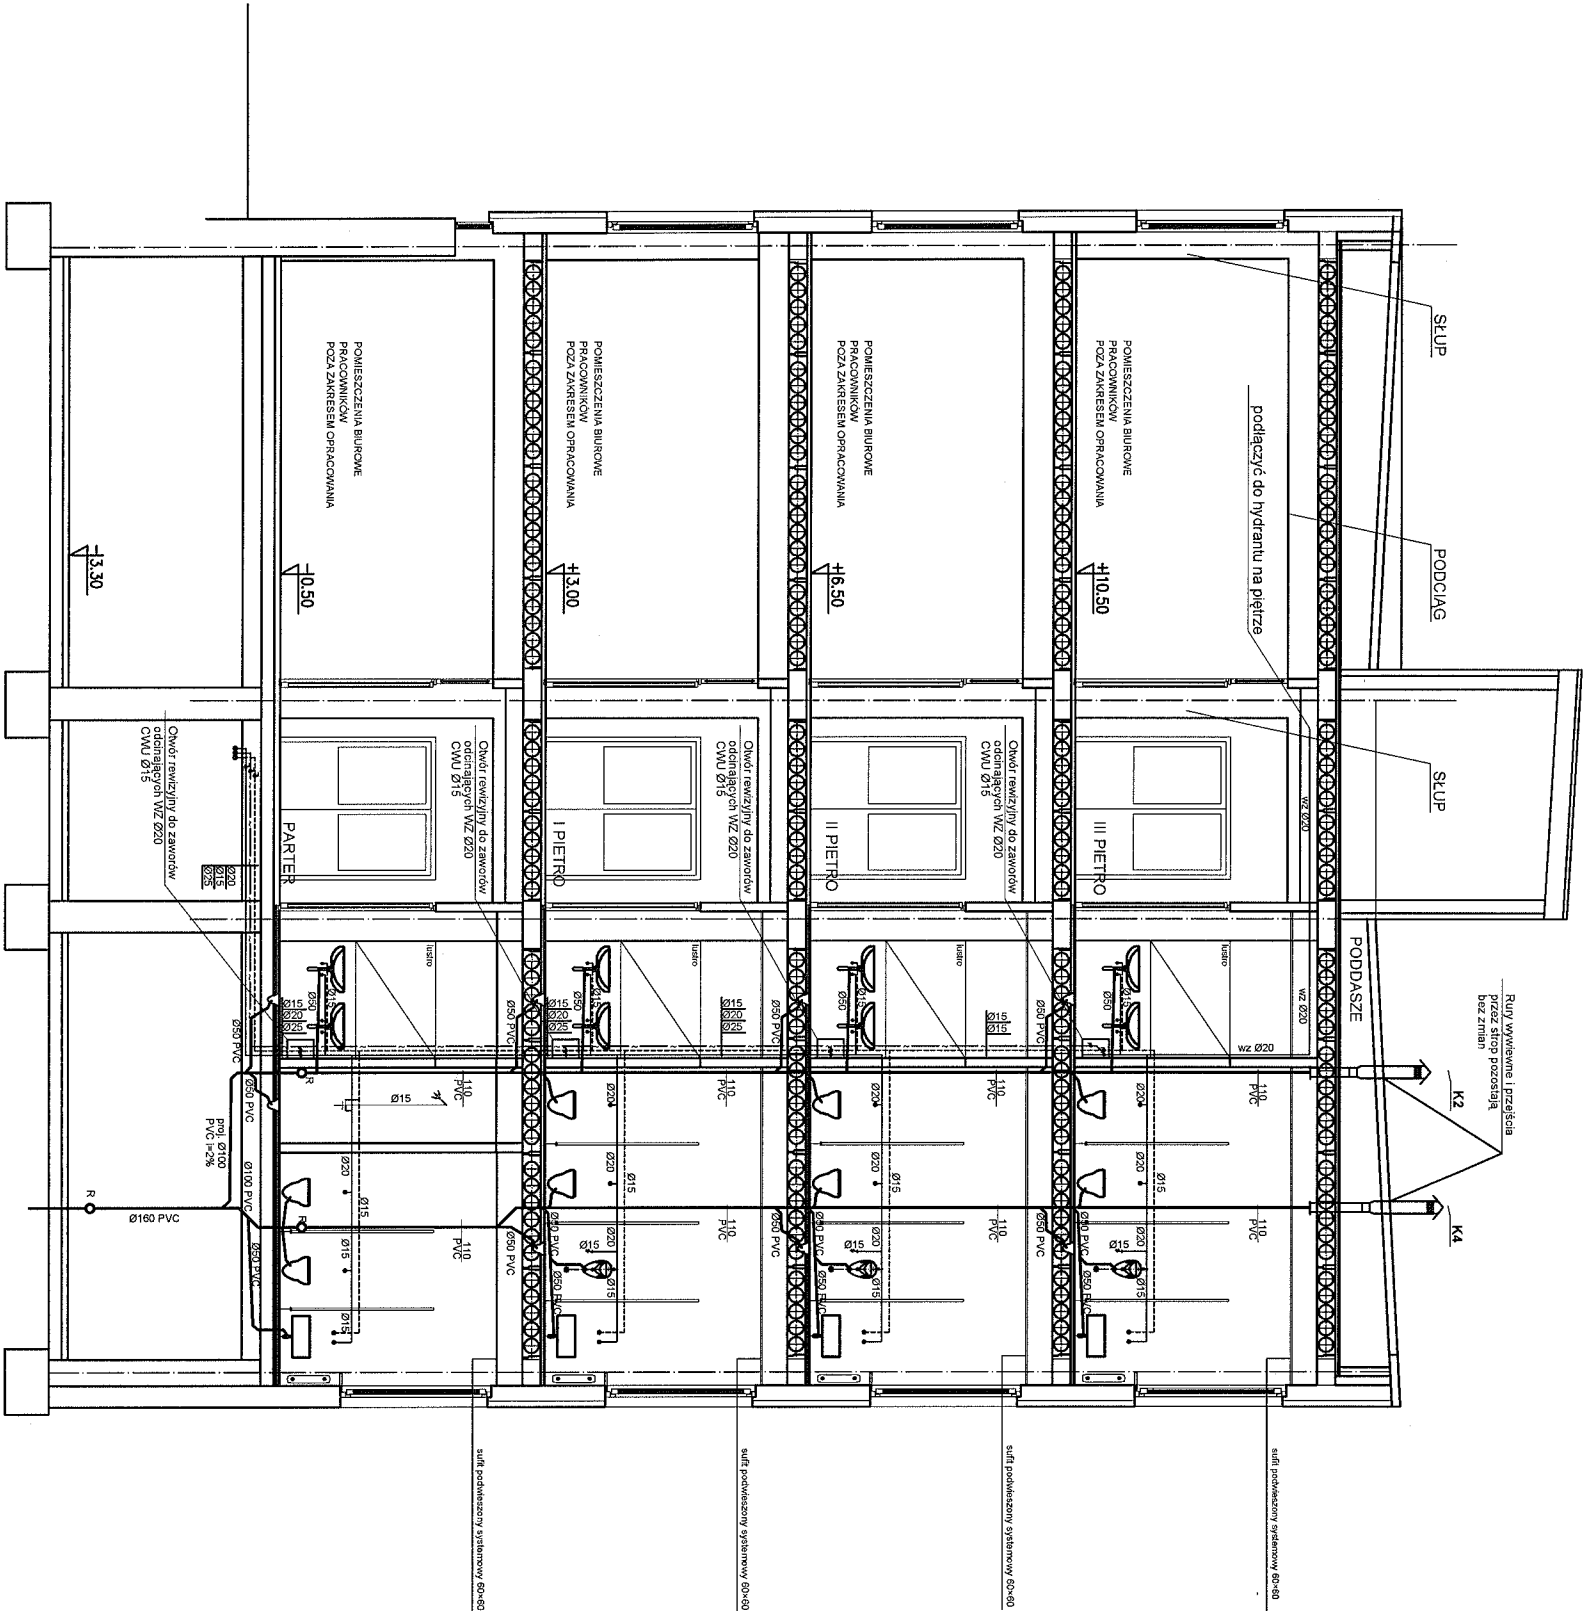

WYDZIAŁ MATEMATYKI I INFORMATYKI

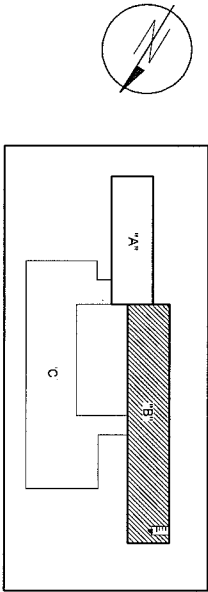

Średnice przewodów pod zabudową G-K - odniesienie średnic
Ø15 - PE-Xa 20x2,8 mm
Ø20 - PE-Xa 25x3,5 mm
Ø25 - PE-Xa 32x4,4 mm

UWAGA:
Na podejściu wodociagowym dla przewodów WZ i CWU zabudować zawory odcinające na każdej kondygnacji

**WSZYSTKIE WYMIARY SPRAWDZIĆ NA BUDOWIE
PRACE BUDOWLANE WYKONAC ZGODNIE ZE SZTUKA BUDOWLANA
I POLSKIMI NORMAMI**

UNIWERSYTET GDAŃSKI DZIAŁ INWESTYCJI I ROZWOJU 80-952 GDAŃSK		INWESTOR UNIWERSYTET GDAŃSKI UL. BAZYŃSKIEGO 1a 80-952 GDAŃSK	
NAZWA PROJEKTU PROJEKT BUDOWLANO - WYKONAWCZY REMONTU PIONU WĘZŁOW WC BUDYNEK B		OBIEKT WYDZIAŁ MATEMATYKI, FIZYKI I INFORMATYKI GDAŃSK, UL. WITA STWOSZA 57	
NAZWA RYSUNKU PROJEKT INSTALACJI WOD-KAN, GRZEWCA PRZEKRÓJ A-A			
PROJEKTANT mgr inż. PIOTR MUSZ upr. bud. nr 488/01/DJWJ	PODPIS 	BRANŻA SANITARNA	
PROJEKTANT		SKALA 1:100	NR RYS S-6 Pr.
		DATA 04.2011	