


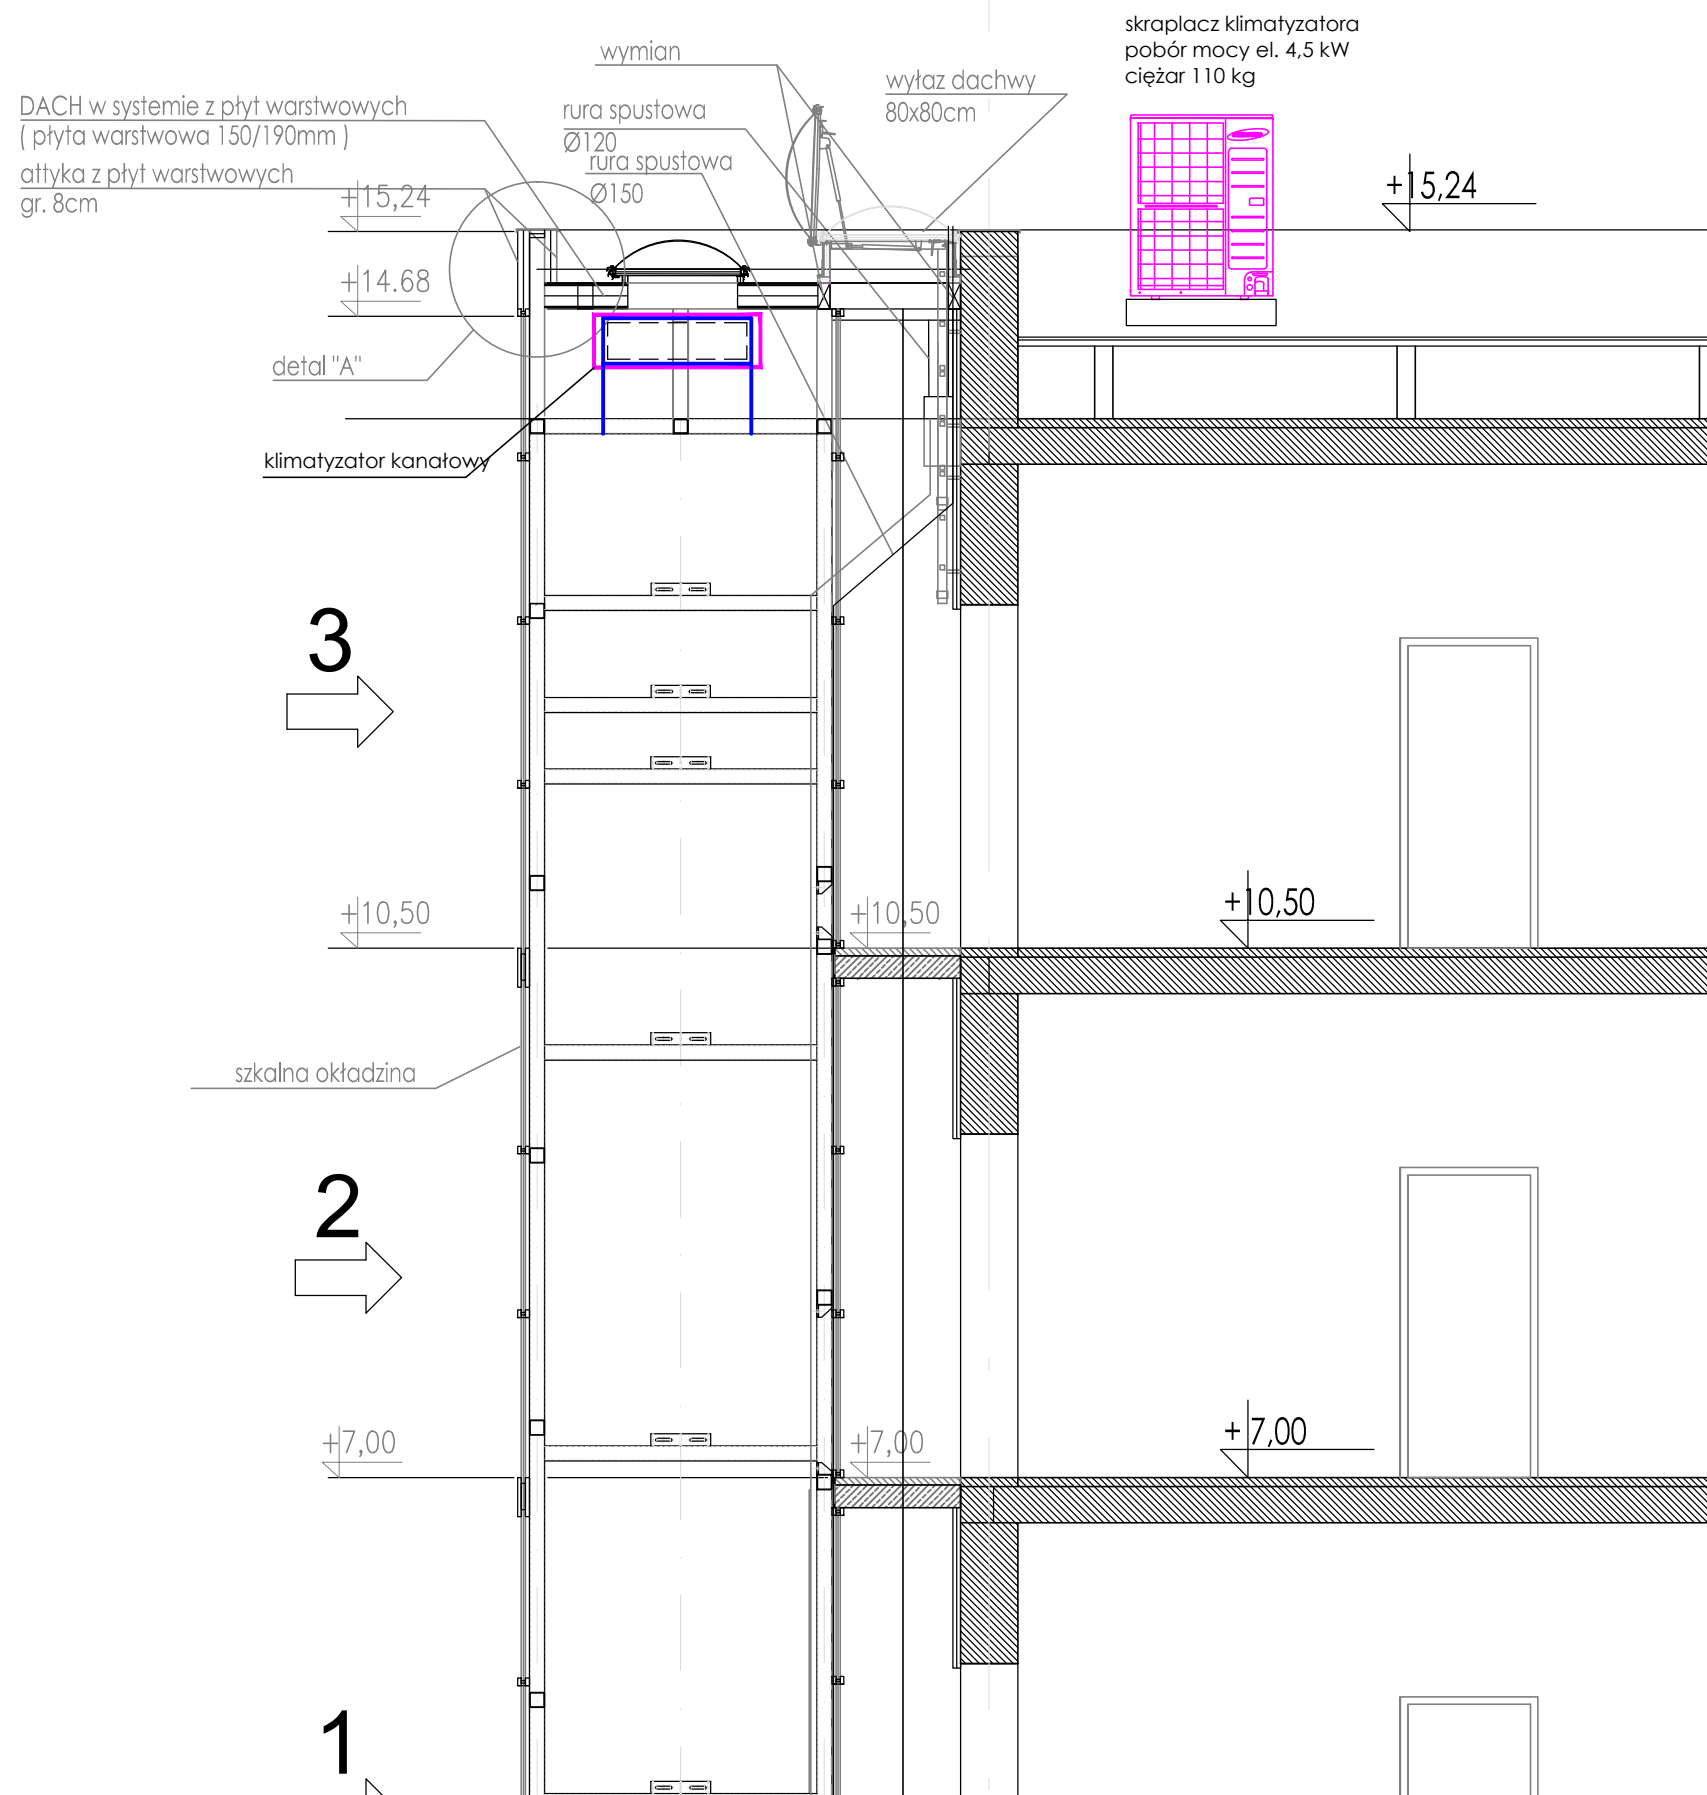

PROJEKT DOBUDOWY WINDY DLA OSÓB NIEPEŁNOSPRAWNYCH do budynku "A" Wydziału Zarządzania Uniwersytetu Gdańskiego Sopot, ul. Armii Krajowej 101, działka nr 3/4		
Investor:	Uniwersytet Gdański, ul. Bażyńskiego 1A	
Branża:	WENTYLACJA	Faza: PROJEKT WYKONAWCZY
Projektował:	mgr inż. Sławomir Pachnik	upr.6335/Gd/94
Sprawił:	mgr inż. Marcin Janowicz	upr.65/Gd/00
Opracował:	mgr inż. Adam Welenc	
Temat rysunku:		PRZEKRÓJ B-B
Data:	06.2011	Skala: 1:50
Nr rys.:	W.2	