


RZUT NADSZYBIA

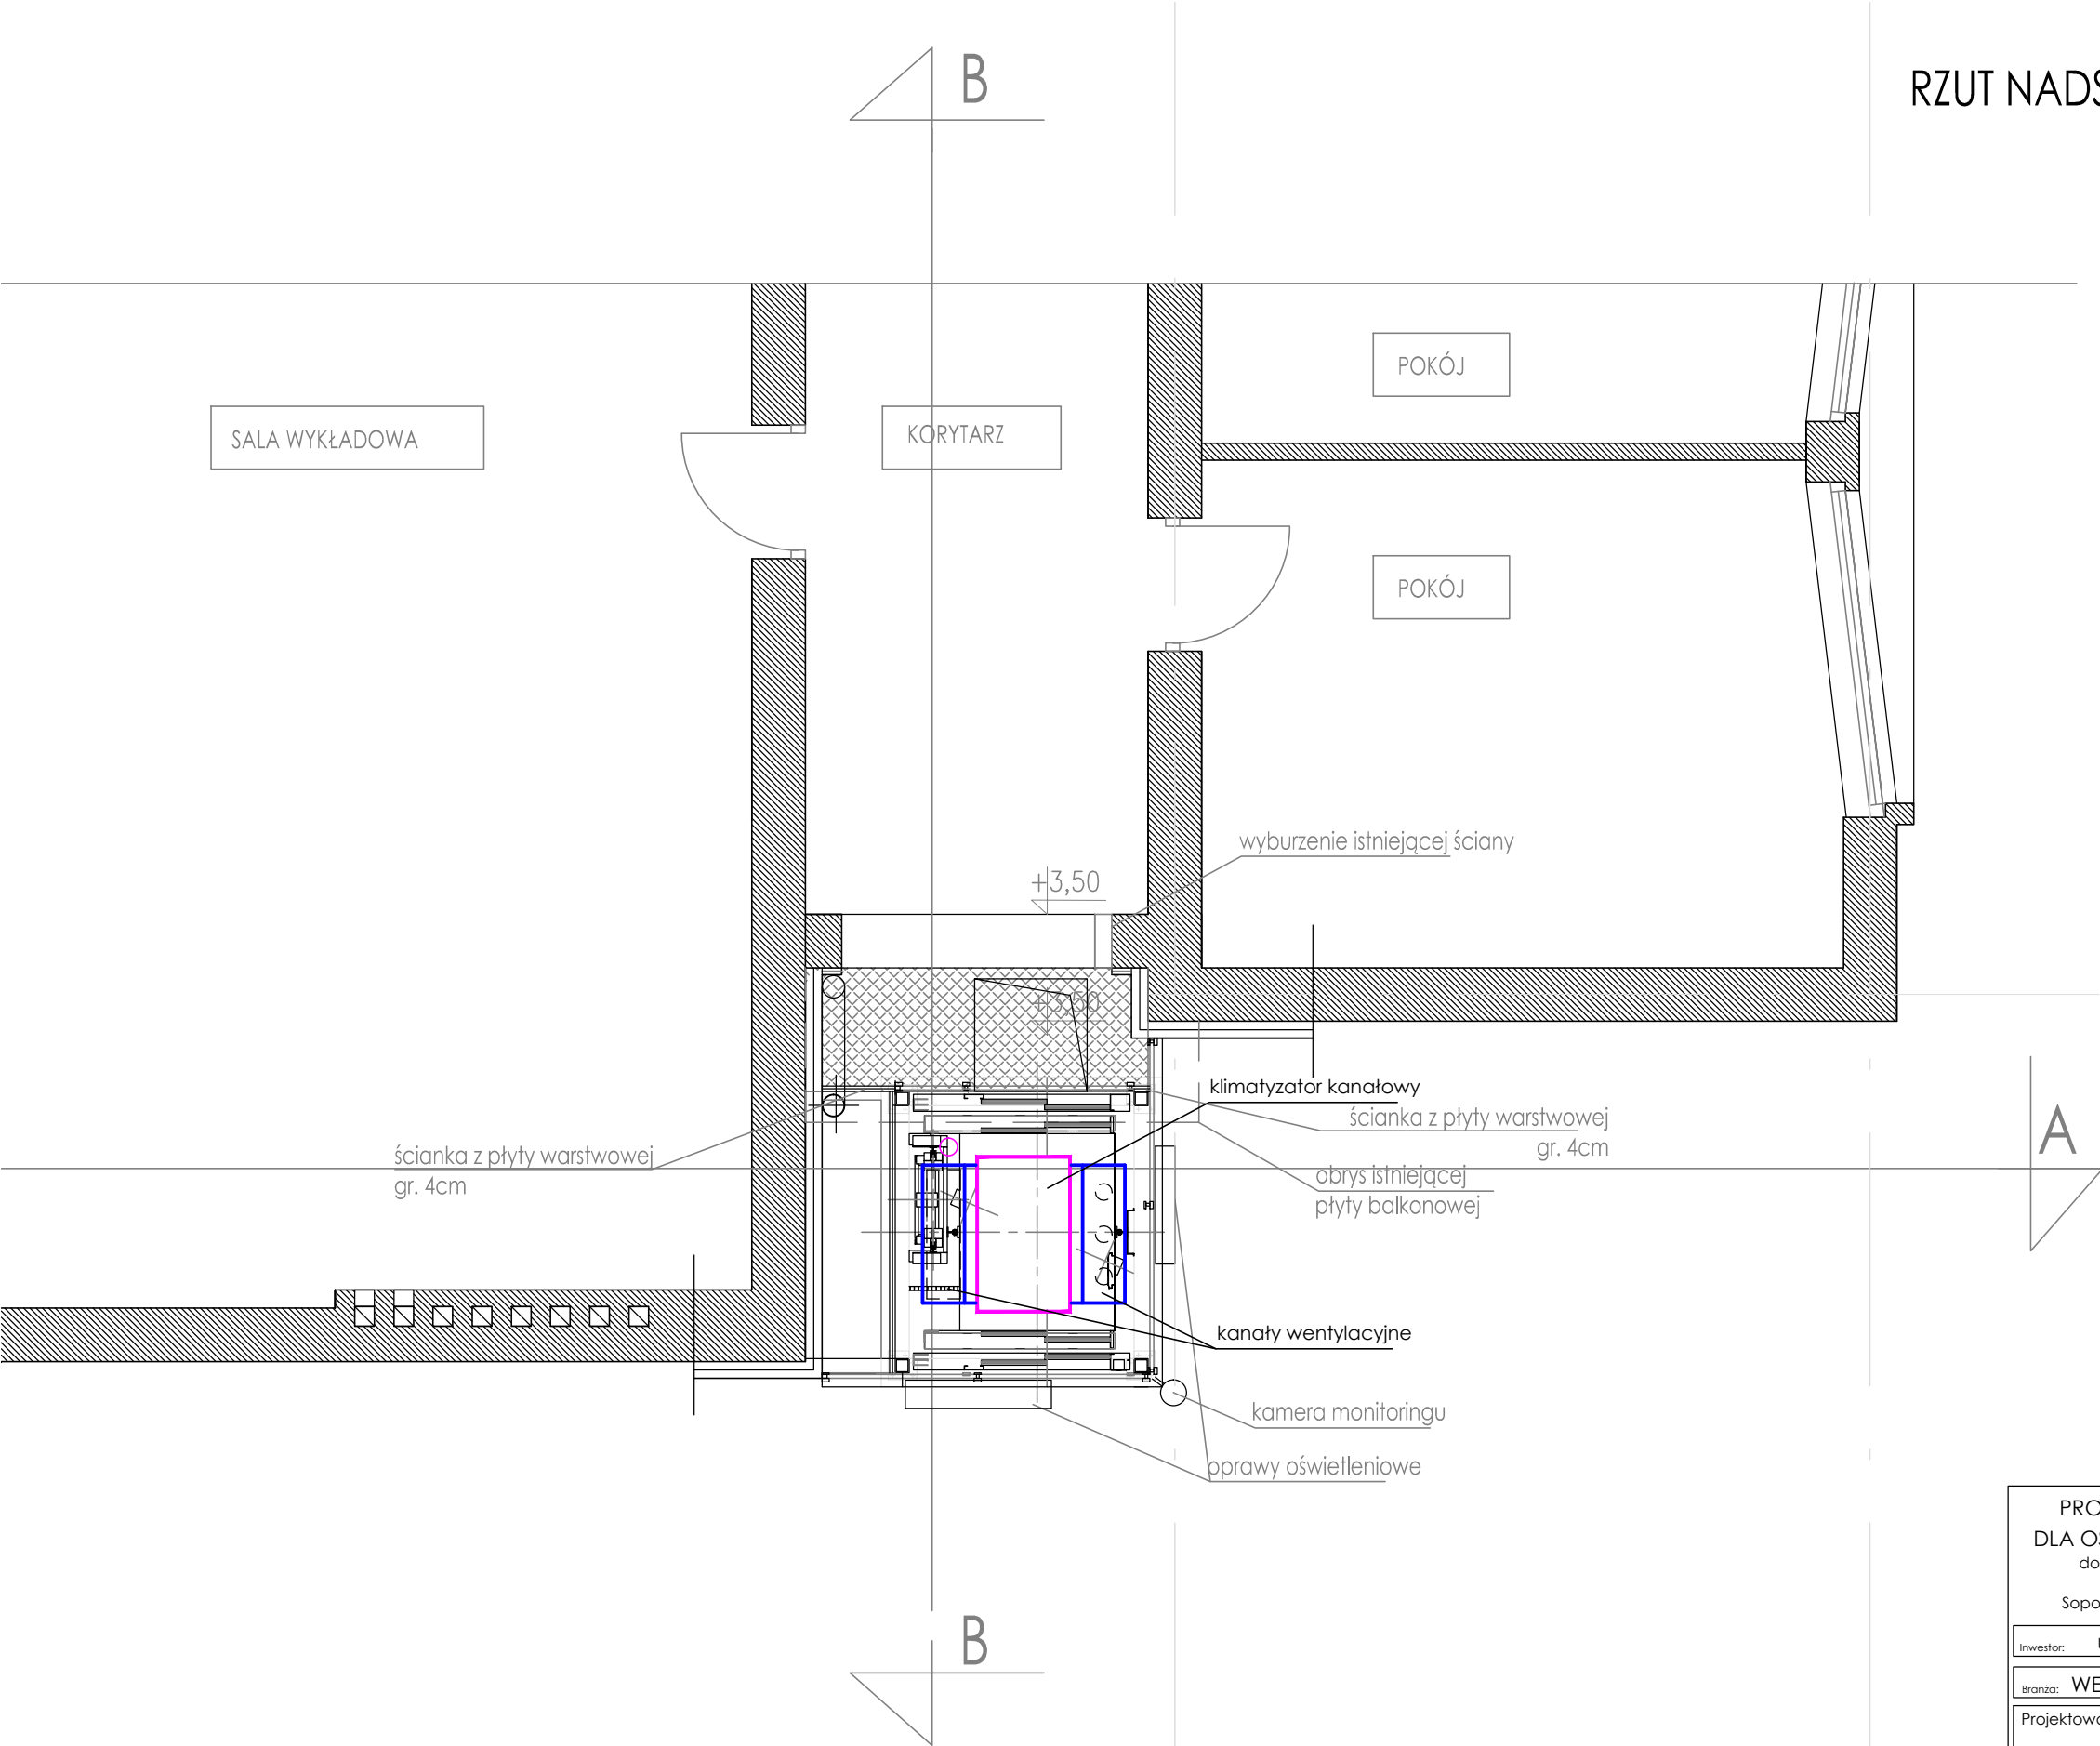

PROJEKT DOBUDOWY WINDY
DLA OSÓB NIEPEŁNOSPRAWNYCH
do budynku "A" Wydziału Zarządzania
Uniwersytetu Gdańskiego
Sopot, ul. Armii Krajowej 101, działka nr 3/4

Inwestor: Uniwersytet Gdański, ul. Bażyńskiego 1A

Branża: WENTYLACJA Faza: PROJEKT WYKONAWCZY

Projektował: mgr inż. Sławomir Pachnik upr.6335/Gd/94

Sprawdził: mgr inż. Marcin Janowicz upr.65/Gd/00

Opracował: mgr inż. Adam Welenc

Temat rysunku: RZUT NADSZYBIA

Data: 06.2011

Skala: 1:50

Nr rys.: W.3