



Data: 06.2011		Skala: 1:50		Nr rys.: E-01	
Temat rysunku: RZUT PARTERU, I PIĘTRA, II PIĘTRA INSTALACJE ZASILANIA WINDY					
Projektant:		mgr inż. Edward Filjakowski		mgr inż. Rafał Dziuk	
Sprawdzający:		mgr inż. Edward Filjakowski		mgr inż. Rafał Dziuk	
Projektant:		mgr inż. Edward Filjakowski		mgr inż. Rafał Dziuk	
Inwestor:		Uniwersytet Gdański, 80-952 Gdańsk, ul. Batyńskiego 1A			
Branża:		ELEKTRYCZNA			
Faza:		PROJEKT BUDOWLANY, WYKONAWCZY			
Adres:		80-172 Gdańsk, ul. Morenowa 22/1			
Działka nr 3/4		Sopot, ul. Armii Krajowej 101			
Budynek Wydziału Zarządzania Uniwersytetu Gdańskiego		DLA OSÓB NIEPEŁNOSPRAWNYCH			
archi-CAD		Jack Biegany			

RZUT II PIĘTRA

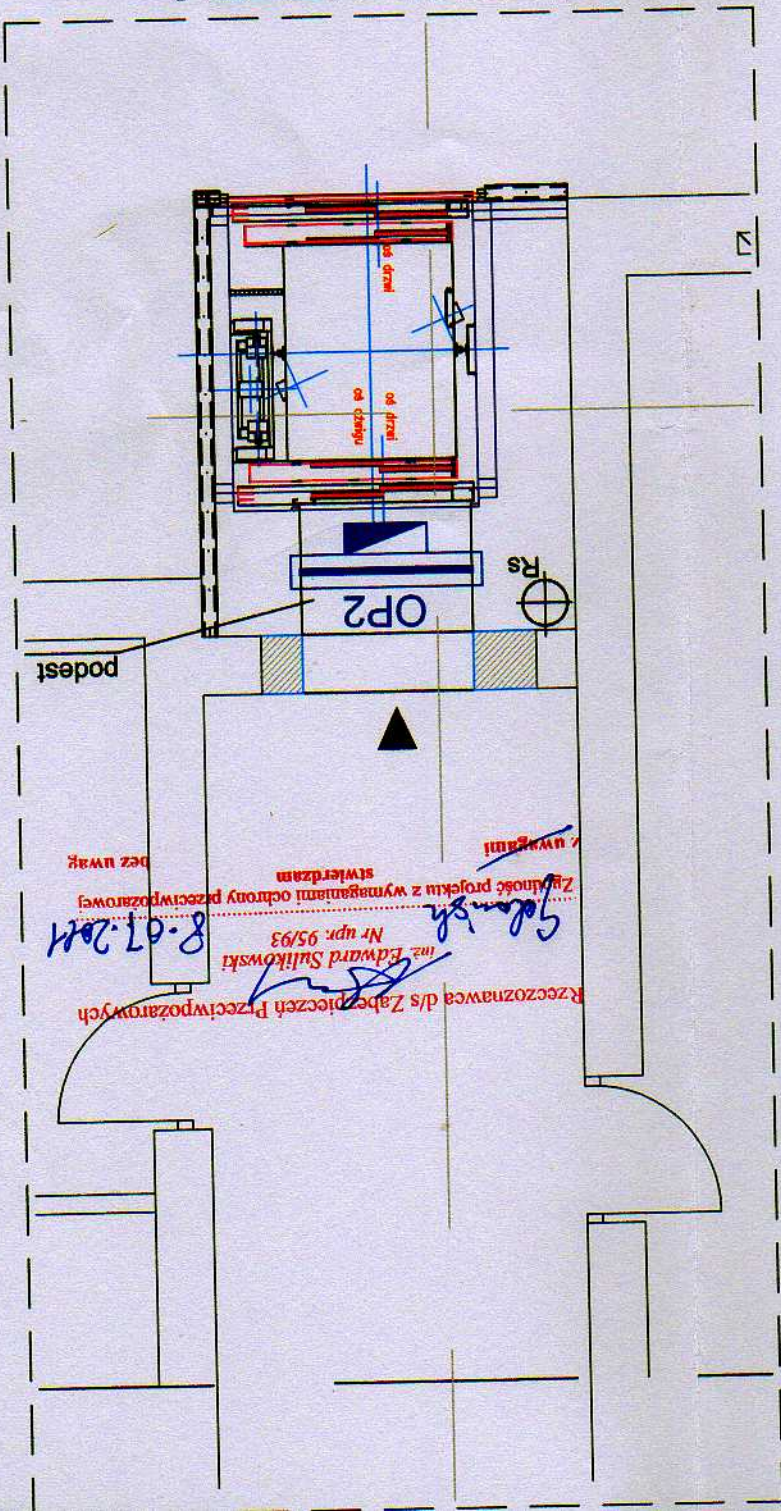

UT I PIĘTRA

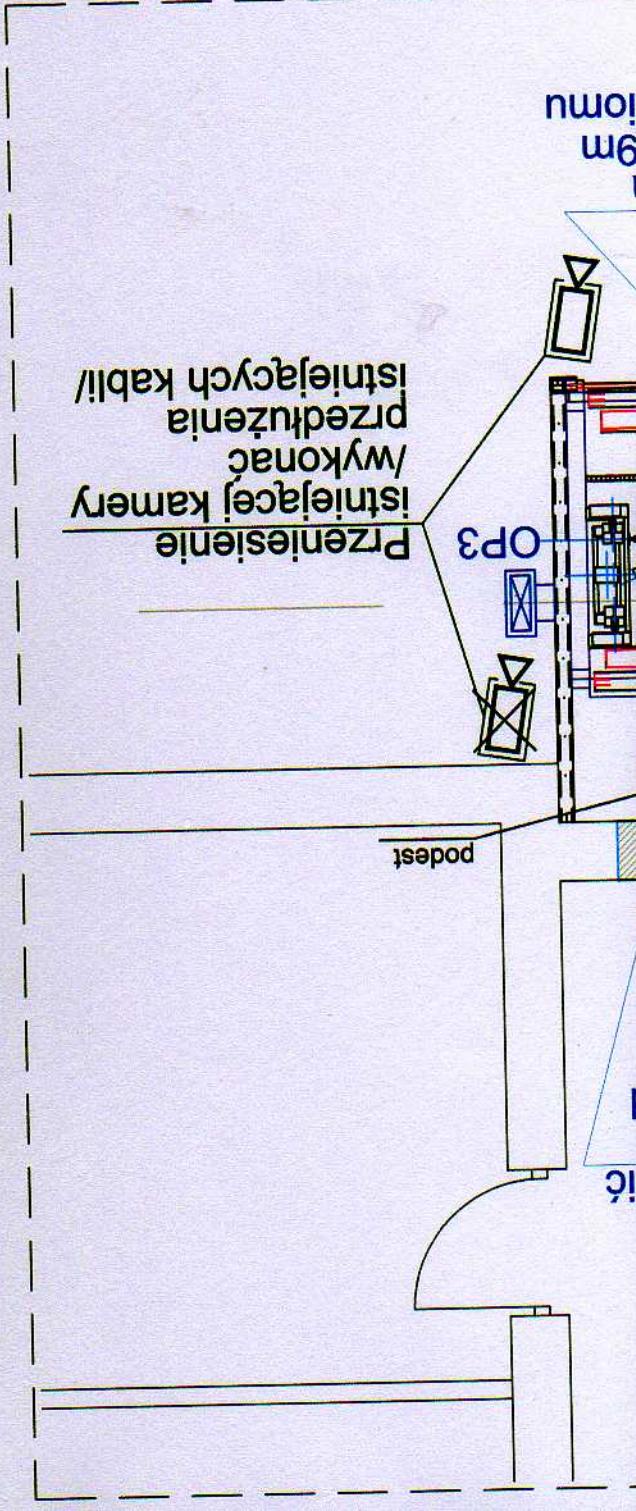

Przeniesienie
istniejącej kamery
/wykonac
przedłużenia
istniejących kabli/

- Uwagi:
1. Wszystkie wymiary sprawdzić na budowie
 2. Przewody prowadzić natynkowo w korycie PVC
 3. Do podszycia doprowadzić przewód uziemiający (np. bednarkę)
 4. Stosować oprawy o wyglądzie zbliżonym do istniejących opraw
 5. Oprawę zasilić z istniejącego oświetlenia korytarza
 6. Od istn. oprawy z modułem zasilania awaryjnego wyprowadzić przewód VDY 4x1,5
 7. Oprawy oświetlenia awaryjnego muszą spełniać wymagania normy PN-EN 60598-2-22

Układ sieci
Instalacje odbiorcze: układ TN-S

Ochrona przed dotykiem pośrednim
Szybkie samoczynne wyłączenie zasilania