


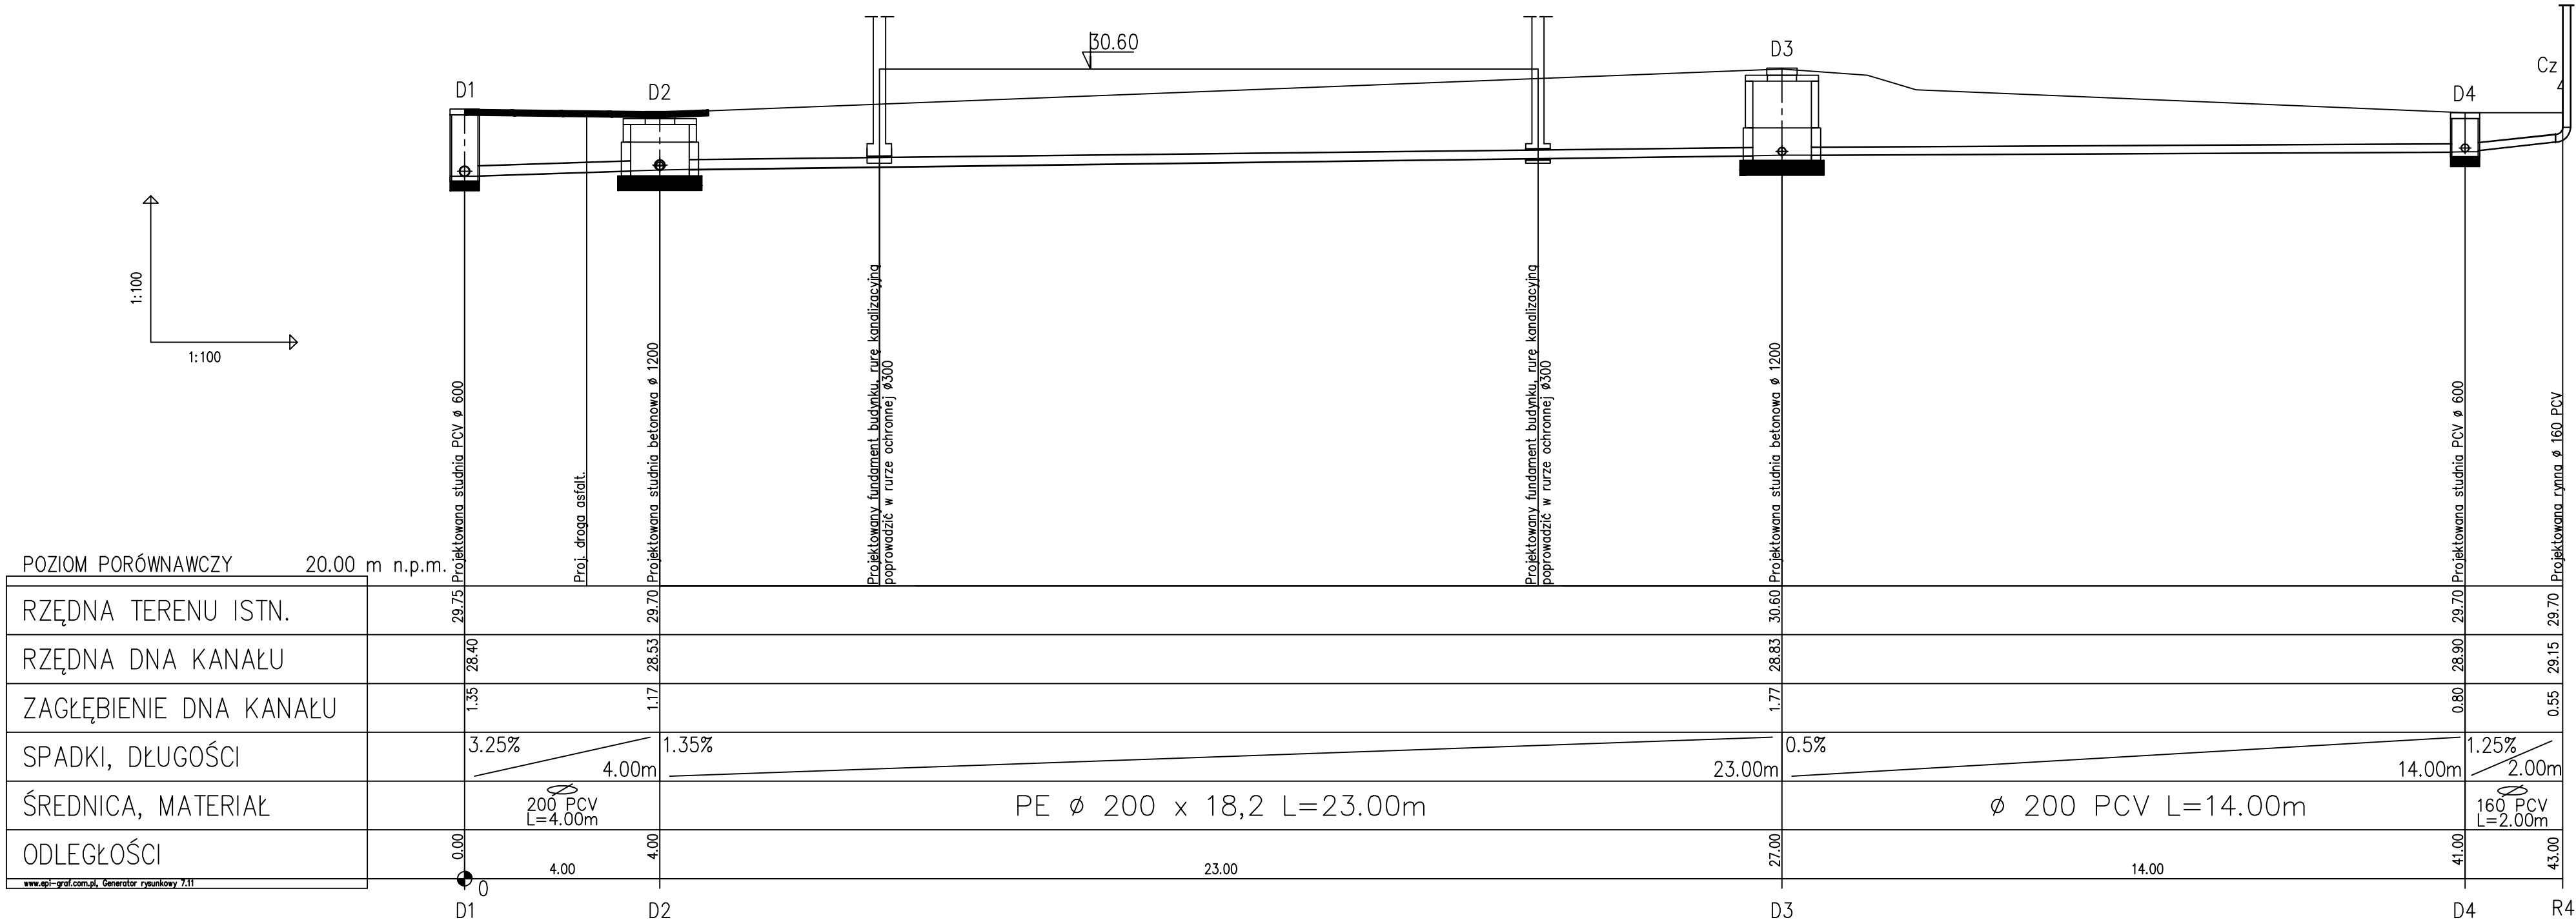

JEDNOSTKA PROJEKTOWA

MIASTOPROJEKT BYDGOSZCZ Sp. z o.o.

BIURO PROJEKTOWO-BADAWCZE BUDOWNICTWA OGÓLNEGO

85-067 Bydgoszcz, ul. Jagiellońska 12a

tel. centrala (052) 322 12 33, tel.fax (052) 322 14 34

www.miastoprojekt-bydgoszcz.pl

INWESTYCJA

Rozbudowa budynku Wydziału Zarządzania Uniwersytetu Gdańskiego, ul. Armii Krajowej 101, Sopot

INWESTOR

Uniwersytet Gdański
ul. Błazińskiego 1A

	IMIĘ I NAZWISKO	NR UPRAWNIEN	PODPIS
PROJEKTANT	inż. Józef Małecki	202/67/Bg, 1393/75/Bg	
OPRACOWAŁ	mgr inż. Agnieszka Szmelter		
SPRAWDZIŁ	mgr inż. Wojciech Patyk	KUP/0058/POOS/08	
STADIUM	PROJEKT BUDOWLANY		
BRANŻA	INSTALACJE WOD-KAN		
TYTUŁ RYSUNKU	Profil kanalizacji deszczowej		
WERSJA	DATA 23.03.2009 r.	SKALA 1:100/100	NR RYSUNKU WK-7