


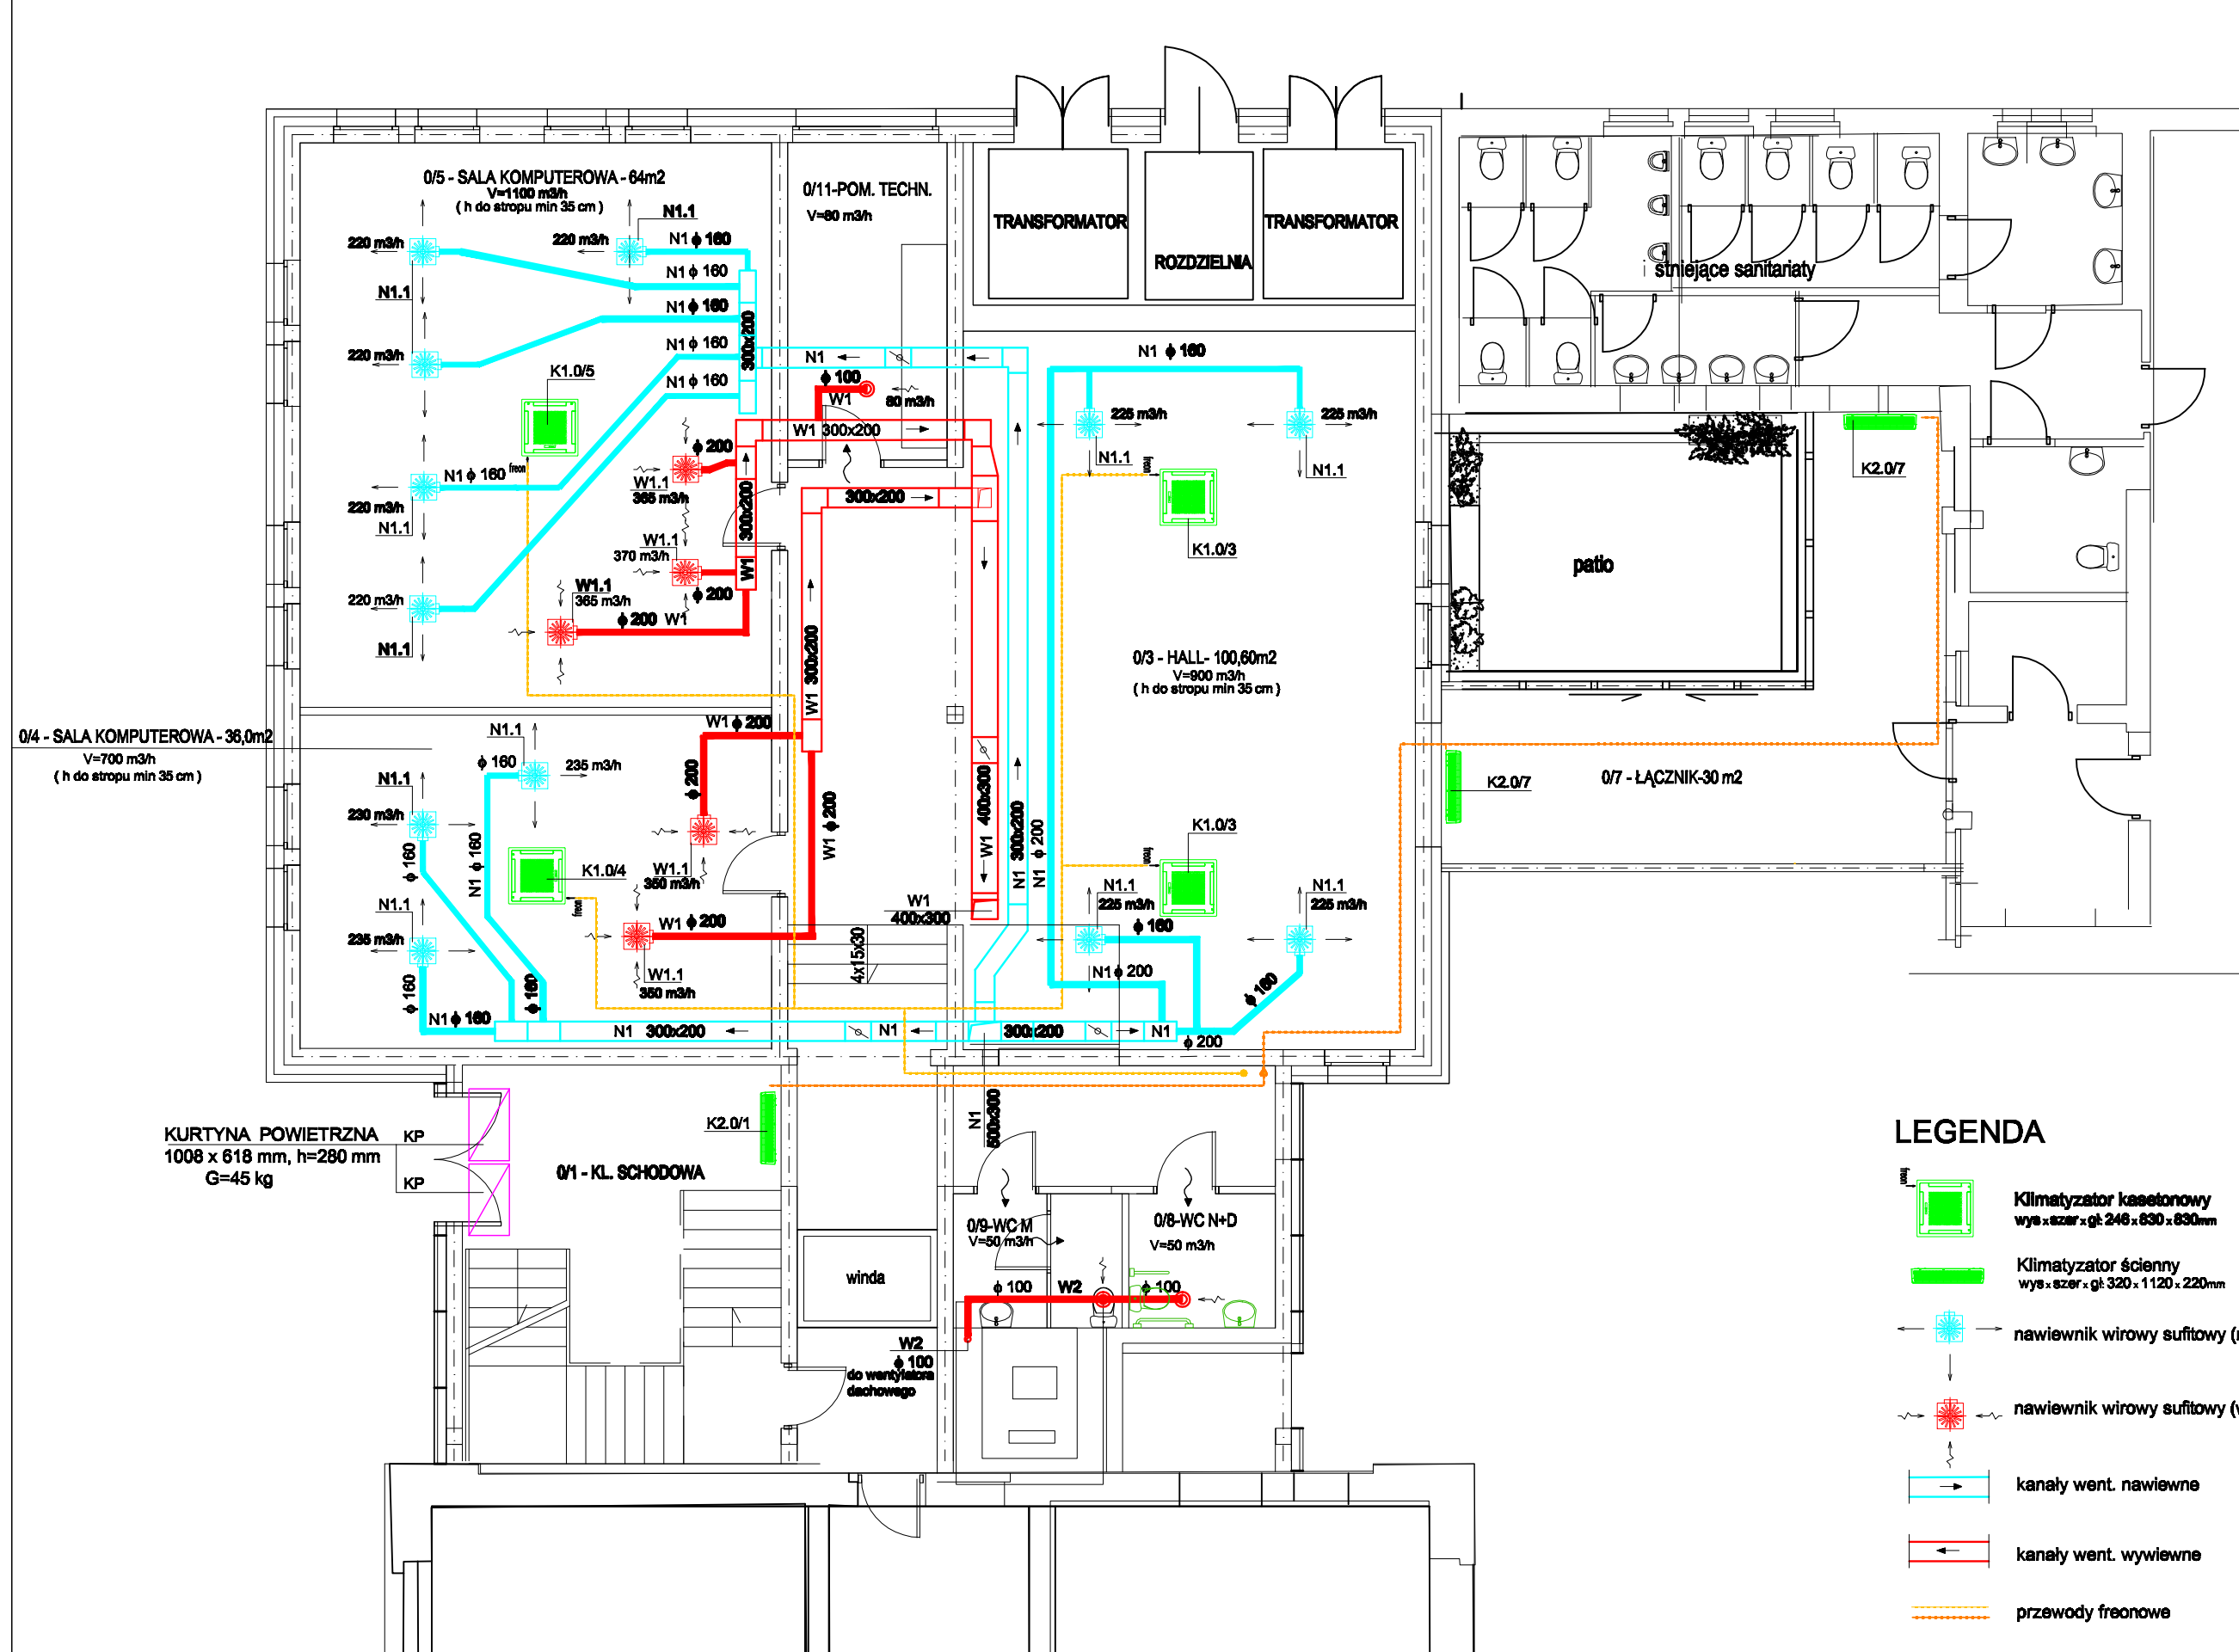

LEGENDA

-  Klimatyzator kasetonowy
wys. x szer. x gł. 246 x 630 x 630 mm
-  Klimatyzator ścienny
wys. x szer. x gł. 320 x 1120 x 220 mm
-  nawiewnik wirowy sufitowy (nawiew)
-  nawiewnik wirowy sufitowy (wywiew)
-  kanały went. nawiewne
-  kanały went. wywiewne
-  przewody freonowe

RZUT PRZYZIEMIA

JEDNOSTKA PROJEKTOWA MIASTOPROJEKT BYDGOSZCZ Sp. z o.o. BIURO PROJEKTOWO-BADAWCZE BUDOWNICTWA OGÓLNEGO 85-067 Bydgoszcz, ul. Jagiellońska 12a tel. fax (052) 322 12 33 www.miastoprojekt-bydgoszcz.pl			
INWESTYCJA	Rozbudowa budynku Wydziału Zarządzania Uniwersytetu Gdańskiego ul. Armii Krajowej 101, Sopot		
INWESTOR	Uniwersytet Gdański ul. Bażyńskiego 1A		
	IMIĘ I NAZWISKO	NR UPRAWNIEN	PODPIS
PROJEKTANT	mgr inż. Maria Hanna Granowska	7210 / 102 / 76 spec. inst. inż.	
SPRAWDZIŁ	mgr inż. Sławomir Jagała	KUP/0071/PWOS/07	
STADIUM	PROJEKT BUDOWLANY		
BRANŻA	WENTYLACJA		
TYTUŁ RYSUNKU	RZUT PRZYZIEMIA		
WERSJA	-	DATA 27.02.2009 r.	SKALA 1:100
		NR RYSUNKU W1	