


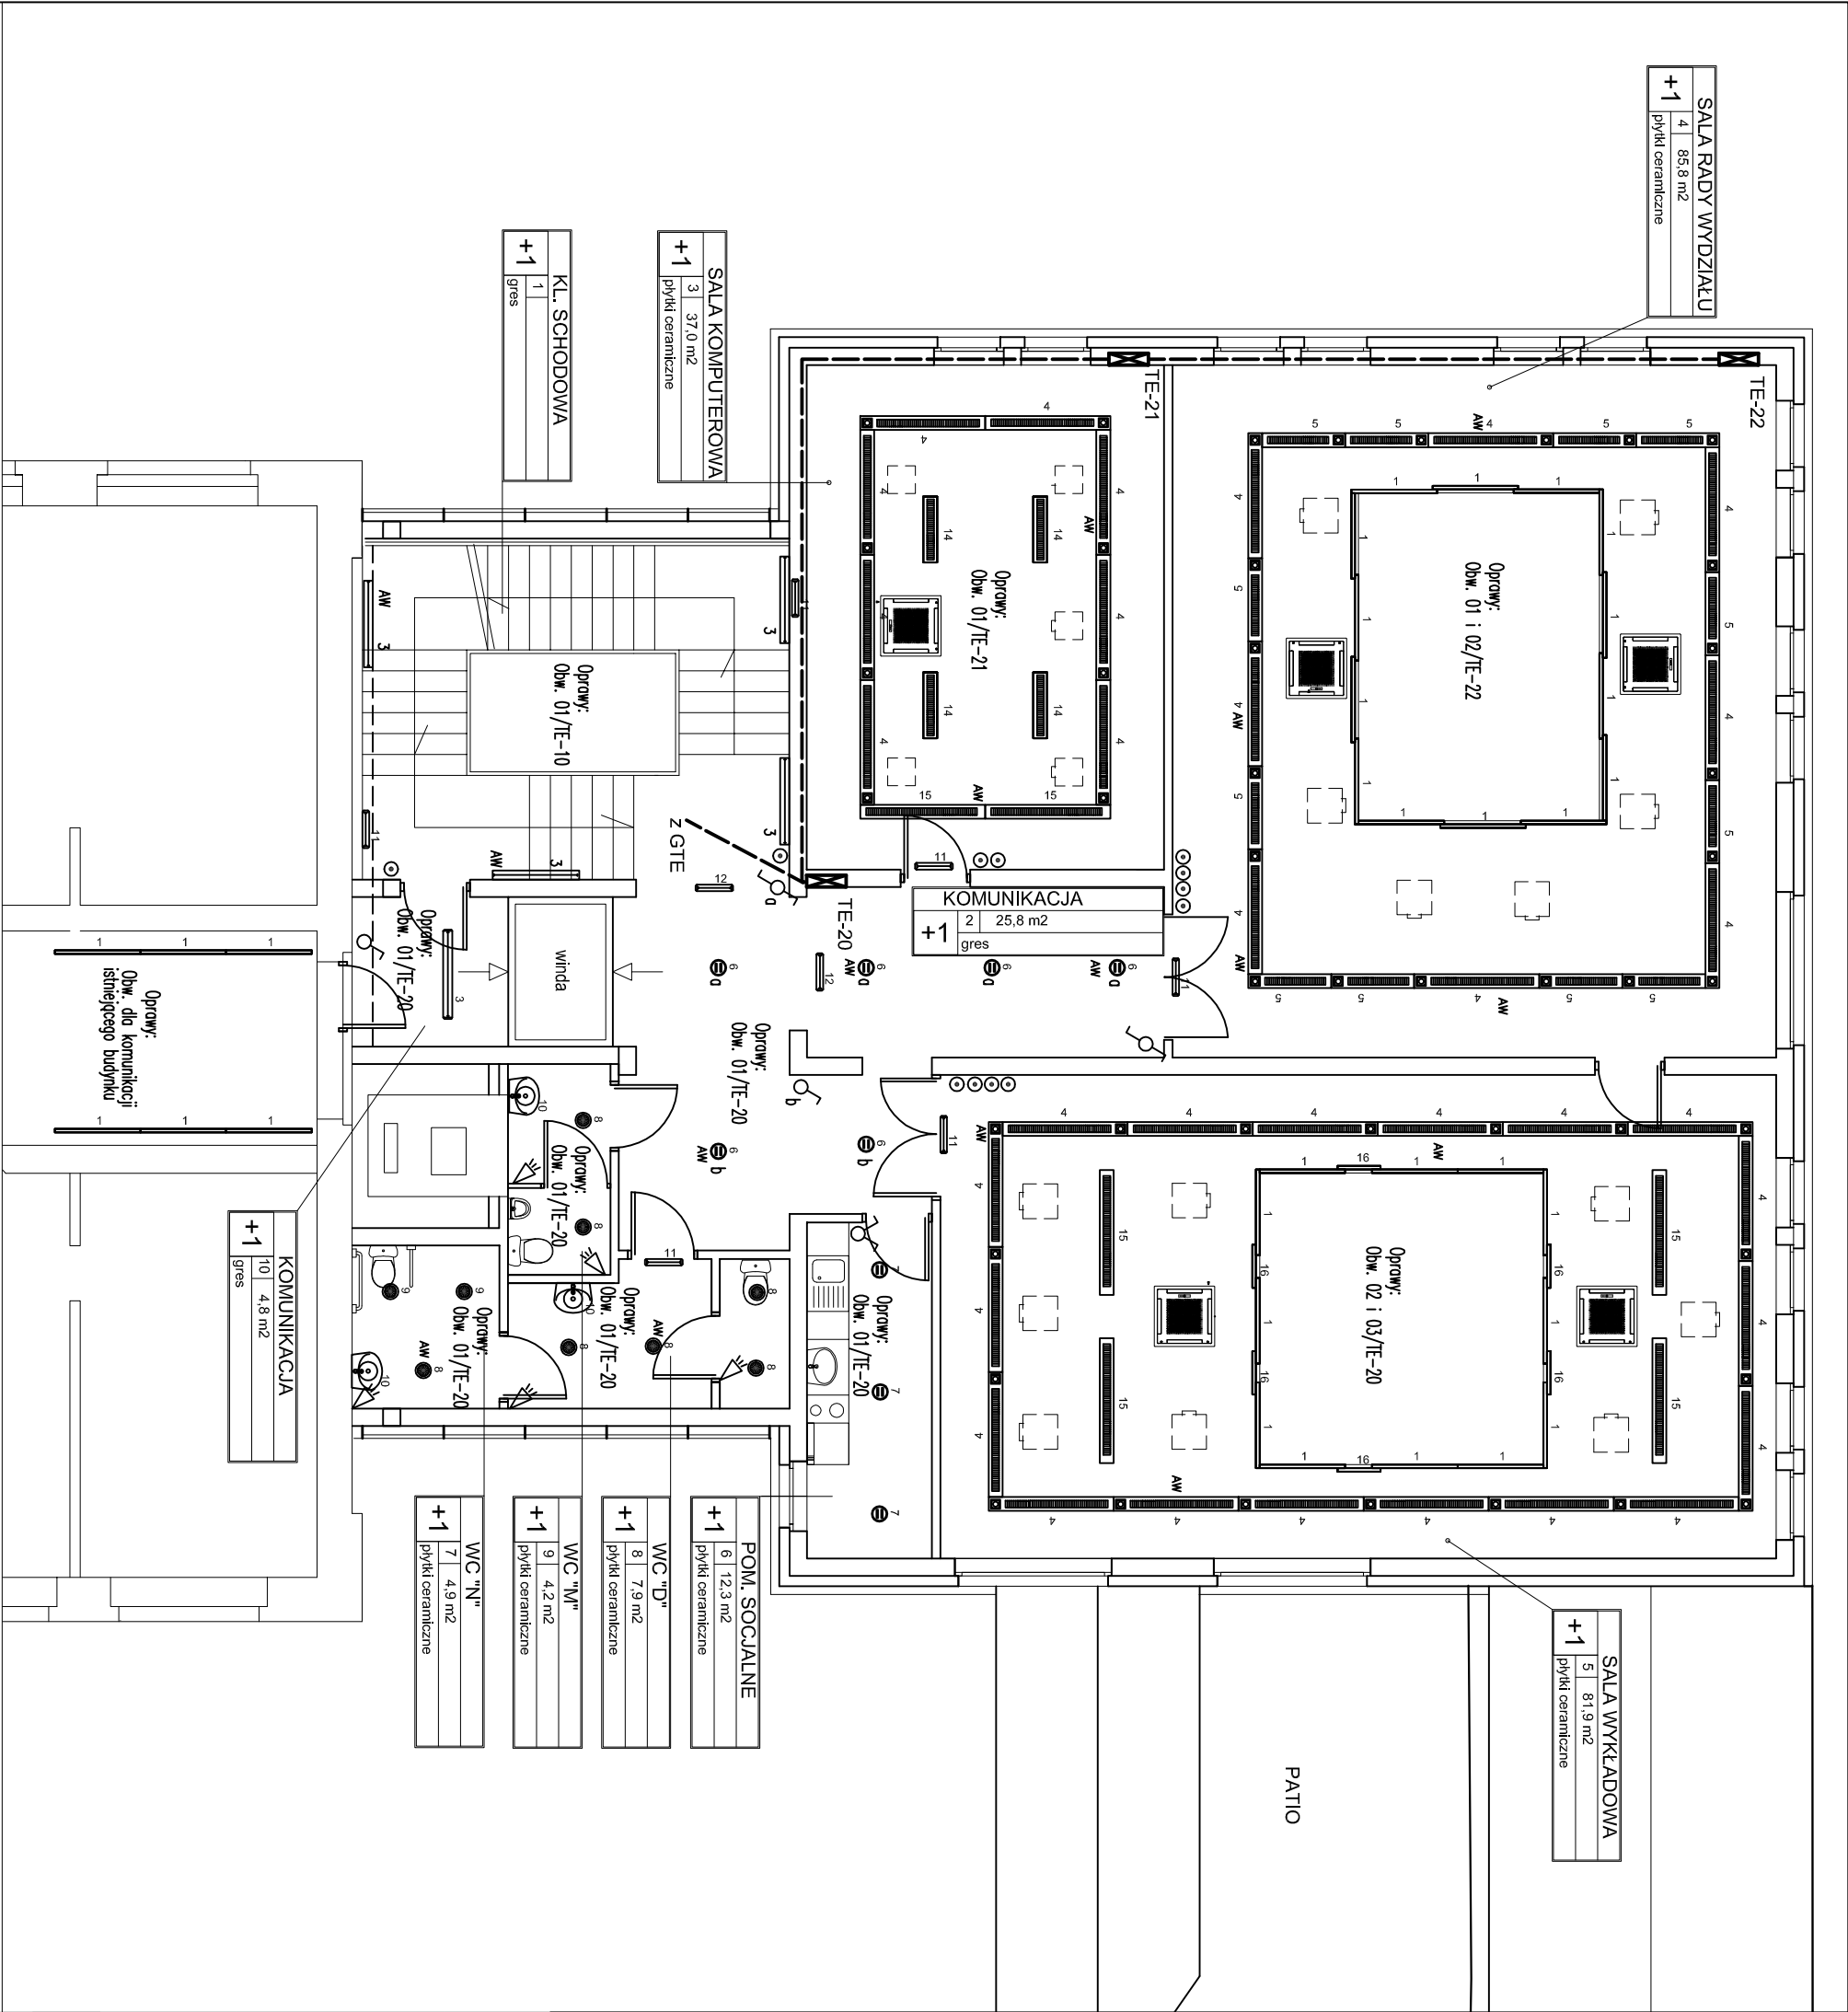

+1	5	81,9 m²
	płytki ceramiczne	

+1	4	85,8 m²
	płytki ceramiczne	

+1	3	37,0 m²
	płytki ceramiczne	

+1	1	
	gres	

+1	10	4,8 m²
	gres	

+1	6	12,3 m²
	płytki ceramiczne	

+1	8	7,9 m²
	płytki ceramiczne	

+1	9	4,2 m²
	płytki ceramiczne	

+1	7	4,9 m²
	płytki ceramiczne	

- 
- Oprawy oświetlenia podstawowego
- 
- Oprawy kierunkowe, ewklucyjne jednostronne
zasilane z własnej baterii 2h
- Parametry opraw wg tabeli 1 (część opisową)

- AW – Oprawy zasilane z baterii awaryjnego zasilania
o czasie świecenia min. 2 h
- (n) oprawy oświetlenia nocnego
-  łącznik jednobiegunowy 230V/10A
-  łącznik serijny 230V/10A
-  Przycisk monostabilny 230V/10A
-  Czujnik ruchu dołączano oświetlenia 230V/10A
-  Tablica elektryczna – piętrowa
-  Tablica elektryczna – lokalna
-  Trasa kabli

Załączenie opraw oświetleniowych w pomieszczeniach komunikacji (holu) odbywać się będzie w układzie automatycznym

Oprawy oświetleniowe w pomieszczeniach wyposażonych w system audio – video wyposażać w sterowniki przystosowane do funkcji zdalnej regulacji natężenia światła

Ochrona od porażeń:
Samoczynne wyłączenie zasilania
/ wyłączniki różnicowoprądowe

JEDNOSTKA PROJEKTOWA MIASTOPROJEKT BYDGOSZCZ SP. Z O.O. BIURO PROJEKTOWO-BADAWCZE BUDOWNICTWA OGÓLNEGO 85-067 Bydgoszcz, ul. Jagiellońska 12a tel. centrala (052) 322 12 33, tel./fax (052) 322 14 34 www.mlastoprojekt-bydgoszcz.pl					
INWESTYCJA ROZBUDOWA BUDYNKU WYDZIAŁU ZARZĄDZANIA UNIWERSYTETU GDAŃSKIEGO: CENTRUM KOMPJUTEROWEGO WRAZ Z ŁĄCZNIKIEM I WINDĄ DLA OSÓB NIEPEŁNOSPRAWNYCH w Sopoce przy ul. Armii Krajowej - 1-go Maja				INWESTOR UNIWERSYTET GDAŃSKI ul. Bażyńskiego 1A Gdańsk	
PROJEKTANT	MIE INŻYNIERSKO	NR UPRAWNIENI	PODPIS		
	mgr inż. Mirosław Stokowski	GP-KZ-7342/261/92			
SPRAWDZIŁ	mgr inż. Andrzej Wasniewski	UAN-KZ-72103/14/86			
STADIUM	PROJEKT WYKONAWCZY				
BRANŻA	ELEKTRYCZNA				
TYTUŁ RYSUNKU	RZUT PIĘTRA - oświetlenie				
WERSJA	-	DATA 17.04.2009 r.	SKALA 1:100	NR RYSUNKU	E-3