


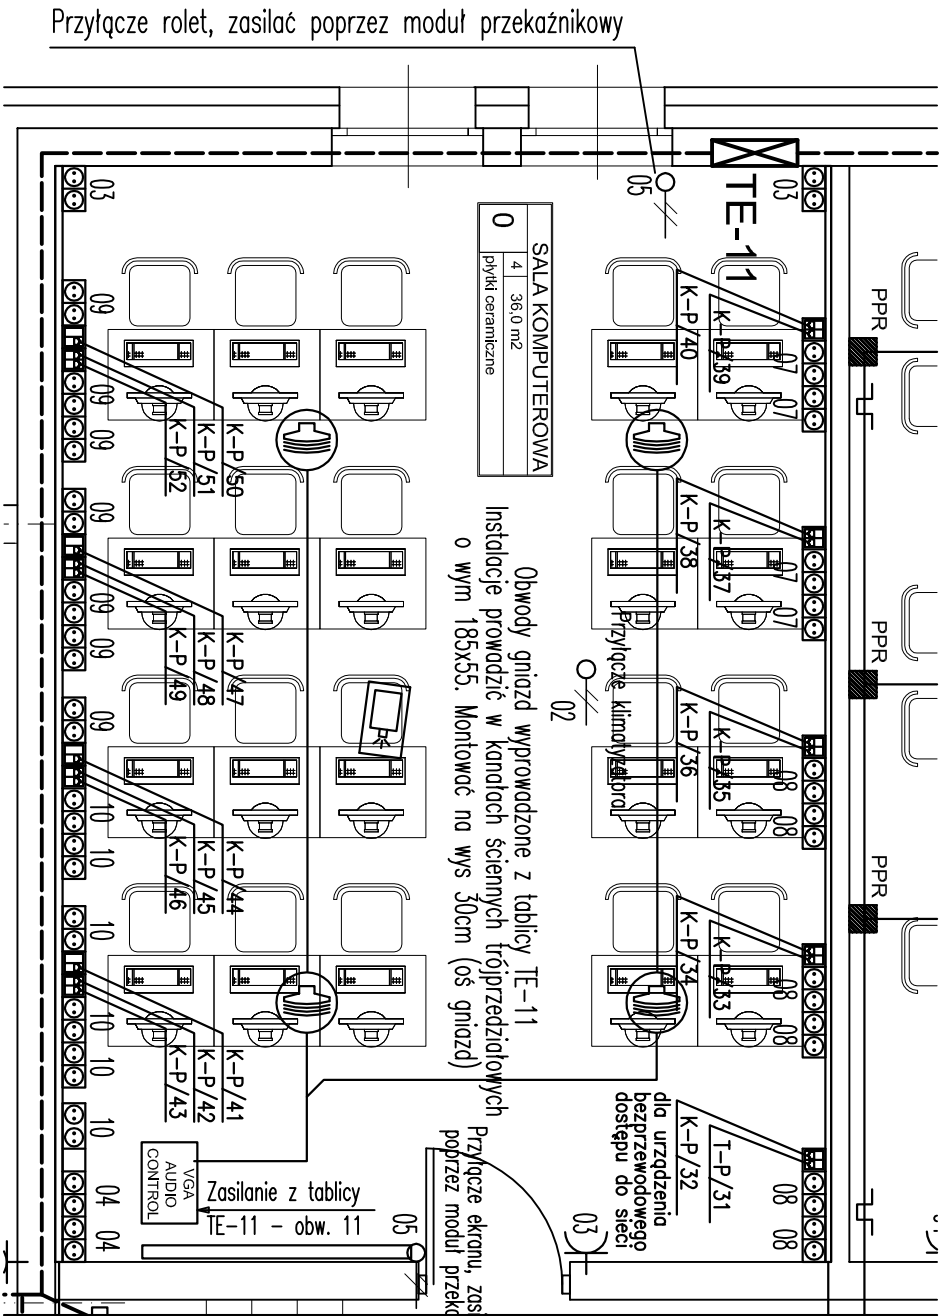

Oznaczenie zastosowanych symboli

Gniazda do wbudowania w kanał kablowy

	2x (230V / 16A)
	1x (RJ45 kat.6) pojedyncze
	2x (RJ45 kat.6) podwójne
	4x (230V / 16A)
	2x (RJ45 kat.6) podwójne
	4x (230V / 16A)

Jednostka centralna systemu audio-video oraz sterowania mediami firmy Crestron

Głośnik

Rzutnik

UKŁAD SIECI TN–S
Ochrona od porażen:
Samoczynne wyłączenie zasilania
/ wyłączniki różnicowoprądowe

 JEDNOSTKA PROJEKTOWA MIASTOPROJEKT BYDGOSZCZ SP. Z O.O. BIURO PROJEKTOWO-BADAWCZE BUDOWNICTWA OGÓLNEGO 85-067 Bydgoszcz, ul. Jagiellońska 12a tel. centrala (052) 322 12 33, tel/fax (052) 322 14 34 www.miasstoprojekt-bydgoszcz.pl								
INWESTYCJA Budowa budynku Wydziału Zarządzania Uniwersytetu Gdańskiego w Sopocie przy ul. Armii Krajowej, 1-go Maja								
INWESTOR UNIWERSYTET GDAŃSKI ul. Bażyńskiego 1A Gdańsk								
	IMI INŻYNIERSKO	NR UPRAWNIEN	PODPIS					
PROJEKTANT	mgr inż. Mirosław Słkowski	GP-KZ-7342/26/192						
SPRAWDZIK	mgr inż. Andrzej Wasniewski	UAN-KZ-7210/314/86						
STADIUM	PROJEKT WYKONAWCZY							
BRANŻA	ELEKTRYCZNA+TELETECHNICZNA							
TYTUŁ RYSUNKU	RZUT PARTERU - sala nr 4 - inst el. i teletech.							
WERSJA	-	DATA 27.02.2009 r.	SKALA 1:50	NR RYSUNKU E-7				