
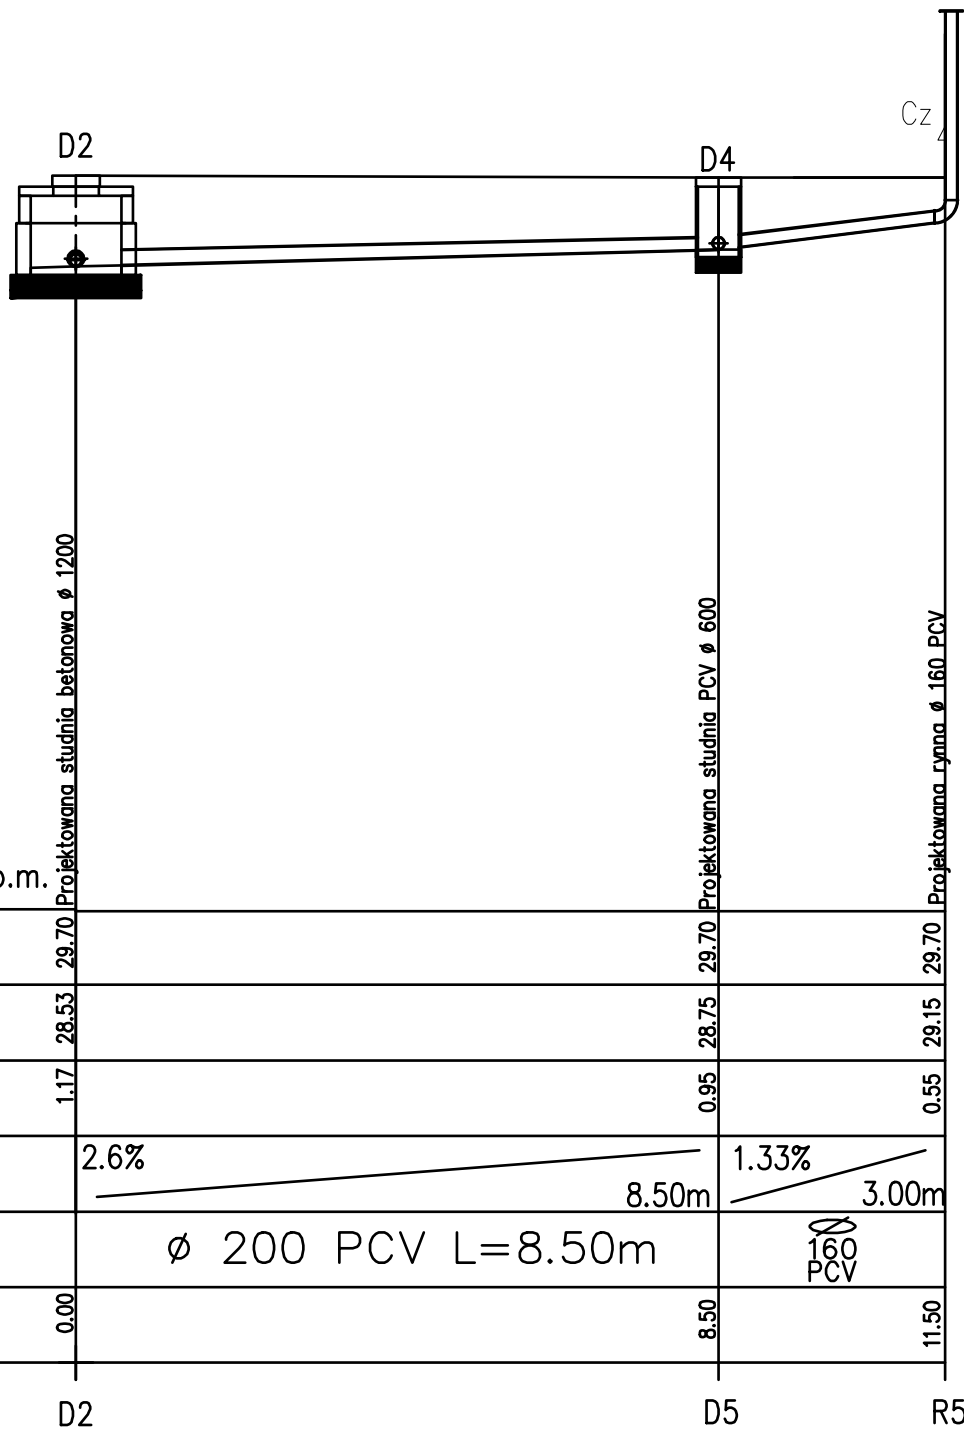


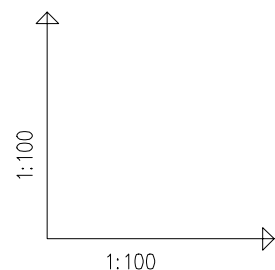

POZIOM PORÓWNAWCZY	20.00 m n.p.m.		
RZĘDNA TERENU ISTN.		29.70	29.70
RZĘDNA DNA KANAŁU		28.53	28.75
ZAGŁĘBIENIE DNA KANAŁU		1.17	0.95
SPADKI, DŁUGOŚCI		2.6%	1.33%
ŚREDNICA, MATERIAŁ		ø 200 PCV L=8.50m	ø 160 PCV
ODLEGŁOŚCI		0.00	8.50

www.spl-graf.com.pl, Generator rysunkowy 7.11

JEDNOSTKA PROJEKTOWA MIASTOPROJEKT BYDGOSZCZ Sp. z o.o. BIURO PROJEKTOWO-BADAWCZE BUDOWNICTWA OGÓLNEGO 85-067 Bydgoszcz, ul. Jagiellońska 12a tel. centrala (052) 322 12 33, tel.fax (052) 322 14 34 www.miastoprojekt-bydgoszcz.pl			
INWESTYCJA Rozbudowa budynku Wydziału Zarządzania Uniwersytetu Gdańskiego, ul. Armii Krajowej 101, Sopot			
INWESTOR Uniwersytet Gdański ul. Błazyńskiego 1A			
	IMIĘ I NAZWISKO	NR UPRAWNIEN	PODPIS
PROJEKTANT	inż. Józef Małecki	202/67/Bg, 1393/75/Bg	
OPRACOWAŁ	mgr inż. Agnieszka Szmelter		
SPRAWDZIŁ	mgr inż. Wojciech Patyk	KUP/0058/POOS/08	
STADIUM	PROJEKT WYKONAWCZY		
BRANŻA	INSTALACJE WOD-KAN		
TYTUŁ RYSUNKU	Profil kanalizacji deszczowej		
WERSJA	DATA 17.04.2009 r.	SKALA 1:100/100	NR RYSUNKU WK-8