


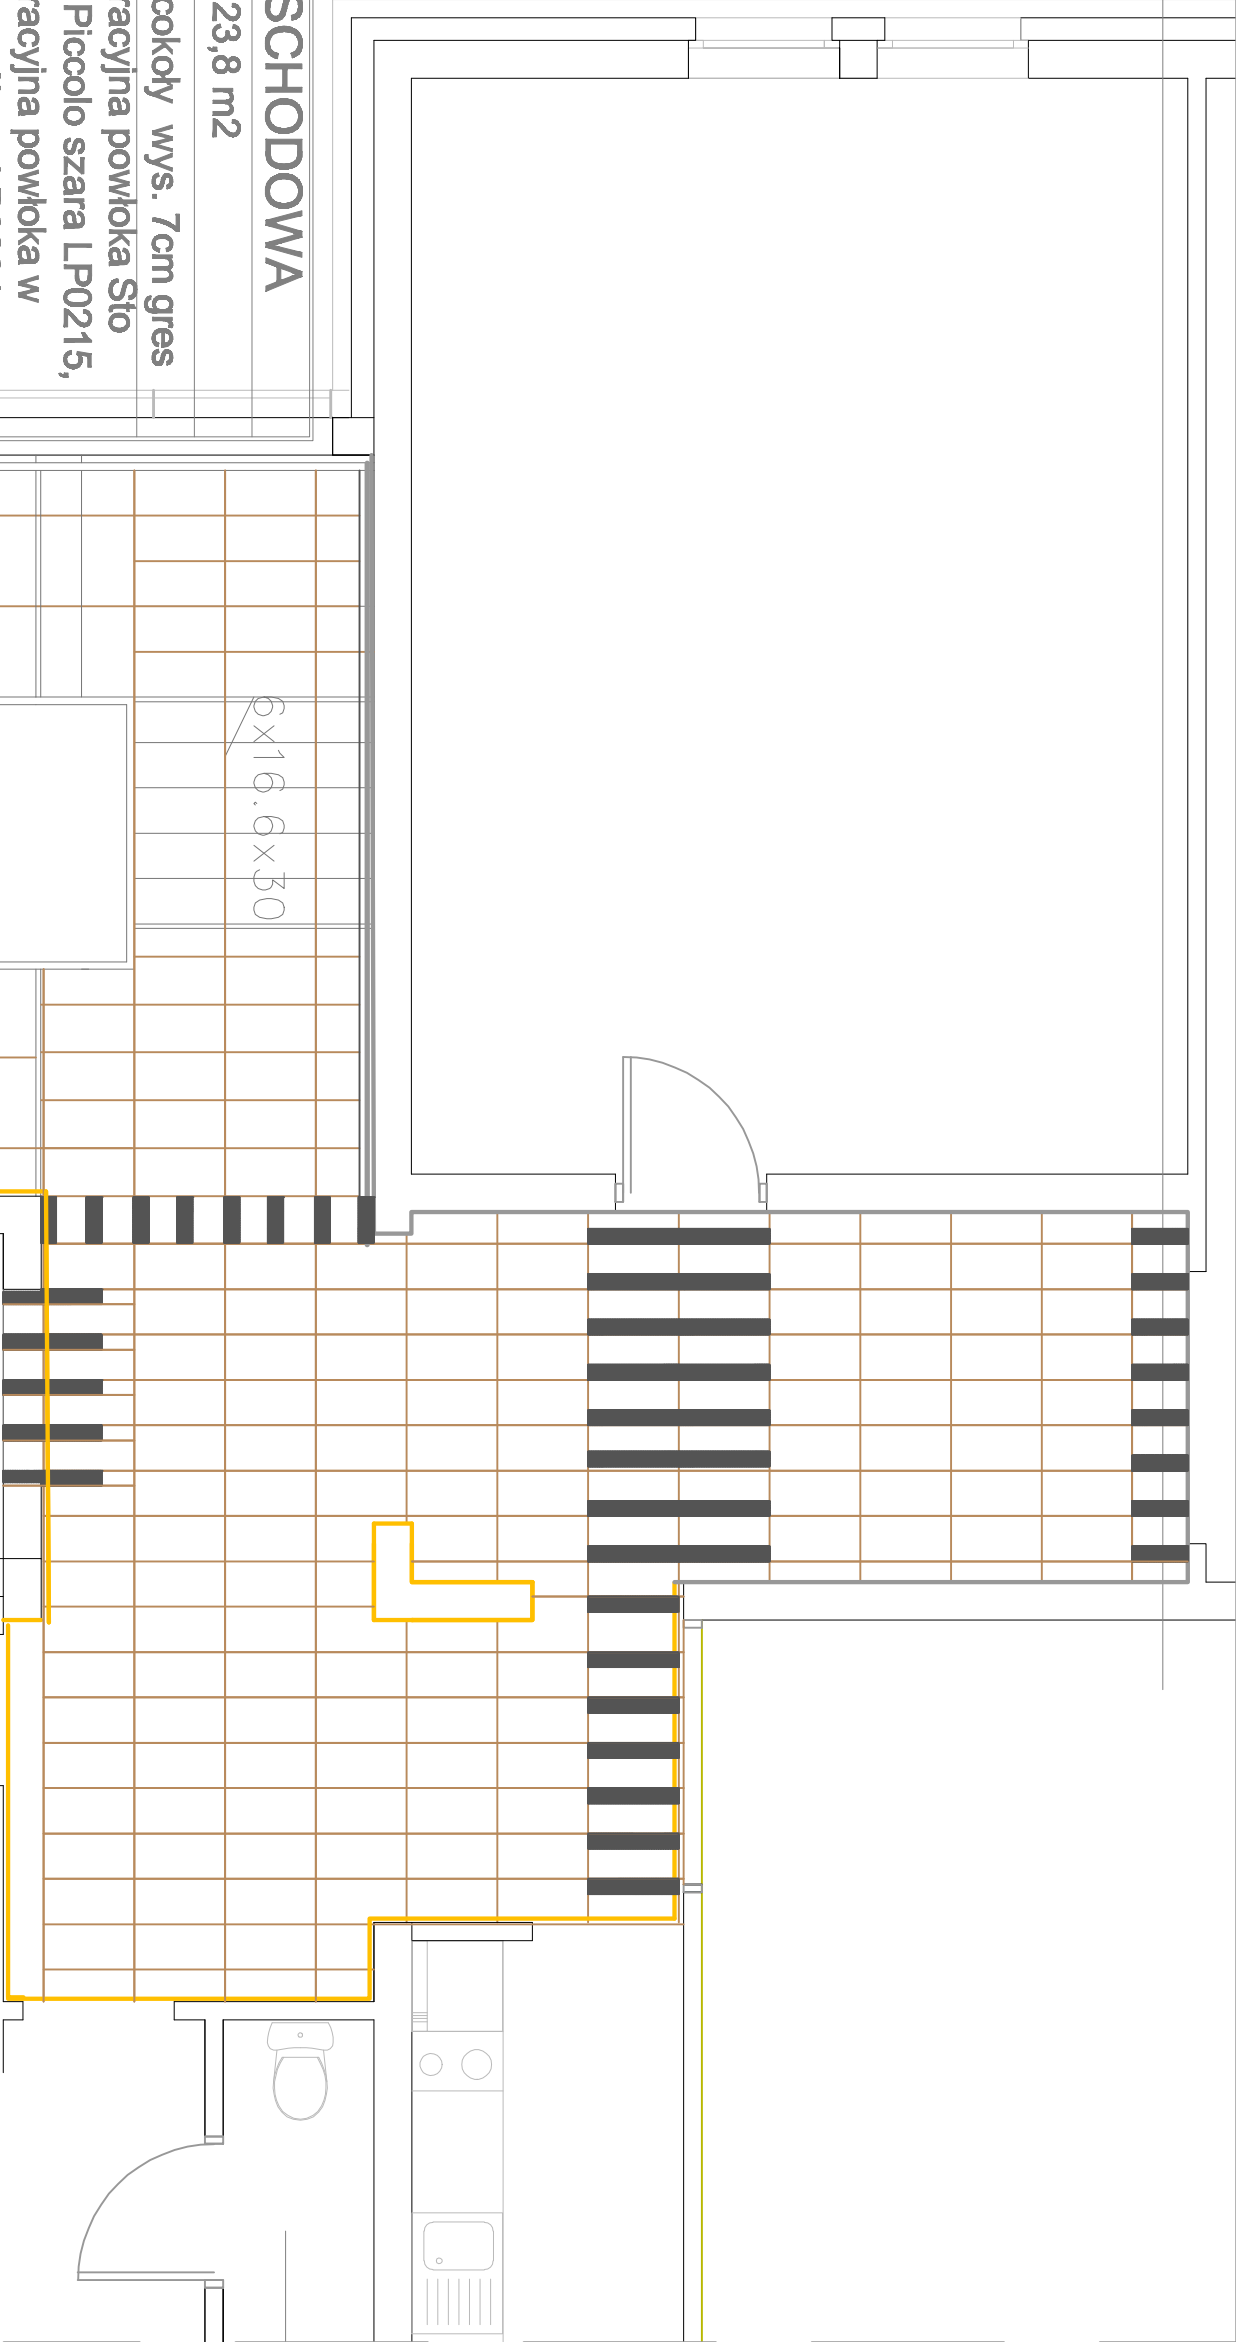

RZUT PIĘTRA POSADZKI HALLU

JEDNOSTKA PROJEKTOWA
MIASTOPROJEKT BYDGOSZCZ SP. Z O.O.
BIURO PROJEKTOWO-BADAWCZE BUDOWNICTWA OGÓLNEGO
95-087 Bydgoszcz, ul. Jagiellońska 12a
tel. centralna (052) 322 12 33, tel./fax (052) 322 14 34
www.miastoprojekt-bydgoszcz.pl

INWESTYCJA Rozbudowa budynku Wydziału Zarządzania centrum komputerowe
wraz z łącznikiem i windą dla osób niepełnosprawnych
Uniwersytetu Gdańskiego, ul. Armii Krajowej 101, Sopot

INWESTOR
Uniwersytet Gdański
ul. Białyńskiego 1A

IMIĘ I NAZWISKO	NR UPRAWNIENI	PODPIS
PROJEKTANT	mgr inż. arch. Anna Pikula	
STADIUM	PROJEKT WYKONAWCZY	
BRANŻA	WYPOSAŻENIE I ARANŻACJA WNIĘTRZ	
TYTUŁ RYSUNKU	RZUT PIĘTRA	
WERSJA	-	DATA 17.04.2009 r. SKALA 1:50 NR RYSUNKU 4