


P2 - SZ3

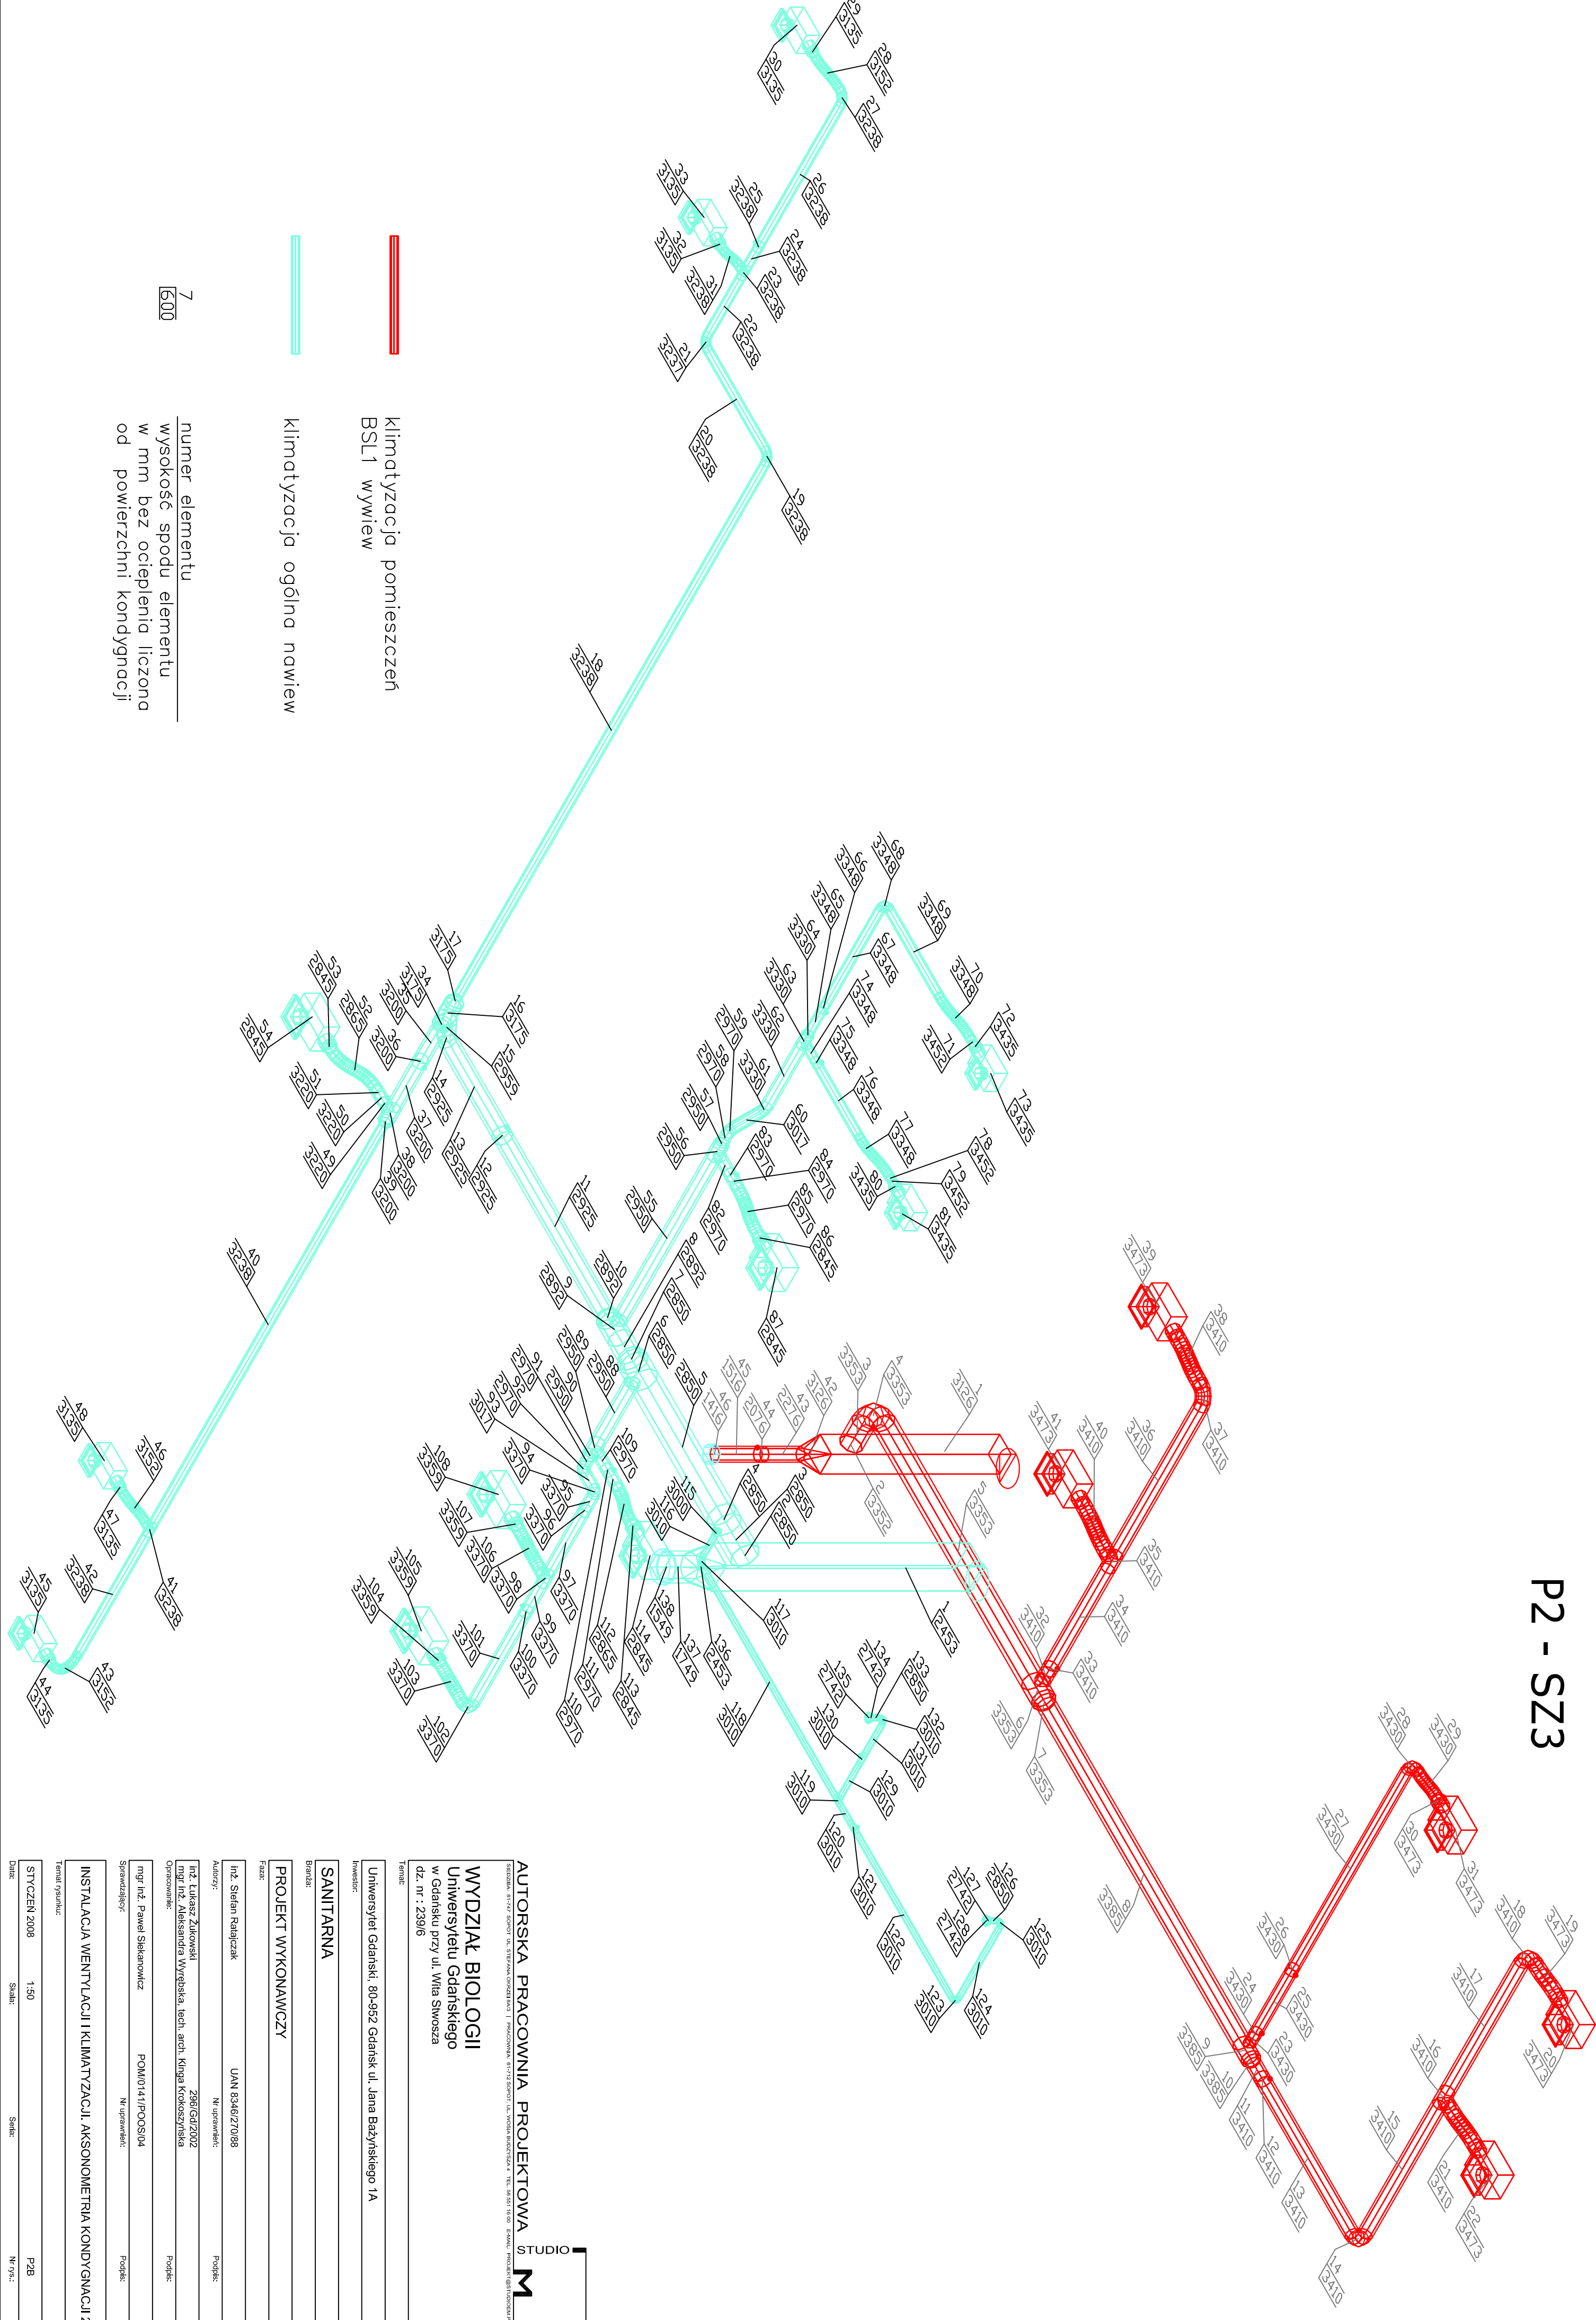

7  
600

numer elementu  
wysokość spodu elementu  
w mm bez ocieplenia liczona  
od powierzchni kondygnacji

klimatyzacja pomieszczeń  
BSL1 wywiew

klimatyzacja ogólna nawiew

AUTORSKA PRACOWNIA PROJEKTOWA  
STUDIO  
M

WYDZIAŁ BIOLOGII  
Uniwersytetu Gdańskiego  
w Gdańsku przy ul. Włcha Słowicza  
dz. nr. 238/6

Temat:

Uniwersytet Gdański, 80-952 Gdańsk ul. Jana Bażyńskiego 1A

Inwestor:

SANITARNIA

Biuro:

PROJEKT WYKONAWCZY

Pracownia:

mgr inż. Sławomir Radziński UAN 5346/27085

Autorzy:

mgr inż. Łukasz Zawadowski 29654/2002

Opracowanie:

mgr inż. Paweł Sidorowicz POM014/1P00504

Stwierdzenie:

Instalacja wentylacji i klimatyzacji aksonometria kondygnacji 2

Temat projektu:

STYCZEŃ 2008

Skala:

1:50

Strona:

P2B

Nr rys.: