
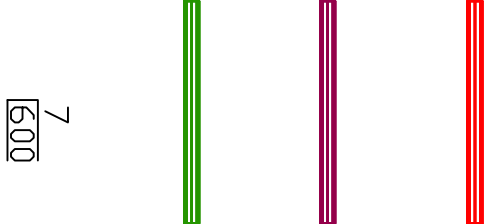


P3 - SZ4

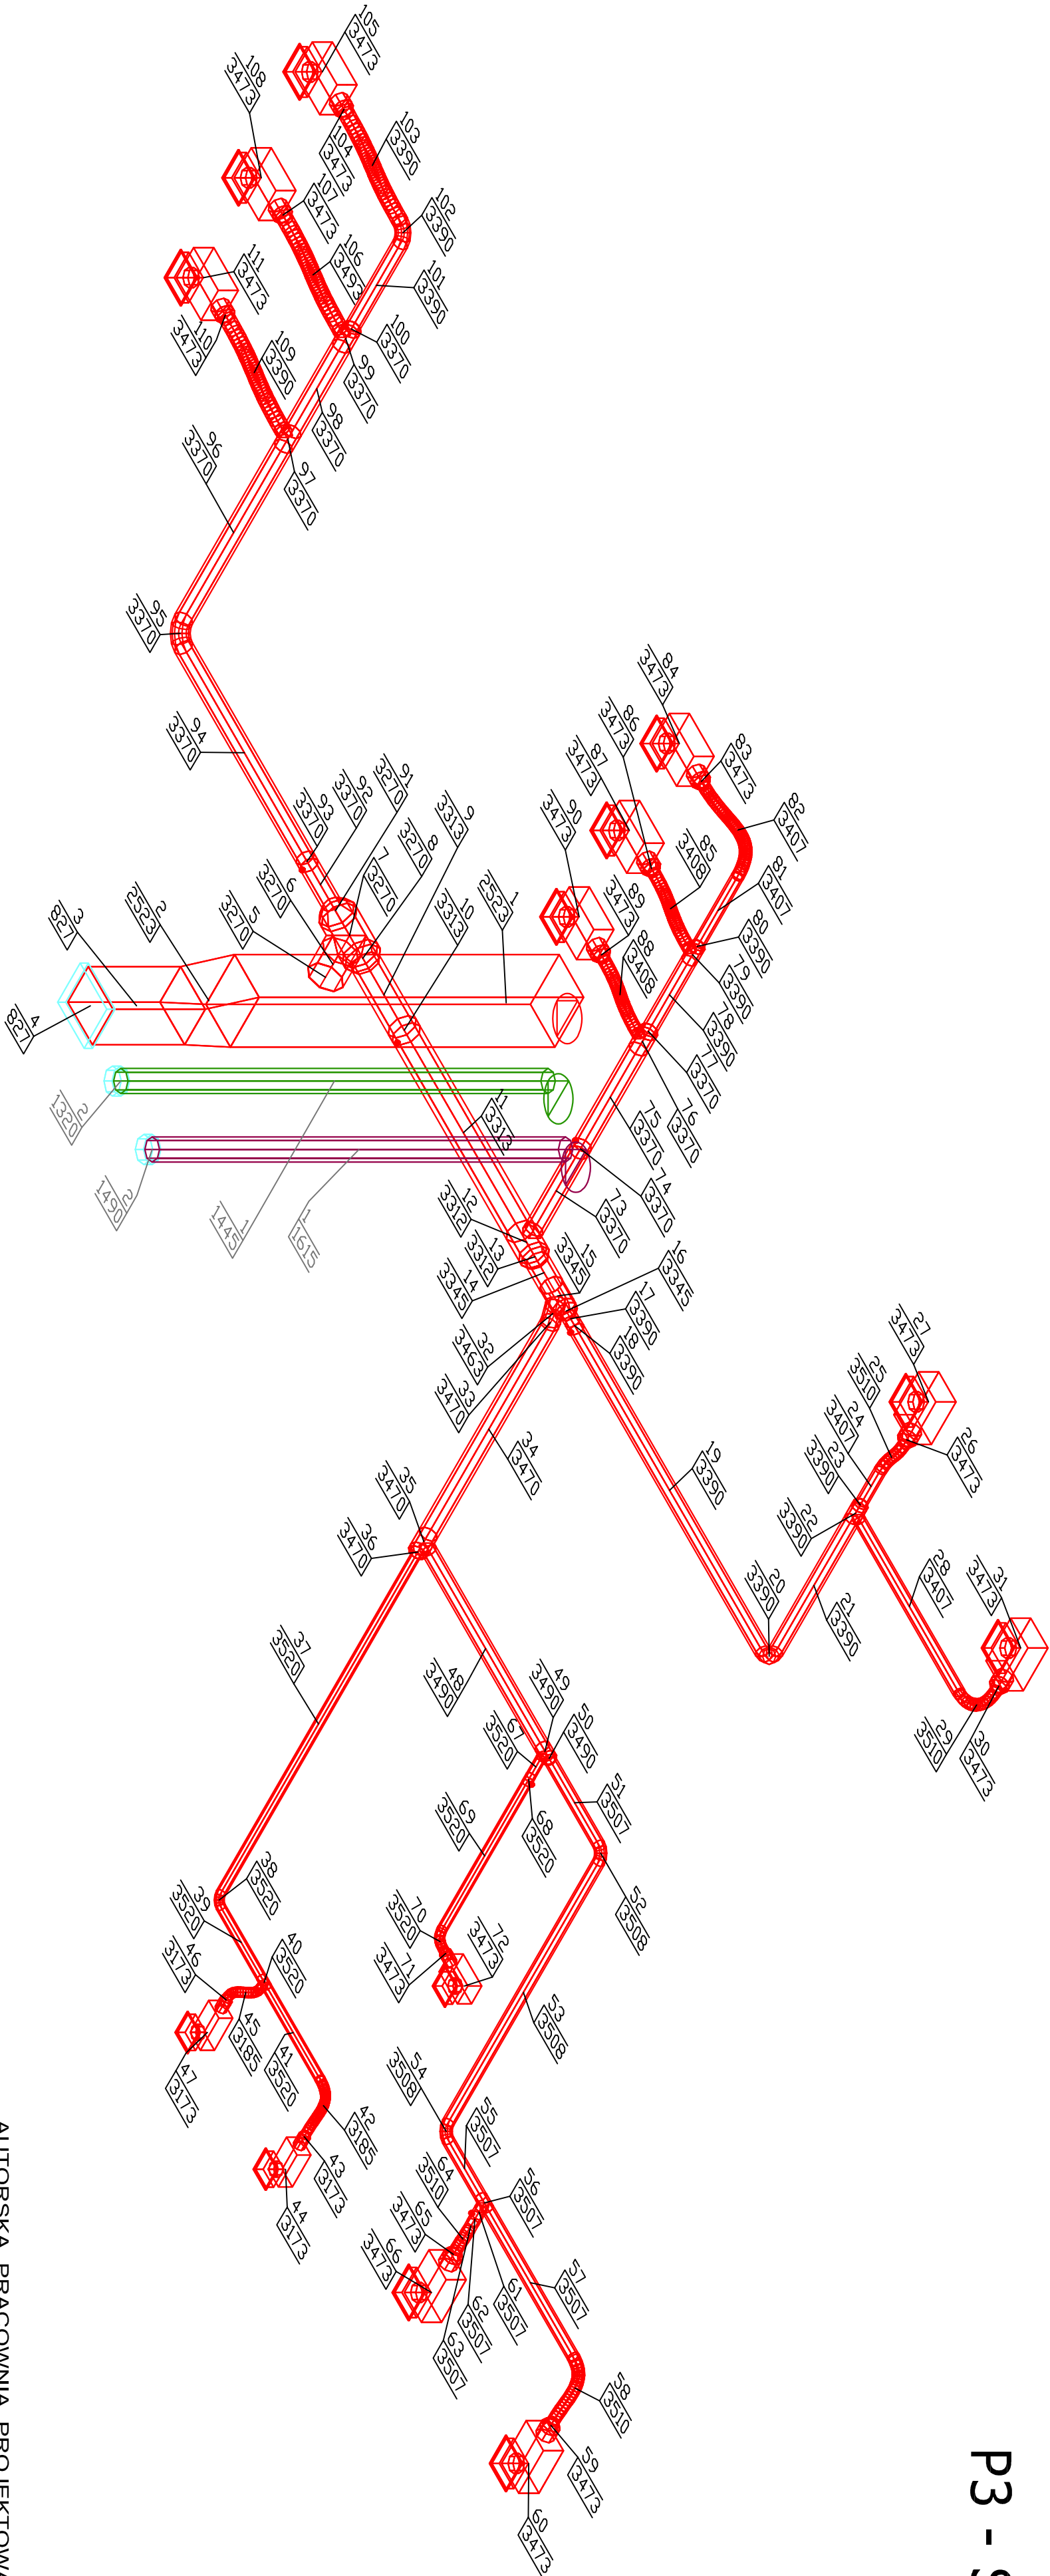

klimatyzacja pomieszczeń
BSL1 wywiew

klimatyzacja pomieszczeń
BSL2 nawiew

klimatyzacja pomieszczeń
BSL2 nawiew

numer elementu
wysokość spodu elementu
w mm bez ocieplenia liczona
od powierzchni kondygnacji

AUTORSKA PRACOWNIA PROJEKTOWA
STUDIO
M

WYDZIAŁ BIOLOGII
Uniwersytetu Gdańskiego
w Gdańsku przy ul. Wita Stwosza
dz. nr : 239/6

Temat:

Investor:
Uniwersytet Gdański, 80-952 Gdańsk ul. Jana Bażyńskiego 1A

Investor:

SANITARNA

Brutto:

PROJEKT WYKONAWCZY

Faza:

Inst. Stefan Ratajczak

Autor:

mgr inż. Aleksandra Wysocka, tech. arch. Kinga Krokoszynska

Opis:

mgr inż. Paweł Sikorowicz

Stwierdzenie:

INSTALACJA WENTYLACJI I KLIMATYZACJI, AKSONOMETRIA KONDYGNACJI 3

Temat rysunku:

STYCZEN 2008

Data:

Skala:

1:50

Strona:

P3B

Nr rys.: