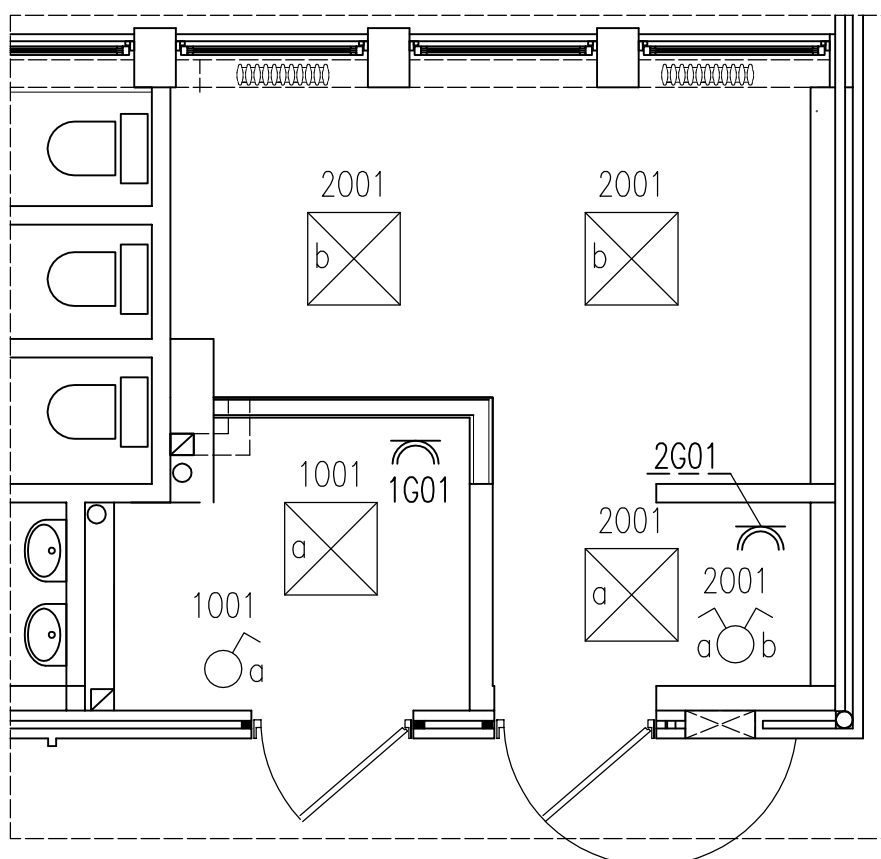


BUDYNEK "B"**węzły sanitarne
"B" i "C"****UWAGI**

Obwód oświetlenia oraz gniazd wtyczkowych 230V
ogólnego przeznaczenia zasilany będzie z istniejącej
rozdzielniczy znajdującej się na parterze po drugiej
stronie holu w odległości l=6,5m od pomieszczenia WC

Legenda:


Symbol	Nazwa
	CAN LUX E600 418 PO 4xL 18W/830
	ŁĄCZNIK ŚWIECZNIKOWY 16A, 230V, IP44
	ŁĄCZNIK JEDNOBIEGUNOWY 16A, 230V, IP44
	GNIAZDO WTYCZKOWE p/t 2P+Z, 16A, 230V, IP44

STUDIO PROJEKTOWE „SIM” IWONA I SŁAWOMIR SMYCZYŃSCY S.C. 80-175 GDAŃSK, UL. ORZECHOWA 5		INWESTOR UNIwersytet Gdański UL. BAZYŃSKIEGO 1a 80-952 GDAŃSK	
Nazwa Projektu PROJEKT BUDOWLANO - WYKONAWCZY REMONTU WĘZŁÓW WC A, B i C		OBIEKT WYDZIAŁ EKONOMICZNY UG 81- 824 SOPOT UL. ARMII KRAJOWEJ 119/121	
Nazwa Rysunku Plan instalacji elektrycznych - budynek B			
OPRACOWAŁ mgr Inz. TOMASZ KIEDROWSKI	PODPIS	DATA 07.2009	NR RYS. E-01
SPRAWDZIŁ mgr inż. ANTONI PONIECKI upraw.bud. nr 954/GD/82		SKALA 1:50	

BUDYNEK "A"

wezeł sanitarny "A"

projektowany obwód oświetlenia
przyłączyć do istniejącej
puszki rozgałęźnej

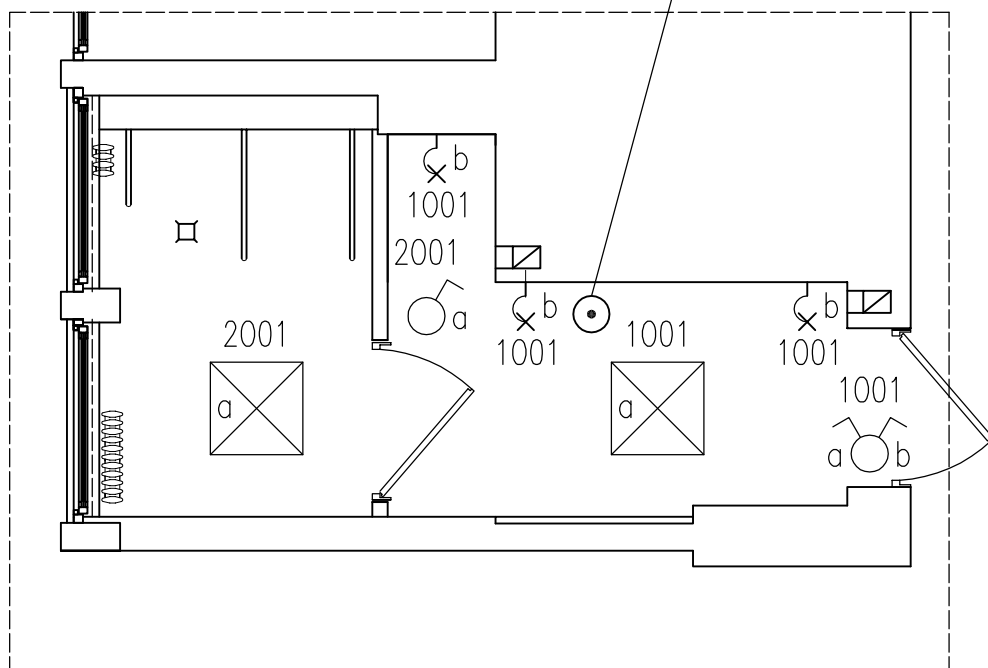

Legenda:

Symbol	Nazwa
	CAN LUX A 418 PO 4xL 18W/830
	SOLAR NEW Ø250 1x60W
	ŁĄCZNIK ŚWIECZNIKOWY 16A, 230V, IP44
	ŁĄCZNIK JEDNOBIEGUNOWY 16A, 230V, IP44

STUDIO PROJEKTOWE „SIM” IWONA I SŁAWOMIR SMYCZYŃSCY S.C. 80-175 GDAŃSK, UL. ORZECHOWA 5		INWESTOR UNIWERSYTET GDAŃSKI UL. BAZYŃSKIEGO 1a 80-952 GDAŃSK	
NAZWA PROJEKTU PROJEKT BUDOWLANO - WYKONAWCZY REMONTU WĘZŁÓW WC A, B i C		OBIEKT WYDZIAŁ EKONOMICZNY UG 81- 824 SOPOT UL. ARMII KRAJOWEJ 119/121	
NAZWA RYSUNKU Plan instalacji elektrycznych - budynek A			
OPRACOWAŁ mgr Inz. TOMASZ KIEDROWSKI	PODPIS	DATA 07.2009	NR RYS. E-02
SPRAWDZIŁ mgr inż. ANTONI PONIECKI upraw.bud. nr 954/GD/82		SKALA 1:50	

SYMBOL ROZDZ .	Tablica elektryczna – budynek B																					
APARATY W TORZE GŁÓWNYM	część istniejąca 3x50Hz, 400/230V L1,L2,L3 (istn.) (istn.) (istn.) istniejące obwody N PE (istn.) część projektowana 1QF1 CLS6-B10 (proj.) 1QF2 CKN6 B16 30mA (proj.) 001-W1 (proj.) YDY3x1,5 x4 1001 2001 G01-W1 (proj.) YDY3x2,5 x2 1G01 2G01																					
NAZWA PRZEZNACZ. OBWODU	ZASILANIE			OBWÓD OŚWIETLENIOWY	OBWÓD GNIAZD WTYCZKOWYCH 230V OGÓLNEGO PRZEZNACZ.																	
MOC ZAINSTALOW.	—			0,3 kW	—																	
	<table><tr><td colspan="2">STUDIO PROJEKTOWE „SIM” IWONA I SŁAWOMIR SMYCZYŃSCY S.C. 80-175 GDAŃSK, UL. ORZECHOWA 5</td><td colspan="2">INWESTOR UNIwersytet Gdański UL. BAZYŃSKIEGO 1a 80-952 GDAŃSK</td></tr><tr><td colspan="2">NAZWA PROJEKTU PROJEKT BUDOWLANO - WYKONAWCZY REMONTU WEZŁÓW WC A, B i C</td><td colspan="2" rowspan="2">OBIEKT WYDZIAŁ EKONOMICZNY UG 81- 824 SOPOT UL. ARMII KRAJOWEJ 119/121</td></tr><tr><td colspan="2">NAZWA RYSUNKU Tablica elektryczna - budynek B</td></tr><tr><td>OPRACOWAŁ mgr Inz. TOMASZ KIEDROWSKI</td><td>PODPIS</td><td>DATA 07.2009</td><td rowspan="2">NR RYS. E-03</td></tr><tr><td>SPRAWDZIŁ mgr inż. ANTONI PONIECKI upraw.bud. nr 954/GD/82</td><td></td><td>SKALA 1:50</td></tr></table>					STUDIO PROJEKTOWE „SIM” IWONA I SŁAWOMIR SMYCZYŃSCY S.C. 80-175 GDAŃSK, UL. ORZECHOWA 5		INWESTOR UNIwersytet Gdański UL. BAZYŃSKIEGO 1a 80-952 GDAŃSK		NAZWA PROJEKTU PROJEKT BUDOWLANO - WYKONAWCZY REMONTU WEZŁÓW WC A, B i C		OBIEKT WYDZIAŁ EKONOMICZNY UG 81- 824 SOPOT UL. ARMII KRAJOWEJ 119/121		NAZWA RYSUNKU Tablica elektryczna - budynek B		OPRACOWAŁ mgr Inz. TOMASZ KIEDROWSKI	PODPIS	DATA 07.2009	NR RYS. E-03	SPRAWDZIŁ mgr inż. ANTONI PONIECKI upraw.bud. nr 954/GD/82		SKALA 1:50
STUDIO PROJEKTOWE „SIM” IWONA I SŁAWOMIR SMYCZYŃSCY S.C. 80-175 GDAŃSK, UL. ORZECHOWA 5		INWESTOR UNIwersytet Gdański UL. BAZYŃSKIEGO 1a 80-952 GDAŃSK																				
NAZWA PROJEKTU PROJEKT BUDOWLANO - WYKONAWCZY REMONTU WEZŁÓW WC A, B i C		OBIEKT WYDZIAŁ EKONOMICZNY UG 81- 824 SOPOT UL. ARMII KRAJOWEJ 119/121																				
NAZWA RYSUNKU Tablica elektryczna - budynek B																						
OPRACOWAŁ mgr Inz. TOMASZ KIEDROWSKI	PODPIS	DATA 07.2009	NR RYS. E-03																			
SPRAWDZIŁ mgr inż. ANTONI PONIECKI upraw.bud. nr 954/GD/82		SKALA 1:50																				