


WYDZIAŁ EKONOMICZNY

BUDYNEK "A"

wezeł sanitarny "A"

Duofix - element montażowy
do WC dla niepełnosprawnych
sigma H 112

Duofix - element
montażowy do
umywalki

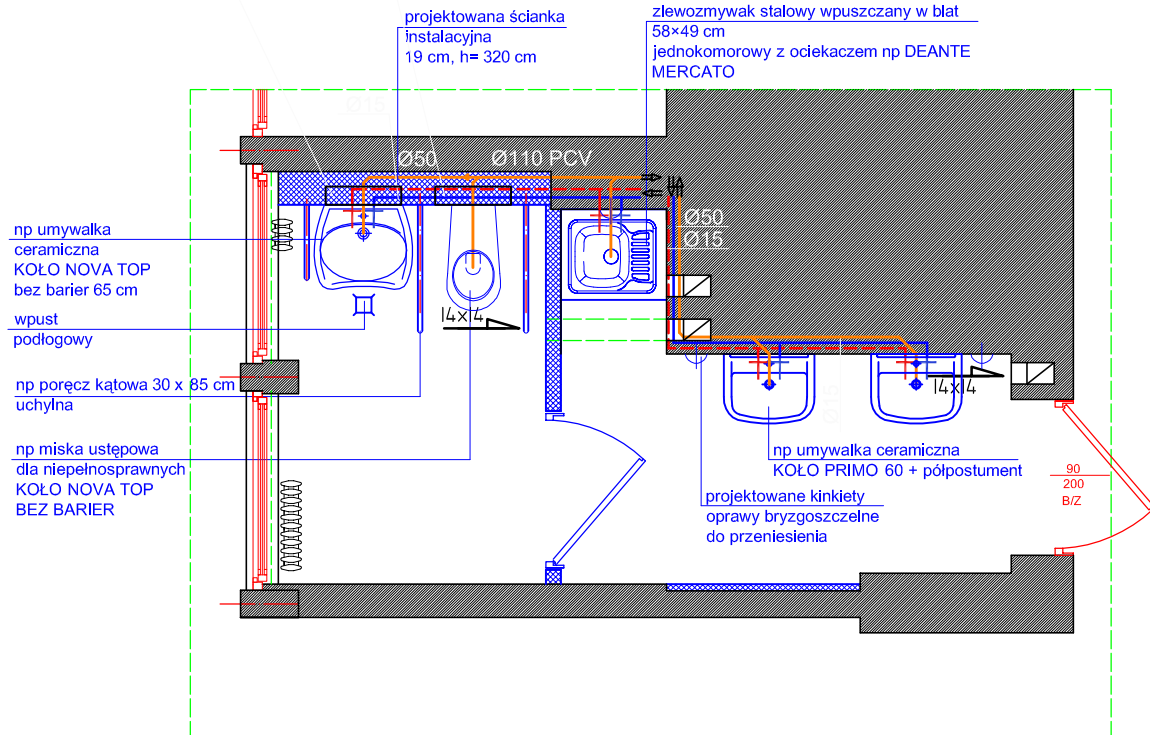

UWAGA:

1. Projektowane przewody wodociągowe i kanalizacyjne ułożyć w istniejących bruzdach
2. Projektowany wpust podłogowy DN70 podłączyć do przewodu istniejącego pod stropem piwnicy.
3. Przy umywalkach zastosować baterie stojące z jednym uchwytem



ROZBIÓRKI/ DEMONTAŻE



PRACE BUDOWLANE PROJEKTOWANE



ELEMENTY ISTNIEJĄCE

STUDIO PROJEKTOWE „SIM” IWONA I SŁAWOMIR SMYCZYŃSCY S.C. 80-175 GDAŃSK, UL. ORZECHOWA 5		INWESTOR UNIWERSYTET GDAŃSKI UL. BAZYŃSKIEGO 1a 80-952 GDAŃSK	
NAZWA PROJEKTU PROJEKT BUDOWLANO - WYKONAWCZY REMONTU WĘZŁÓW WC A, B i C		OBIEKT WYDZIAŁ EKONOMICZNY UG 81- 824 SOPOT UL. ARMII KRAJOWEJ 119/121	
NAZWA RYSUNKU PROJEKT INST. WOD-KAN RZUT WĘZŁA "A"			
PROJEKTANT mgr inż. bud. SŁAWOMIR SMYCZYŃSKI upr. bud nr 115/Gd/02	PODPIS	DATA 05.2009	NR RYS. S-1 Pr
PROJEKTANT inż. WACŁAW GŁOWINKOWSKI nr upr. 785 / 64		SKALA 1:50	