



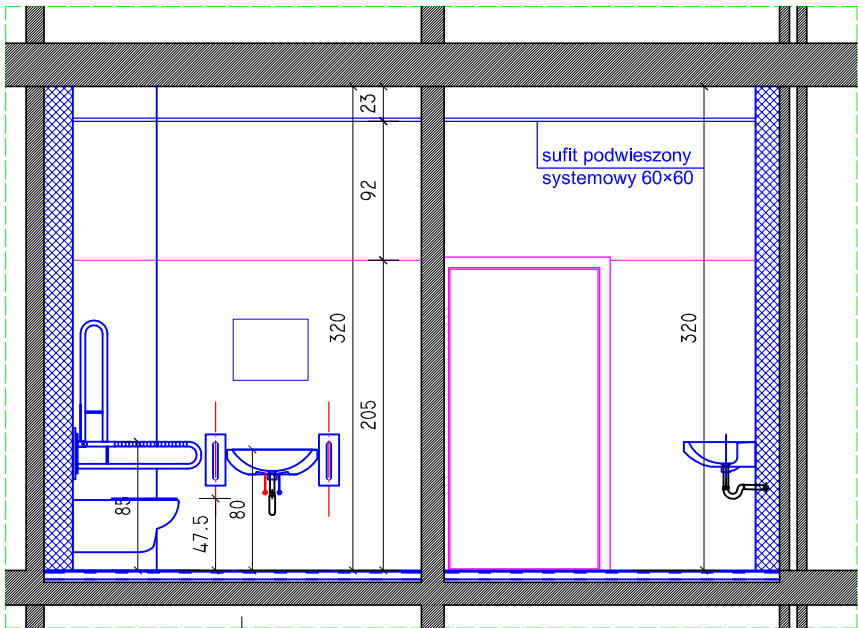

widok B-B

terrakota antypoślizgowa na kleju 1 cm
warstwa wodoszczelna, np. "Woder"
wylewka betonowa 5cm
Folia izolacyjna
Styropian EPS 100-038 2cm
Folia izolacyjna
Istniejący strop

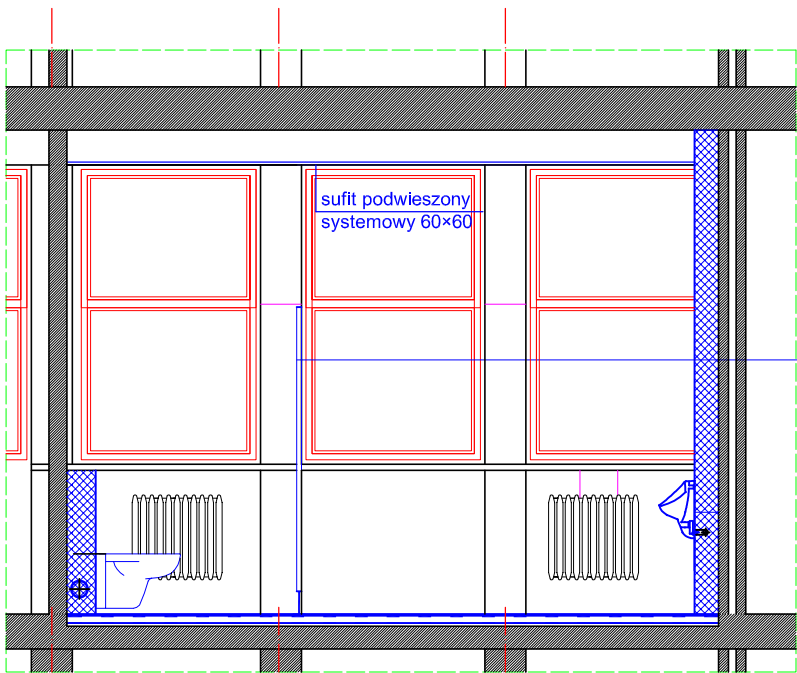

widok A-A

ścianki systemowe h=203 cm
z płyty wiórowej 30 mm
obustronnie powlekane żywicą
melaminową,
np SOLMET, drzwi "90"

STUDIO PROJEKTOWE „SIM” IWONA I SŁAWOMIR SMYCZYŃSCY S.C. 80-175 GDAŃSK, UL. ORZECHOWA 5		INWESTOR UNIwersytet Gdański UL. BAZYŃSKIEGO 1a 80-952 GDAŃSK	
NAZWA PROJEKTU PROJEKT BUDOWLANO - WYKONAWCZY REMONTU WĘZŁÓW WC A, B i C		OBIEKT WYDZIAŁ EKONOMICZNY UG 81- 824 Sopot UL. ARMII KRAJOWEJ 119/121	
NAZWA RYSUNKU PROJEKT INST. WOD-KAN WIDOKI A-A, B-B WĘŻŁA "B" i "C"			
PROJEKTANT mgr inż. bud SŁAWOMIR SMYCZYŃSKI upr. bud nr 115/Gd/02	PODPIS	DATA 05.2009	NR RYS. S-4 Pr
PROJEKTANT inż. WACŁAW GŁOWINKOWSKI nr upr. 785 / 64		SKALA 1:50	