



BUDYNEK "B"

wezły sanitarne
"B" i "C"

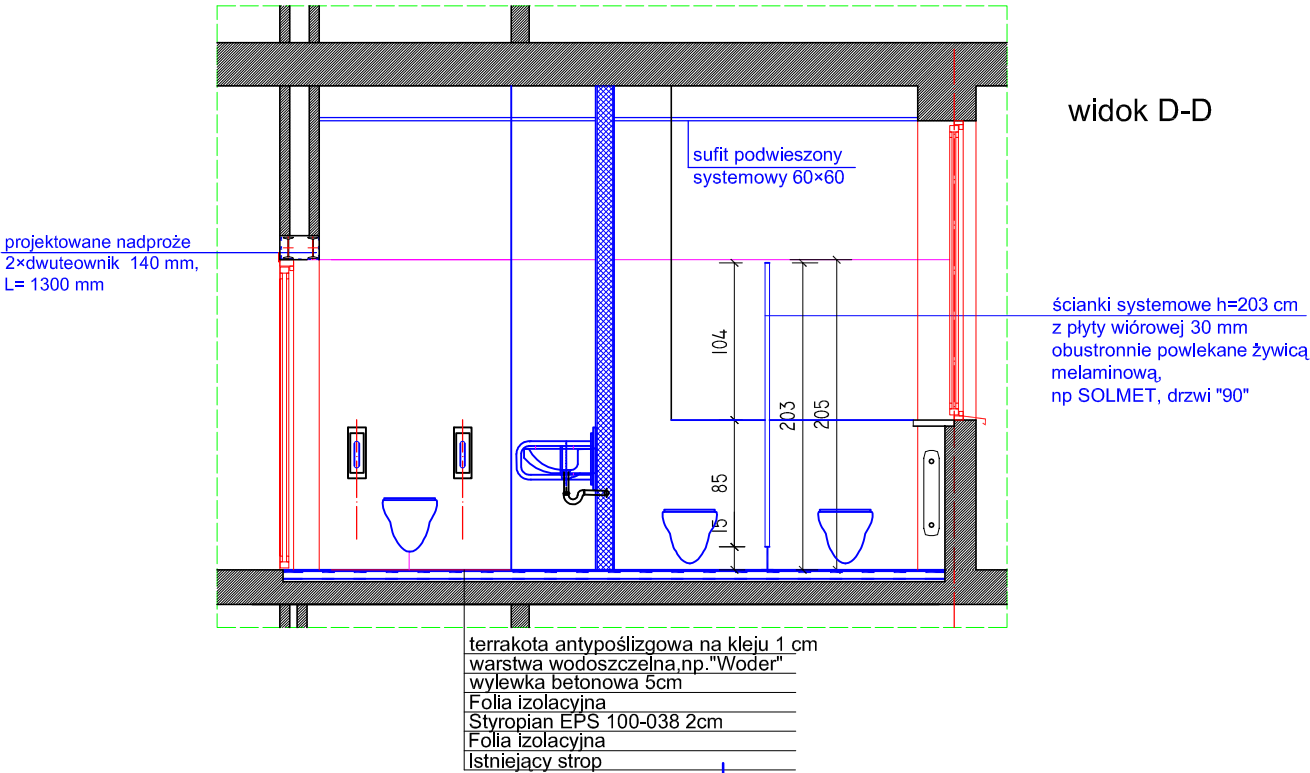

widok D-D

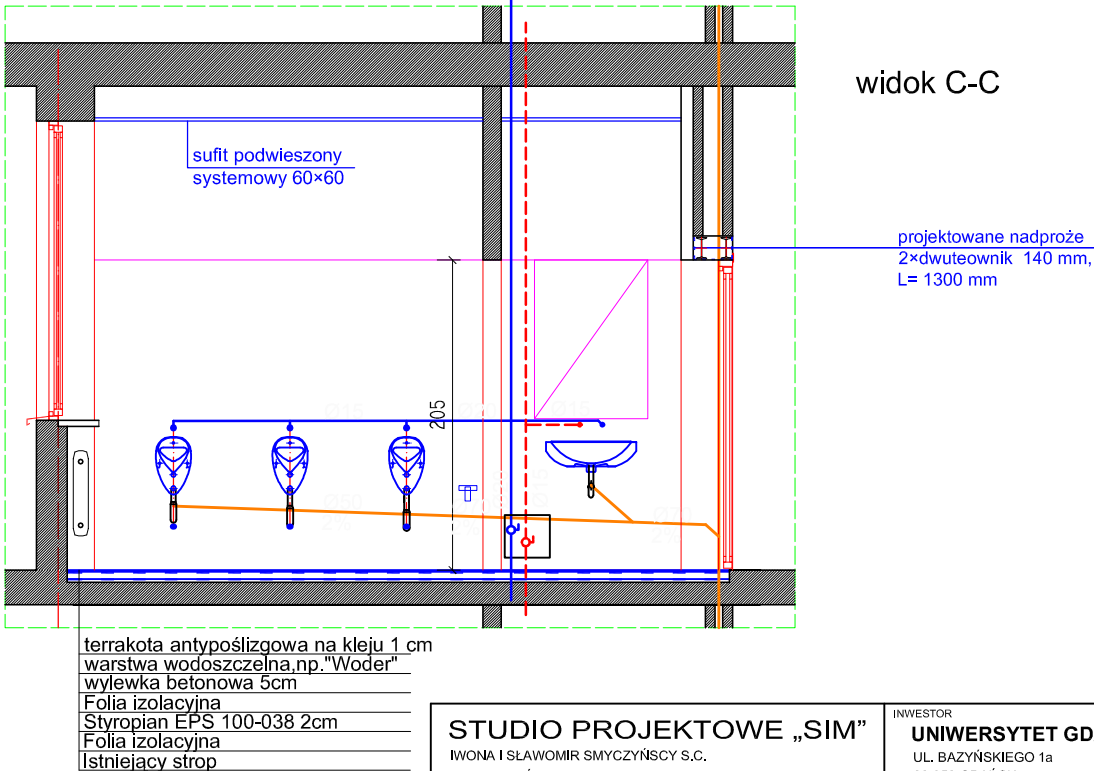

widok C-C

STUDIO PROJEKTOWE „SIM” IWONA I SŁAWOMIR SMYCZYŃSCY S.C. 80-175 GDAŃSK, UL. ORZECHOWA 5		INWESTOR UNIwersytet Gdański UL. BAZYŃSKIEGO 1a 80-952 GDAŃSK	
NAZWA PROJEKTU PROJEKT BUDOWLANO - WYKONAWCZY REMONTU WĘZŁÓW WC A, B i C		OBIEKT WYDZIAŁ EKONOMICZNY UG 81- 824 SOPOT UL. ARMII KRAJOWEJ 119/121	
NAZWA RYSUNKU PROJEKT INST. WOD-KAN WIDOKI D-D i C-C			
PROJEKTANT mgr inż. bud SŁAWOMIR SMYCZYŃSKI upr. bud nr 115/Gd/02	PODPIS	DATA 05.2009	NR RYS. S-5 Pr
PROJEKTANT inż. WACŁAW GŁOWINKOWSKI nr upr. 785 / 64		SKALA 1:50	